






1 Planta Baixa - Hidráulico
1 : 200

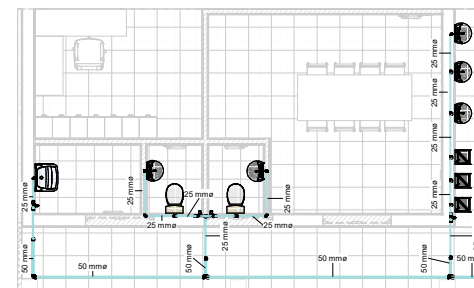


2 Planta Baixa Detalhe 1

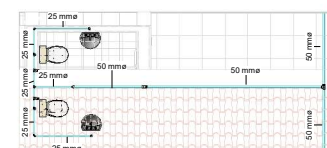


3 Planta Baixa Detalhe 2

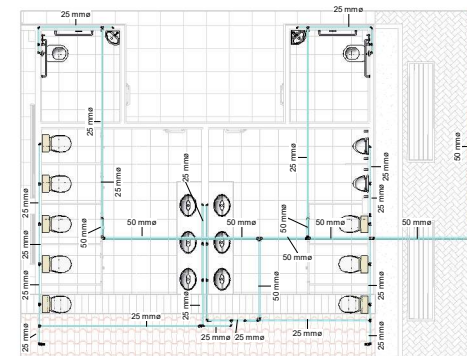


4 Planta Baixa Detalhe 3


 GOVERNO DO ESTADO DO PIAUÍ	
SEDUC - SECRETARIA DE ESTADO DA EDUCAÇÃO	
DEPARTAMENTO: Gerência de Arquitetura e Engenharia	DESENHO: IHS
TÍTULO DO PROJETO: U.E. FRANCISCO ANTÔNIO DA SILVA	FRANCHA: 01/04
ENDEREÇO DO SERVIÇO: U.E. FRANCISCO ANTÔNIO DA SILVA	DATA DA VISITA: 20/01/2021
MUNICÍPIO: SÃO BRAZ - PI	ZONA: URBANA
TIPO DE PROJETO: Reforma e Ampliação	ESCALA: 1 : 200
ENGENHEIRO CIVIL: Bruna Leal Melo de Oliveira , CREA 1914819799	REVISÃO: 1 : 200
ARQUITETO DO PROJETO: Mário Tereza Vitor	DATA DE EMISSÃO: 20/01/2021
REGISTRO CAU: FASE	DESENHO: Author
TÍTULO DO DESENHO: PROJETO BÁSICO - HIDRÁULICA - PLANTA BAIXA	

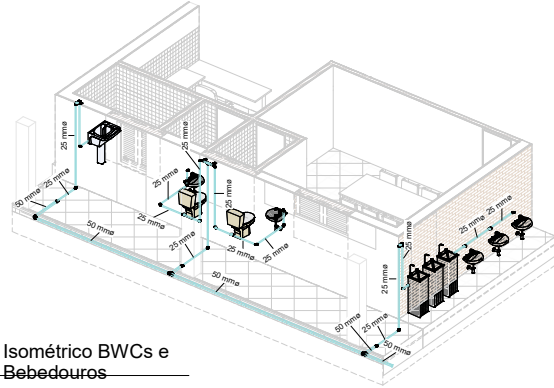


1 Isométrico BWCs e Bebedouros

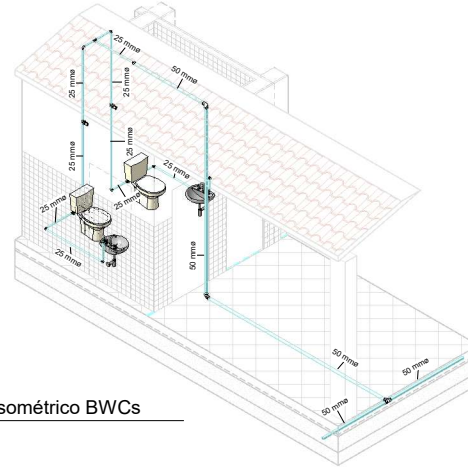


2 Isométrico BWCs

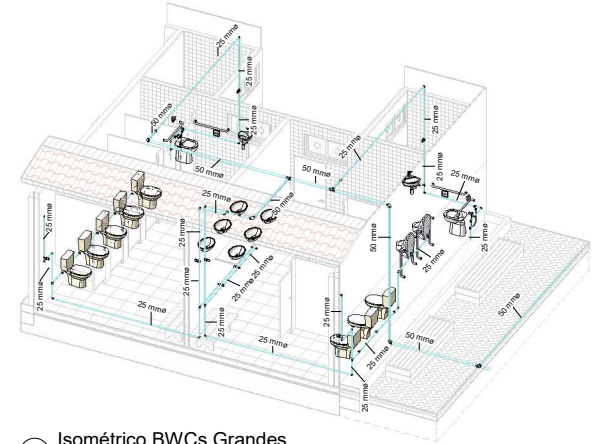


3 Isométrico BWCs Grandes

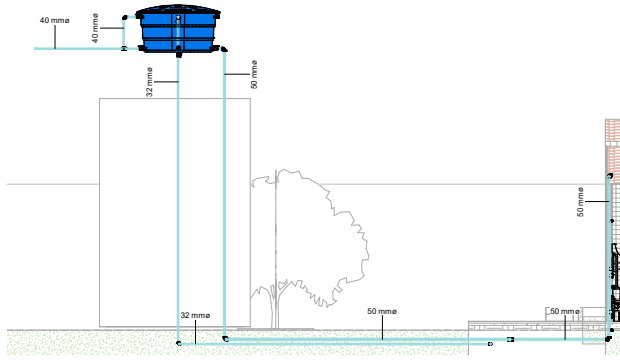

4 Corte 1 - Caixa D'água
1 : 50

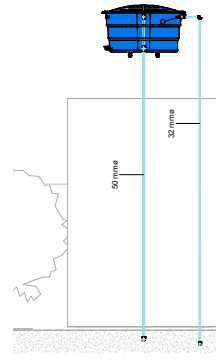

5 Corte 2 - Caixa D'água
1 : 50

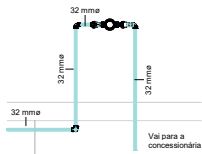

6 Detalhe Hidrômetro
1 : 25

Tubos		
Descrição	Diâmetro	Comprimento
Sanitário		
Pipe Types: PVC - Água Fria - Tubo Soldável Tigre	40 mm	0.08
Água fria doméstica		
Pipe Types: PVC - Água Fria - Tubo Soldável Tigre	25 mm	88.67
Pipe Types: PVC - Água Fria - Tubo Soldável Tigre	32 mm	71.45
Pipe Types: PVC - Água Fria - Tubo Soldável Tigre	40 mm	3.23
Pipe Types: PVC - Água Fria - Tubo Soldável Tigre	50 mm	101.37

Conexões	
Descrição	Quantidade
Bucha de Redução Soldável Curta 32x25mm, PVC Marrom, Água Fria - TIGRE	2
Bucha de Redução Soldável Longa 50x25mm, PVC Marrom, Água Fria - TIGRE	6
Joelho 90° Soldável 25mm, PVC Marrom, Água Fria - TIGRE	46
Joelho 90° Soldável 32mm, PVC Marrom, Água Fria - TIGRE	6
Joelho 90° Soldável 40mm, PVC Marrom, Água Fria - TIGRE	1
Joelho 90° Soldável 50mm, PVC Marrom, Água Fria - TIGRE	10
Joelho 90° Soldável com Bucha de Latão 25 x 3/4", PVC Marrom, Água Fria - TIGRE	14
Tê Soldável 25mm, PVC Marrom, Água Fria - TIGRE	9
Tê Soldável 40mm, PVC Marrom, Água Fria - TIGRE	1
Tê Soldável 50mm, PVC Marrom, Água Fria - TIGRE	6
Tê Soldável com Bucha de Latão na Bolsa Central 25 x 3/4", PVC Marrom, Água Fria - TIGRE	25

		GOVERNO DO ESTADO DO PIAUÍ	
		SEDUC - SECRETARIA DE ESTADO DA EDUCAÇÃO	
DEPARTAMENTO: Gerência de Arquitetura e Engenharia TÍTULO DO PROJETO: U.E. FRANCISCO ANTÔNIO DA SILVA		DESIGNO: IHS	
INDIQUE DO SERVIÇO: U.E. FRANCISCO ANTÔNIO DA SILVA MUNICÍPIO: SÃO BRAZ - PI ZONA: URBANA		DATA DA VISITA: 20/01/2021 DATA DE EMISSÃO: 20/01/2021	
TIPO DE PROJETO: Reforma e Ampliação		ESCALA: As indicated	
ENGENHEIRO CIVIL: Bruno Leal Melo de Oliveira, CREA 1914819799		DATA: 20/01/2021	
ARQUITETO DO PROJETO: Maria Tereza Vitor		DATA: 20/01/2021	
REGISTRO CAU: FASE: Status do projeto		DATA: 20/01/2021	
TÍTULO DO PROJETO: PROJETO BÁSICO - HIDRÁULICA - DETALHES E TABELAS		DATA: 20/01/2021	