
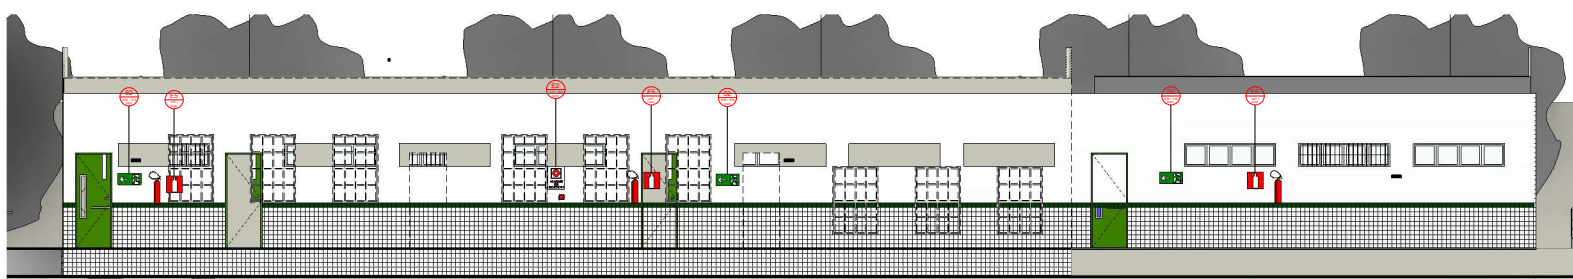



1 Planta Baixa - Incêndio  
1 : 100

		<b>GOVERNO DO ESTADO DO PIAUÍ</b>	
		SEDUC - SECRETARIA DE ESTADO DA EDUCAÇÃO	
DEPARTAMENTO: Gerência de Arquitetura e Engenharia		DESENHO: <b>INC</b>	
TÍTULO DO PROJETO: U.E. JOB DE MACEDO BRITO		FOLHA: <b>01/02</b>	
ENDEREÇO DO SERVIÇO: RUA FRANCISCO ALVES MENDES	ZONA: URBANA	ESCALA: 1 : 100	
MUNICÍPIO: COCAL DE TELHA - PI	TÍTULO DO PROJETO: Reforma e Ampliação		
PROFESSORA / FVW: Bruno Leal Melo de Oliveira, CREA 191.481/9799		DATA DA VISITA: 20/01/2021	
ARQUITETO DO PROJETO: Mário Tereza Vilar	DATA: Data de emissão	REVISÃO: Autor	
REGISTRO CAU: Fase	Status do projeto	DESENHO: Autor	
TÍTULO DO DESENHO: Planta Incêndio - Planta Baixa			




5 Detalhe Hall Salas de Aula

1 : 50

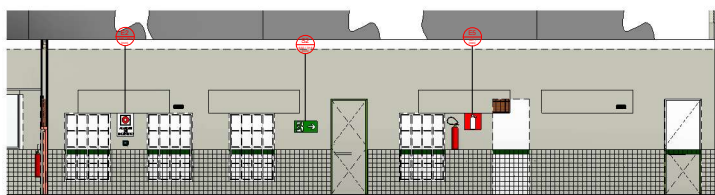


2 Detalhe Hall para Cantina

1 : 50

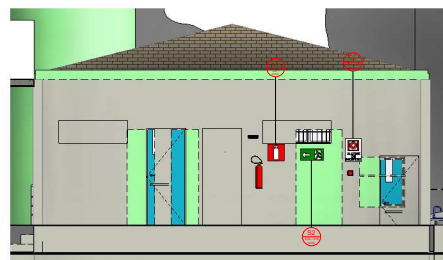

1 Detalhe Hall de Entrada

1 : 50

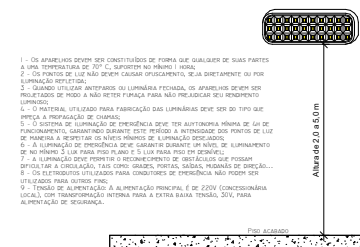


Luminária - Iluminação de Emergência

1 : 50

SINALIZAÇÃO DE ORIENTAÇÃO E SALVAMENTO - IT 20/2019				
CÓDIGO	SÍMBOLO	SIGNIFICADO	FORMA E COR	APLICAÇÃO
S1		SAÍDA DE EMERGÊNCIA	SÍMBOLO RETÂNGULO	INDICAÇÃO DA SAÍDA DE EMERGÊNCIA, COM OU SEM COMPLEMENTAÇÃO DO PICTOGRAMA FOTOLUMINESCENTE (SETA OU IMAGEM, OU AMBOS)
S2			FUNDO: VERDE	
S3			PICTOGRAMA: FOTOLUMINESCENTE	
S12			PICTOGRAMA: FOTOLUMINESCENTE	
A2		CUIDADO, RISCO DE INCÊNDIO	SÍMBOLO TRIÂNGULO	PRÓXIMO A LOCAIS ONDE HOUVER PRESEÇA DE MATERIAIS ALTAMENTE INFLAMÁVEIS
SINALIZAÇÃO DE EQUIPAMENTOS - IT 04/2019				
E5		EXTINTOR DE INCÊNDIO	SÍMBOLO QUADRADO	INDICAÇÃO DE LOCALIZAÇÃO DE EXTINTORES DE INCÊNDIO
SÍMBOLOS - IT 04/2019				
		PONTO DE ILUMINAÇÃO DE EMERGÊNCIA		
		CARGA DE PÔ ABC - 2-A20-BC / 3-A40-BC		


Legenda Sinalização Geral

1 : 40

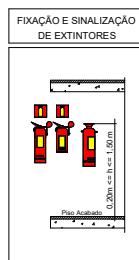

4 FIXAÇÃO E SINALIZAÇÃO DOS EXTINTORES

1 : 100

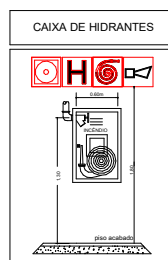

3 CAIXA DE HIDRANTES

1 : 100

QUANTITATIVO	
ITEM	QNTD.
Extintores Tipo ABC	9
Lâmpadas de emergência	26
Alarmes de incêndio	3
Hidrante 2 lances	-
Placa de sinalização S1	-
Placa de sinalização S2	7
Placa de sinalização S3	11
Placa de sinalização E2	3
Placa de sinalização E5	9
Placa de sinalização E7	-

		<b>GOVERNO DO ESTADO DO PIAUÍ</b>	
		SEDUC - SECRETARIA DE ESTADO DA EDUCAÇÃO	
DEPARTAMENTO:	Gestão de Arquitetura e Engenharia	DESENHO:	INC
TÍTULO DO PROJETO:	U.E. JOB DE MACEDO BRITO	FRANCHA:	02/02
ENDEREÇO DO SERVIÇO:	RUA FRANCISCO ALVES MENDES	ESCALA:	As Indicated
MUNICÍPIO:	COCAL DE TELHA - PI	DATA DA VISITA:	20/01/2021
TIPO DE PROJETO:	Reforma e Ampliação	REVISÃO:	
PROFESSORA / CIVIL:	Bruno Leal Melo de Oliveira, CREA 191481 9799	DATA DE EMISSÃO:	
ARQUITETO DO PROJETO:	Maria Tereza Vitor	DESENHO:	Autor
REGISTRO CAU:	FASE	STATUS DO PROJETO:	
TÍTULO DO DESENHO:	Plancha de Incêndio - Detalhamentos		