
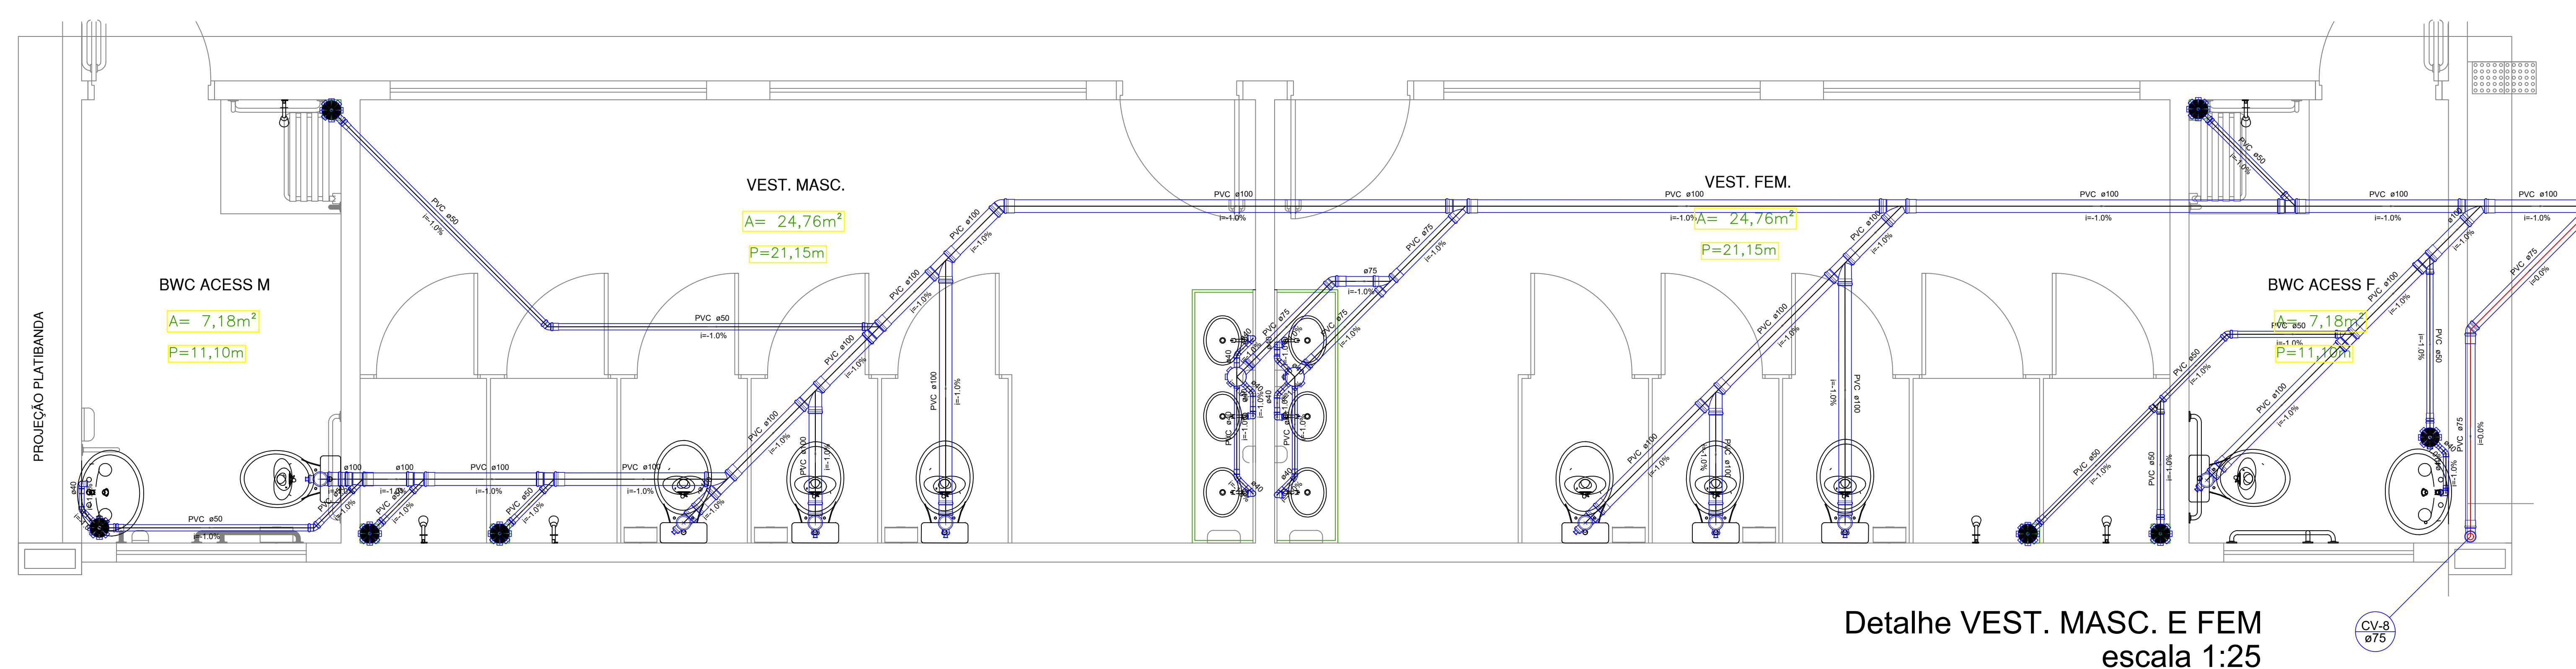
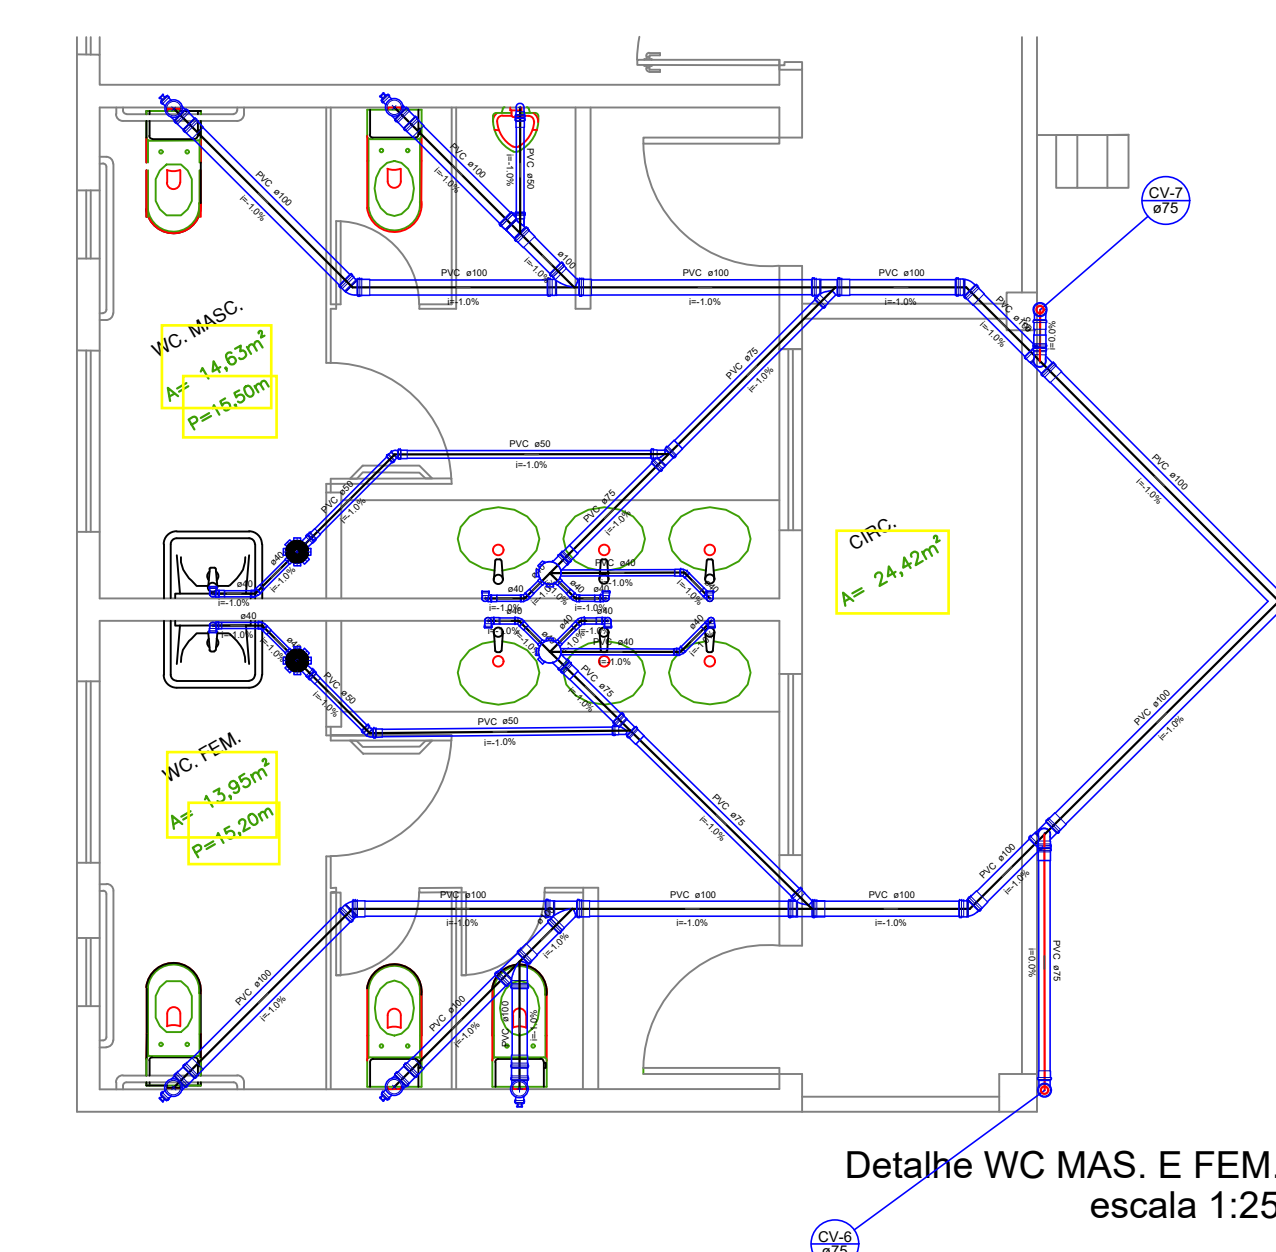
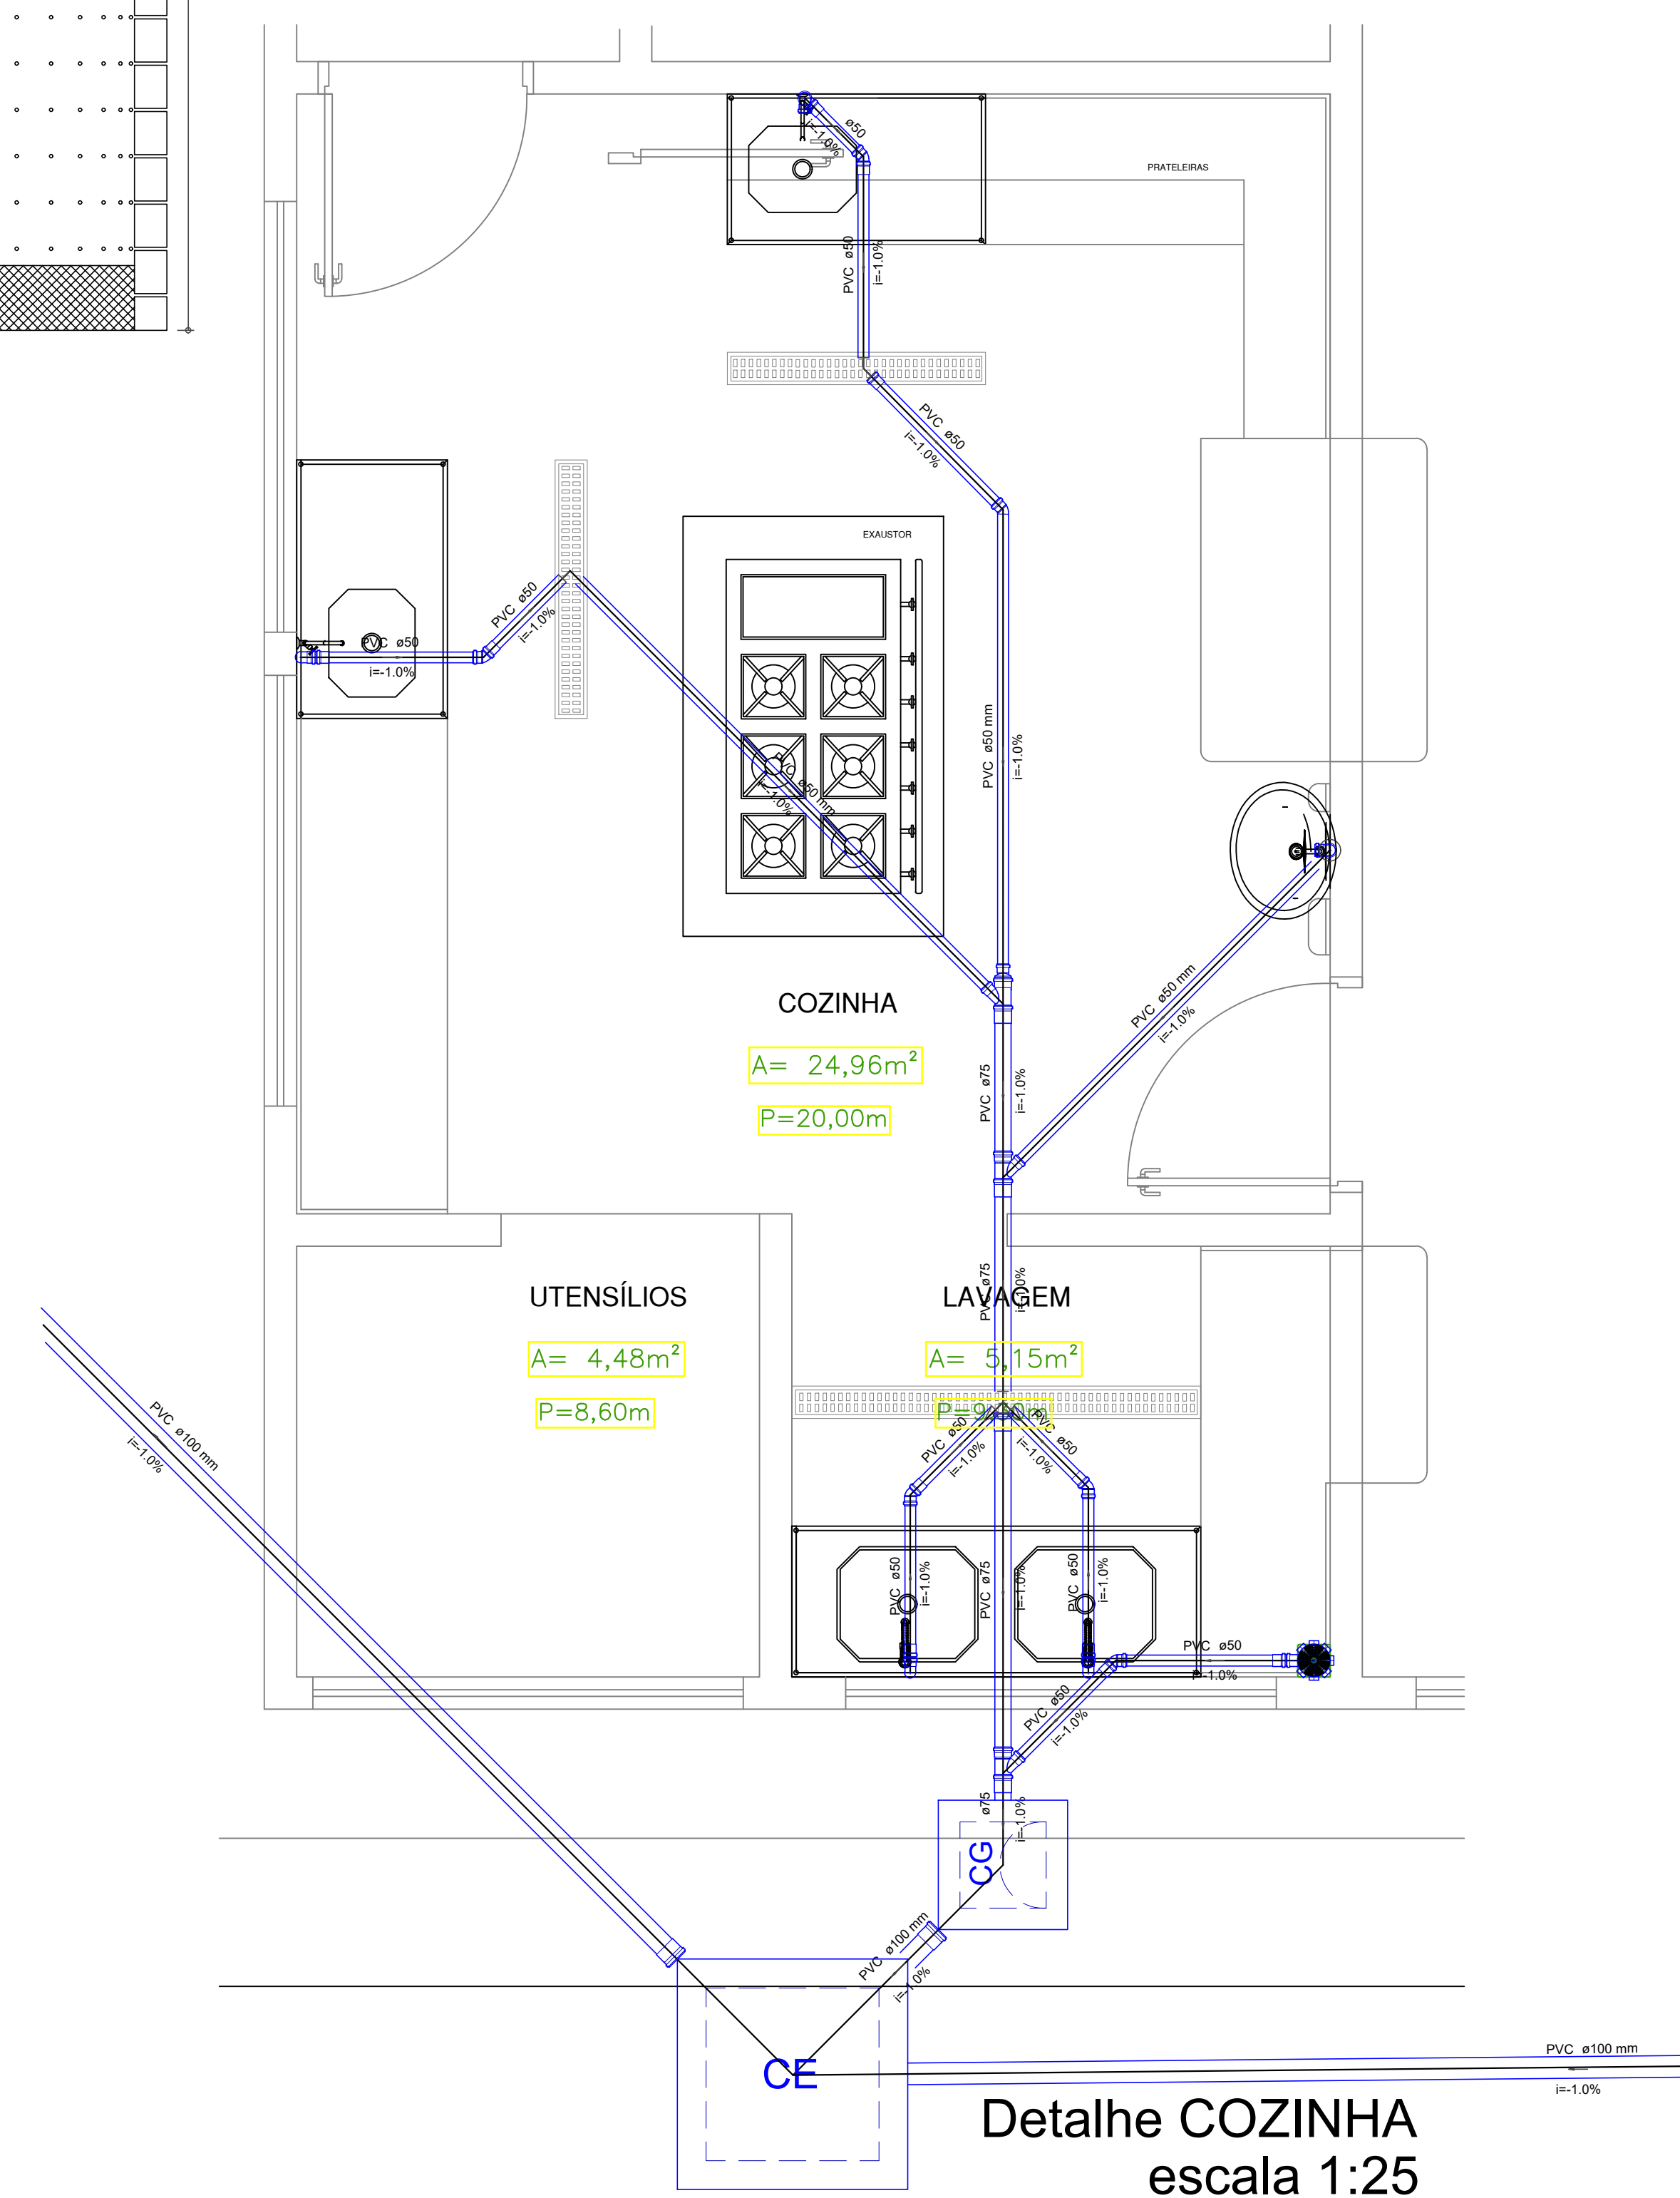
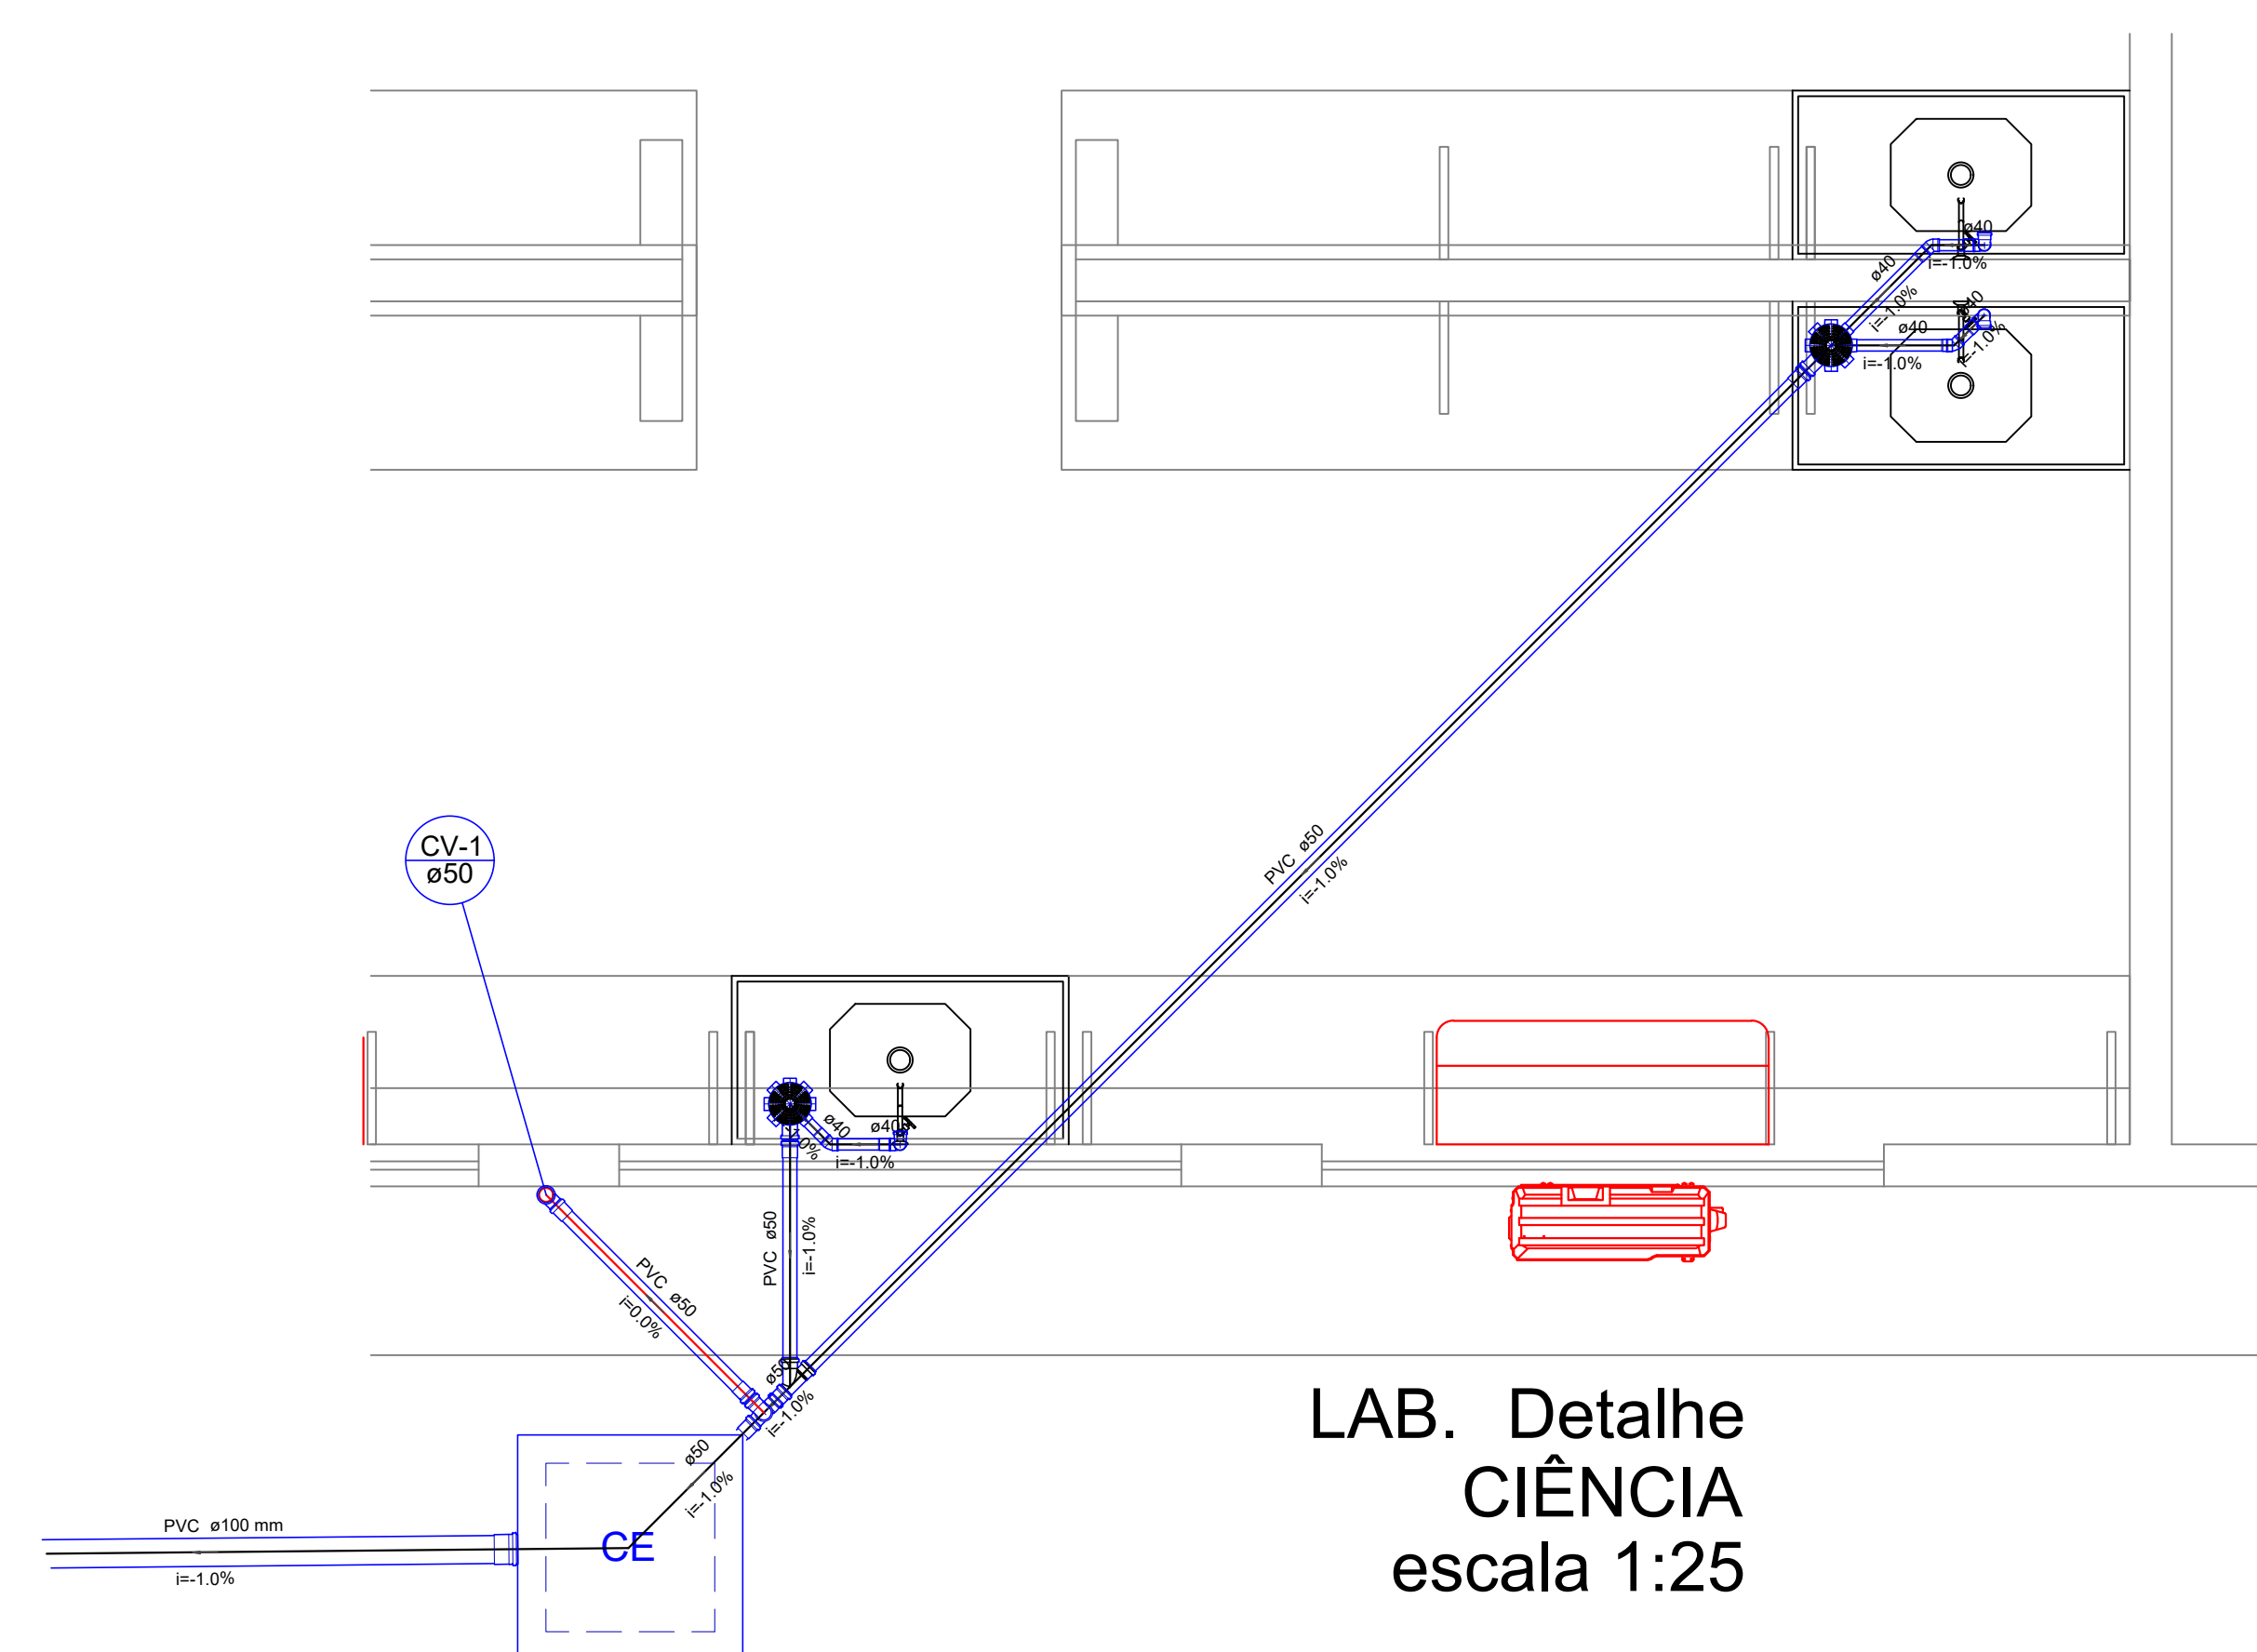
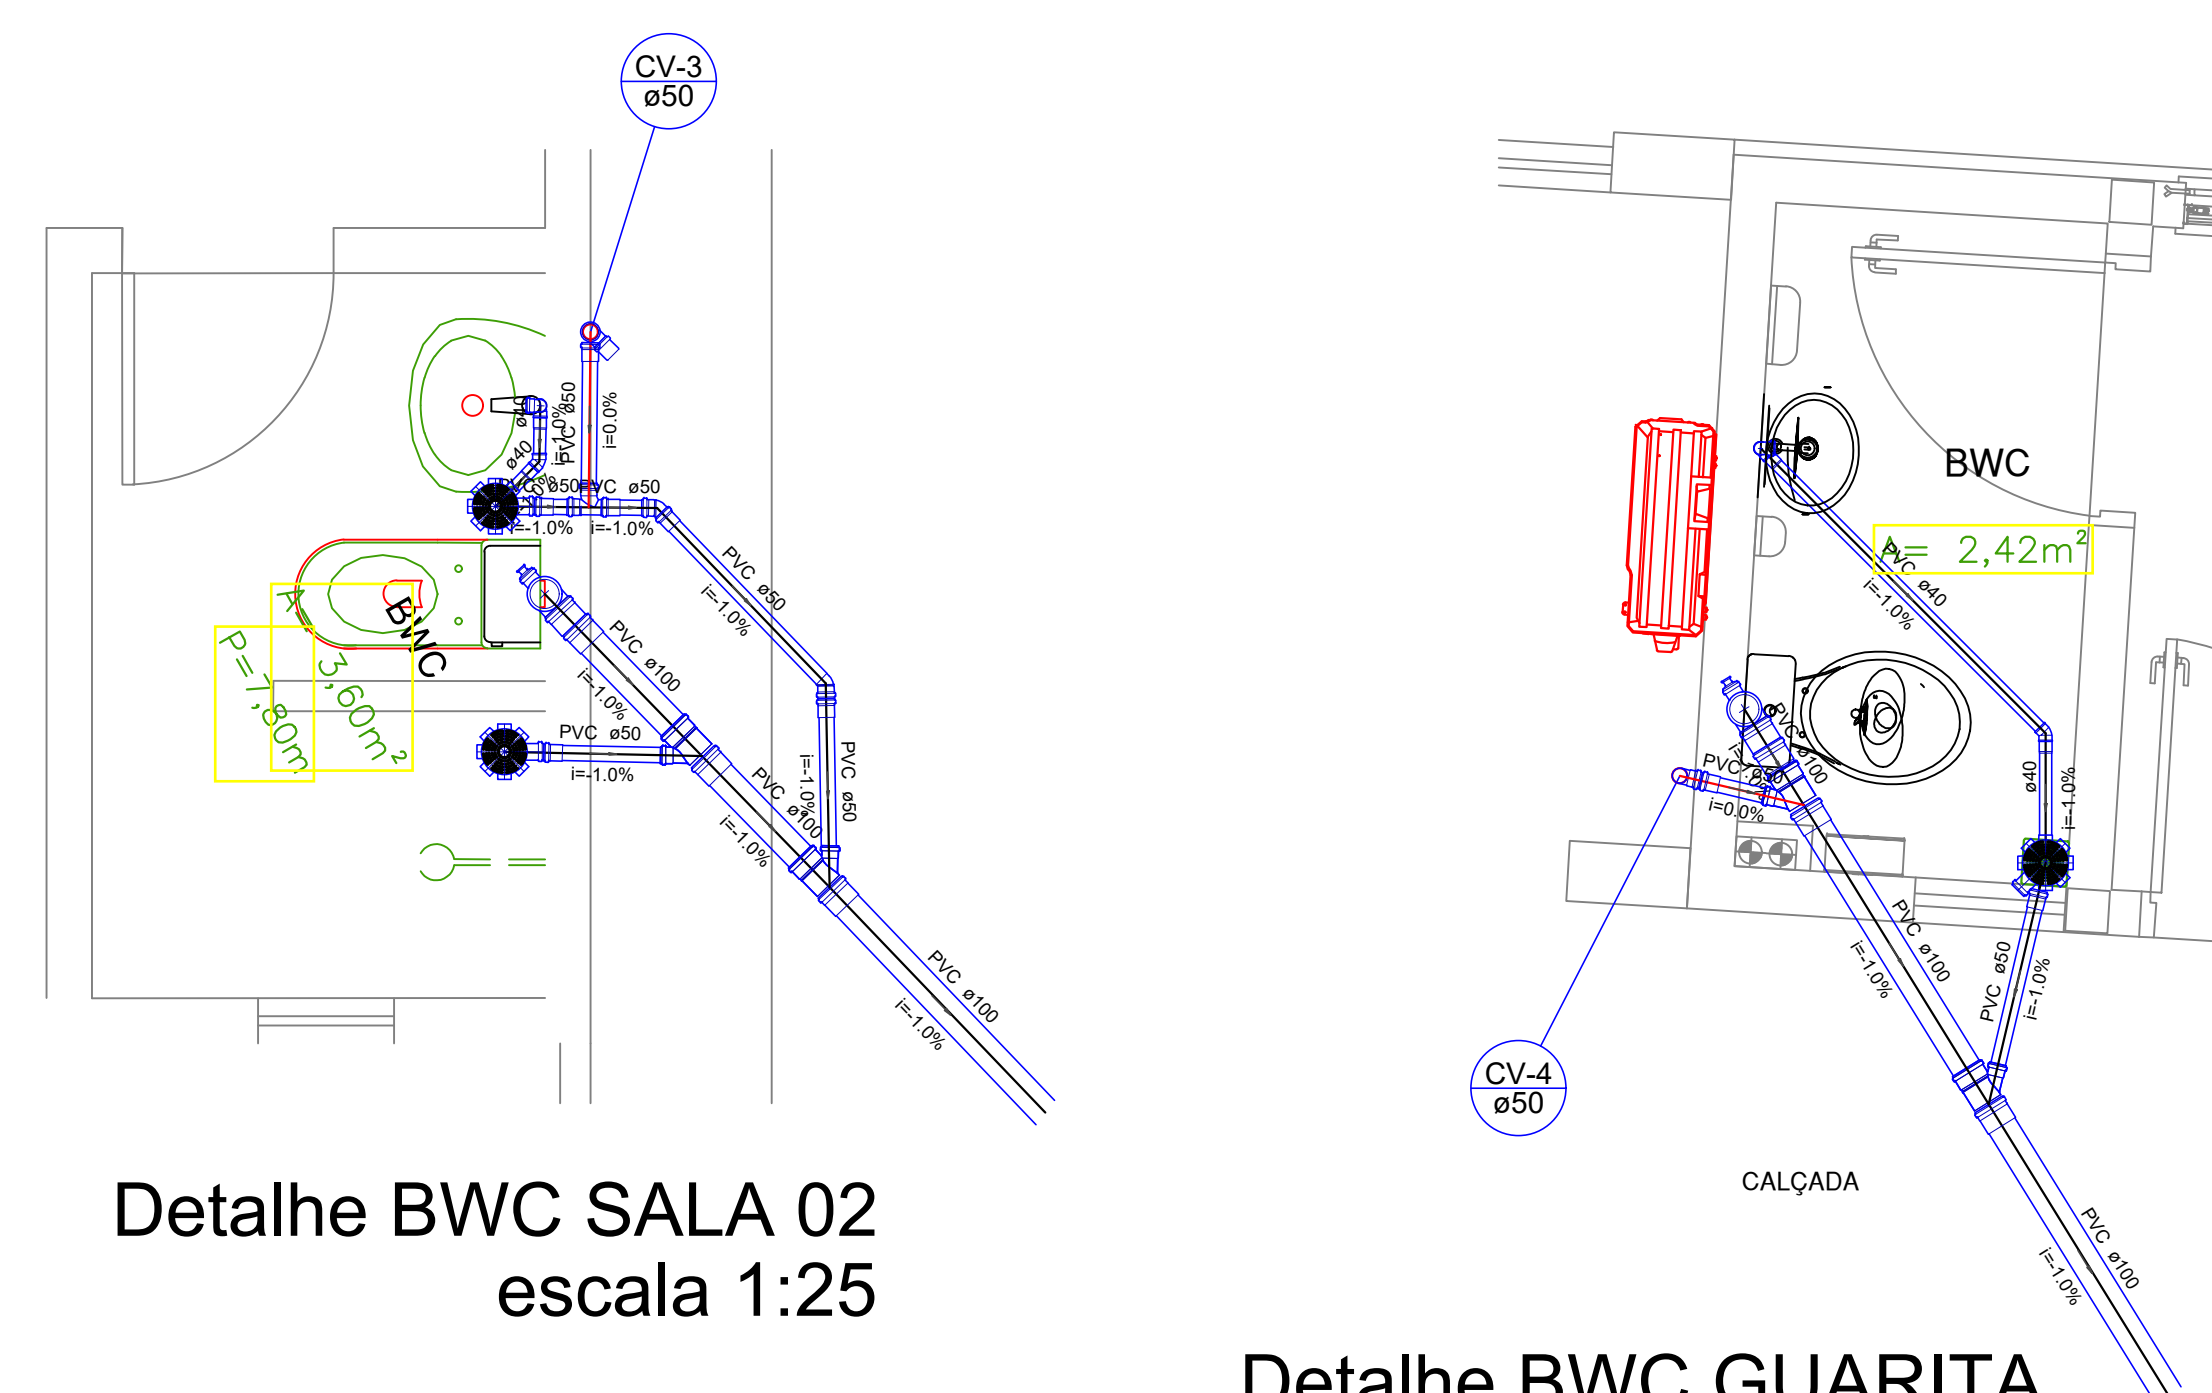
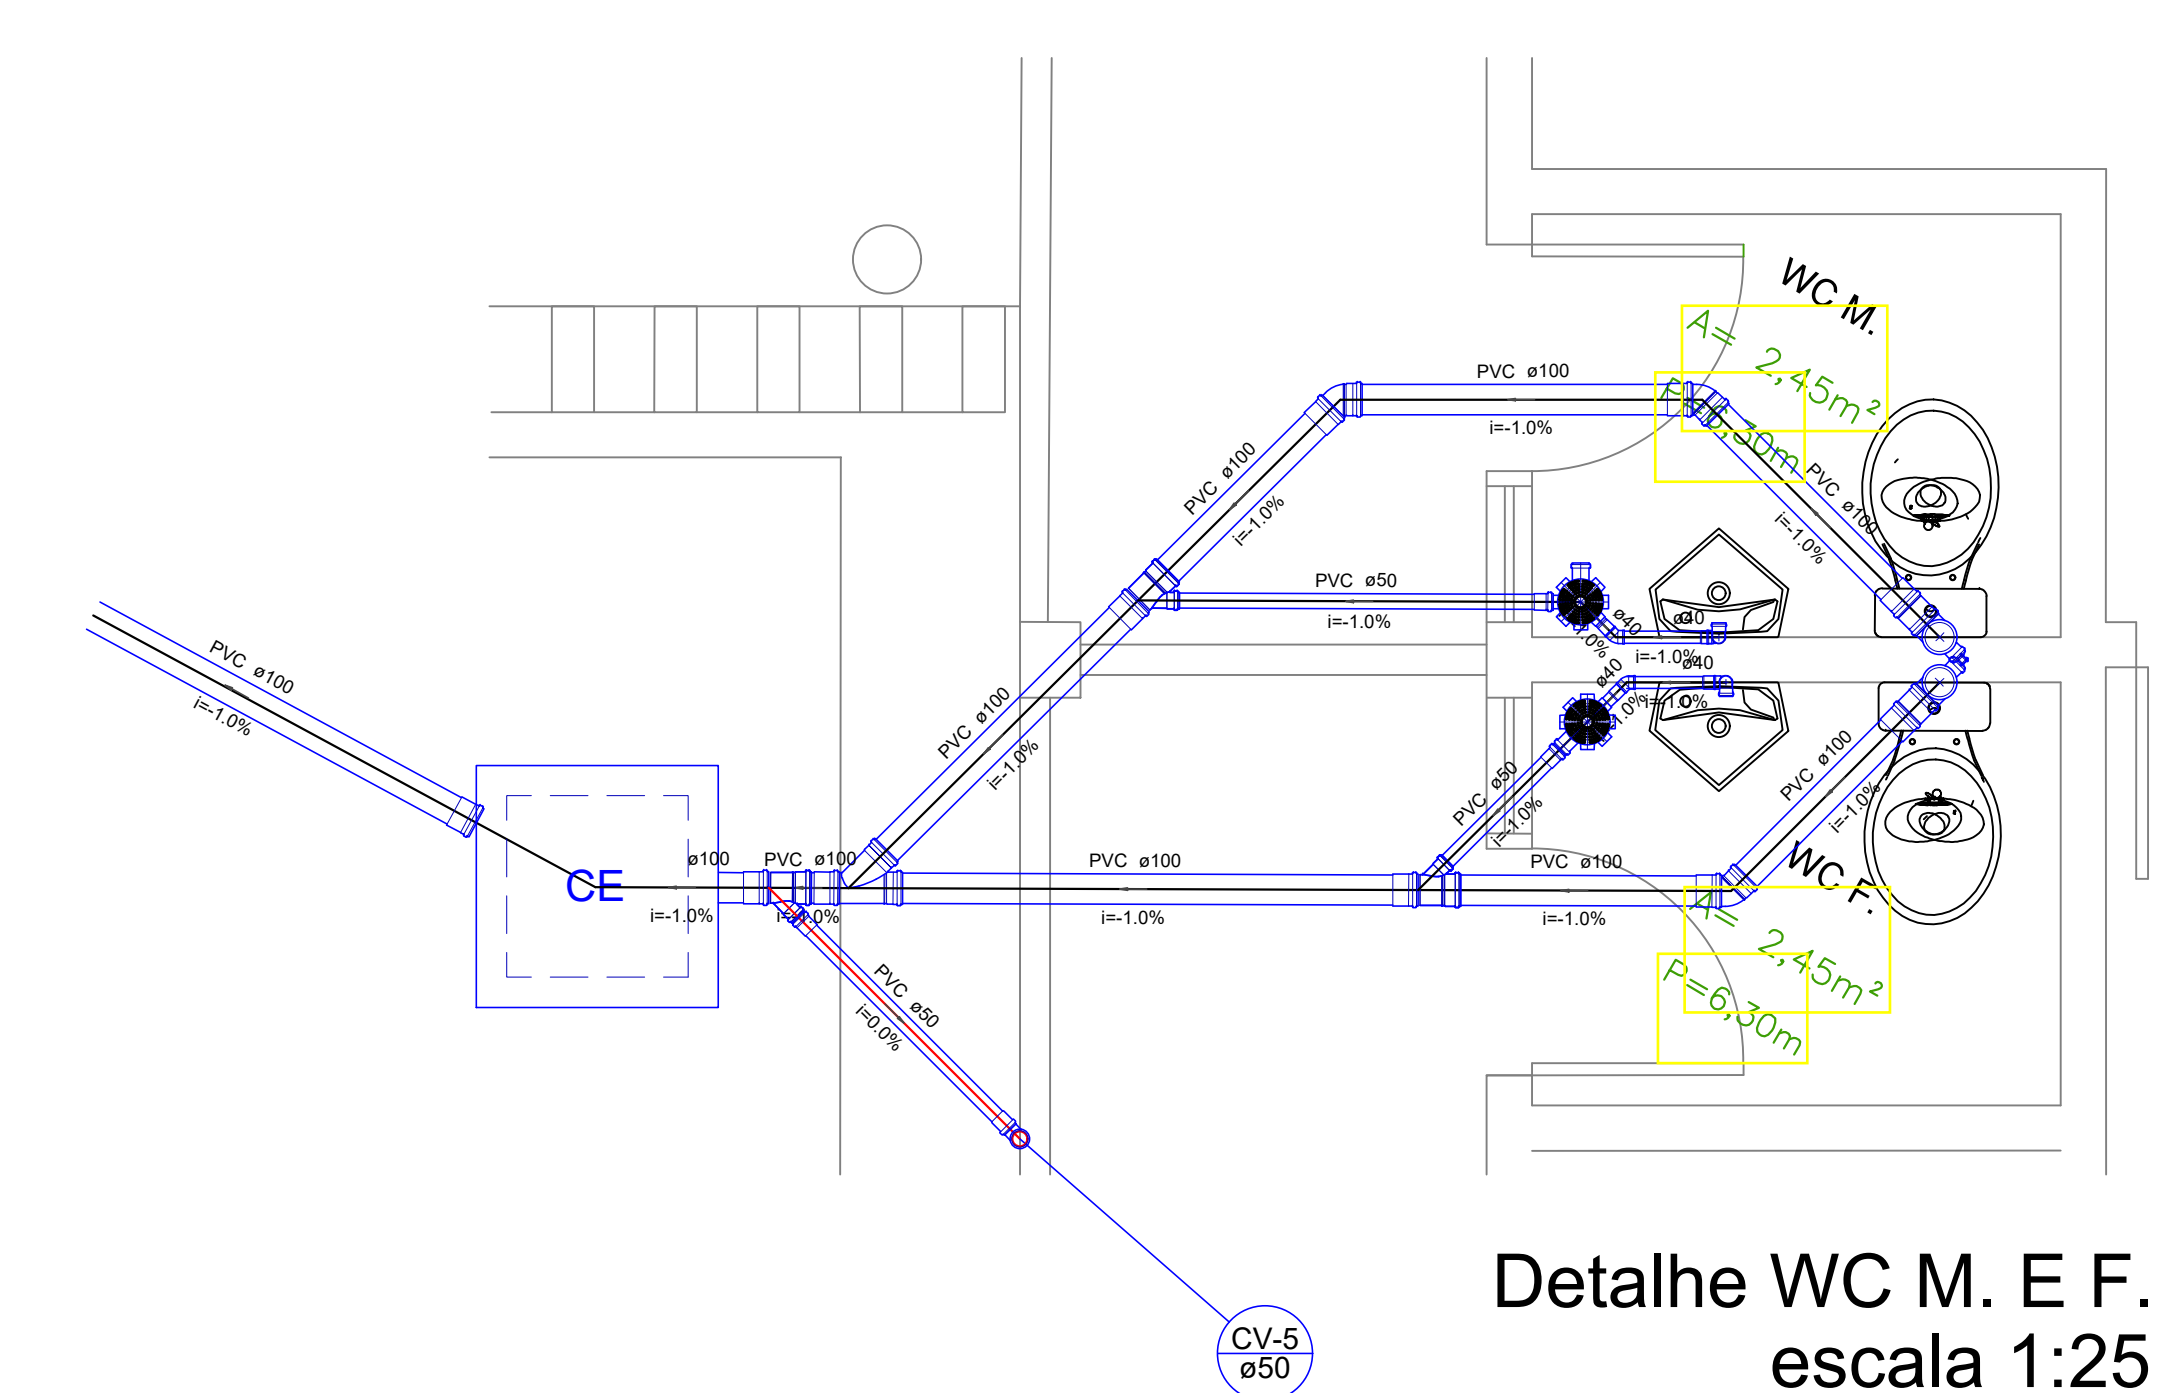
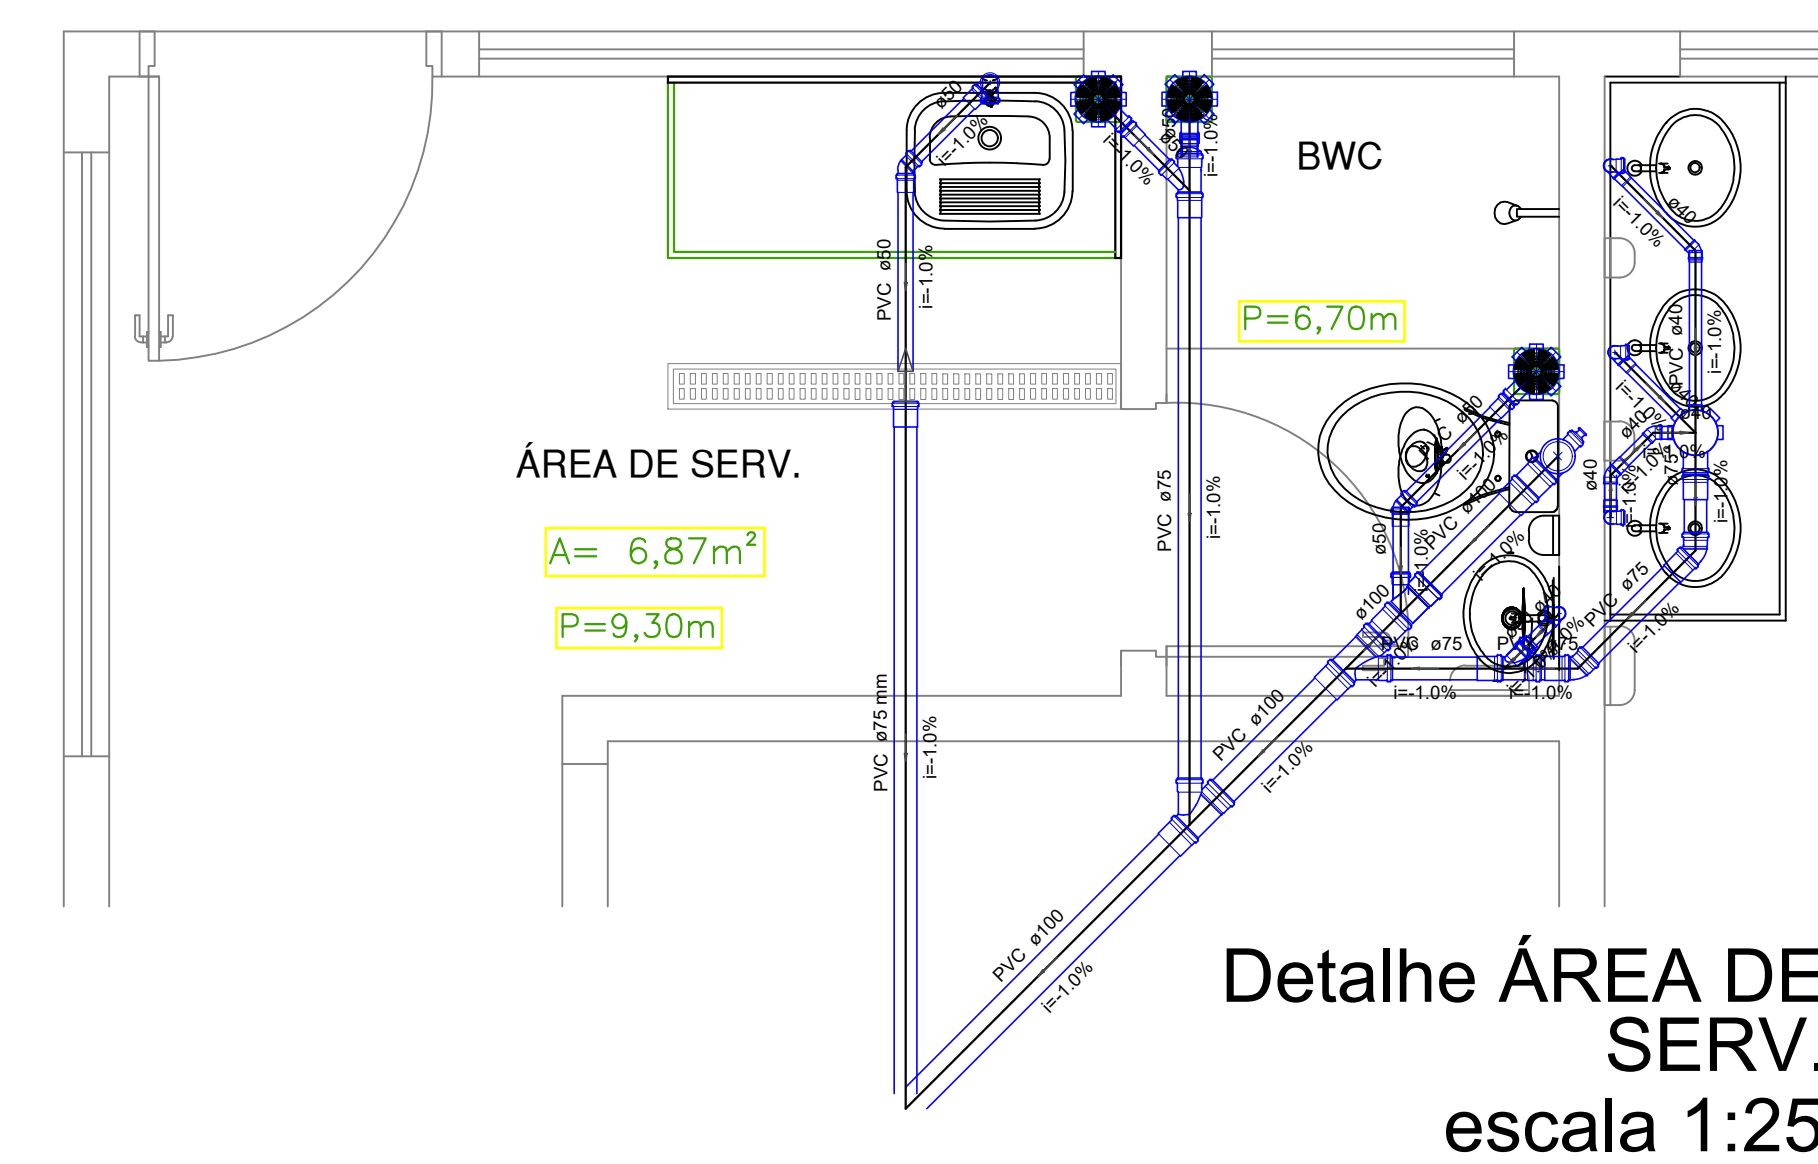


ALTERAÇÃO		REVISÃO	DATA
1.			
2.			
3.			
4.			
5.			
ARQUITETO(A)		ENGENHEIRO(A) RESPONSÁVEL:	PROPRIETÁRIO:
		EXCERTE: verificar se está atualizado o RG profissional ELENQUE: MAGNO BARREIRA DA SILVA COSTA Data: 05.05.2024 04:12:44 - 0.000 Imprimir e imprimir: visualizar de 00:00	
<h2>GOVERNO DO ESTADO DO PIAUÍ</h2> <h3>SEDUC - SECRETARIA DE ESTADO DA EDUCAÇÃO</h3> <h4>17º GRE - CETI CIRILA MARIA DE JESUS</h4>			
DEPARTAMENTO:		DESENHO:	
UNIDADE DE GESTÃO DA REDE FÍSICA		ENG.	
TÍTULO DO PROJETO:		PRANCHA:	
PROJETO DE INSTALAÇÕES SANITÁRIAS E DRENO		01/03	
TÍTULO DO SERVIÇO:		ESCALA:	
RUA SEBASTIÃO RAIMUNDO IRIREU, SN. BAIRRO ALTO DA MARAVILHA		1/75	
TÍTULO DO DESENHO:		DATA:	
PLANTA BAIXA DO NÍVEL TERREO		REVISÃO:	
MUNICÍPIO		REVISÃO 01	
SANTO FRANCISCO DE ASSIS - PI		FASE:	
ZONA		JULHO / 2024	
URBANA		REVISÃO	
DESENHO:		EXECUTIVO	



HISTÓRICO		REVISÃO	DATA
1.			
2.			
3.			
4.			
5.			

ARQUITETO(A): 	ENGENHEIRO(A) RESPONSÁVEL: <p style="font-size: small;">documento assinado digitalmente ALCANTAR E MACHO BANDEIRA DA SILVA COSTA <small>Assinatura registrada em 20/06/2016 Verifique em http://nada.br.gov.br</small></p>	PROPRIETÁRIO:
---	--	----------------------

GOVERNO DO ESTADO DO PIAUÍ

SEDUC - SECRETARIA DE ESTADO DA EDUCAÇÃO


17º GRE - CETI CIRILA MARIA DE JESUS

DEPARTAMENTO: UNIDADE DE GESTÃO DA REDE FÍSICA TÍTULO DO PROJETO: PROJETO DE INSTALAÇÕES SANITÁRIAS E DRENO ENDEREÇO DO SERVIÇO: RUA SEBASTIÃO RAUIMOUNO IRIENE, SN, BAIRRO ALTO DA MARAVILHA TÍTULO DO DESENHO: DETALHE DOS AMBIENTES	[DESENHO:] <div style="font-size: 2em; font-weight: bold; color: green; margin: 10px 0;">ENG.</div> [PRANCHETA:] <div style="font-size: 3em; font-weight: bold; color: green; margin: 10px 0;">02/03</div>
---	---


MUNICÍPIO: SÃO JOSE DE ASSIS - PI	ZONA: URBANA	[ESCALA:] INDICADA
---	------------------------	------------------------------

DESENHO: FASE 1 EXECUTIVO	[DATA:] JULHO / 2024	REVISÃO: REVISÃO 01
--	--------------------------------	-------------------------------


	COR	PENAL
red	07	0.1
yellow	07	0.2
green	07	0.3
cyan	07	0.4
blue	07	0.5
magenta	07	0.6
white	07	0.7
08	07	0.1
40	40	0.1
94	94	0.1
240	240	0.1
252	252	0.1

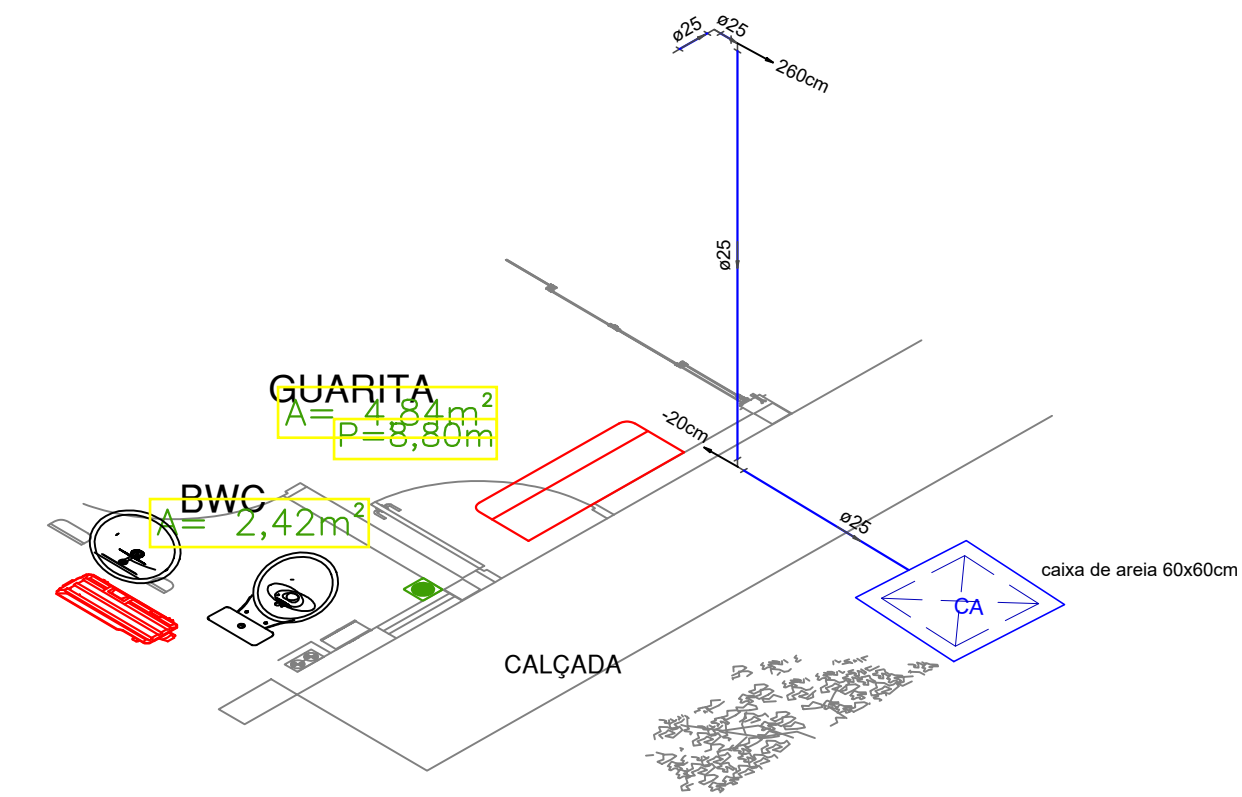


Detalhe DRENO GUARITA
escala 1:50

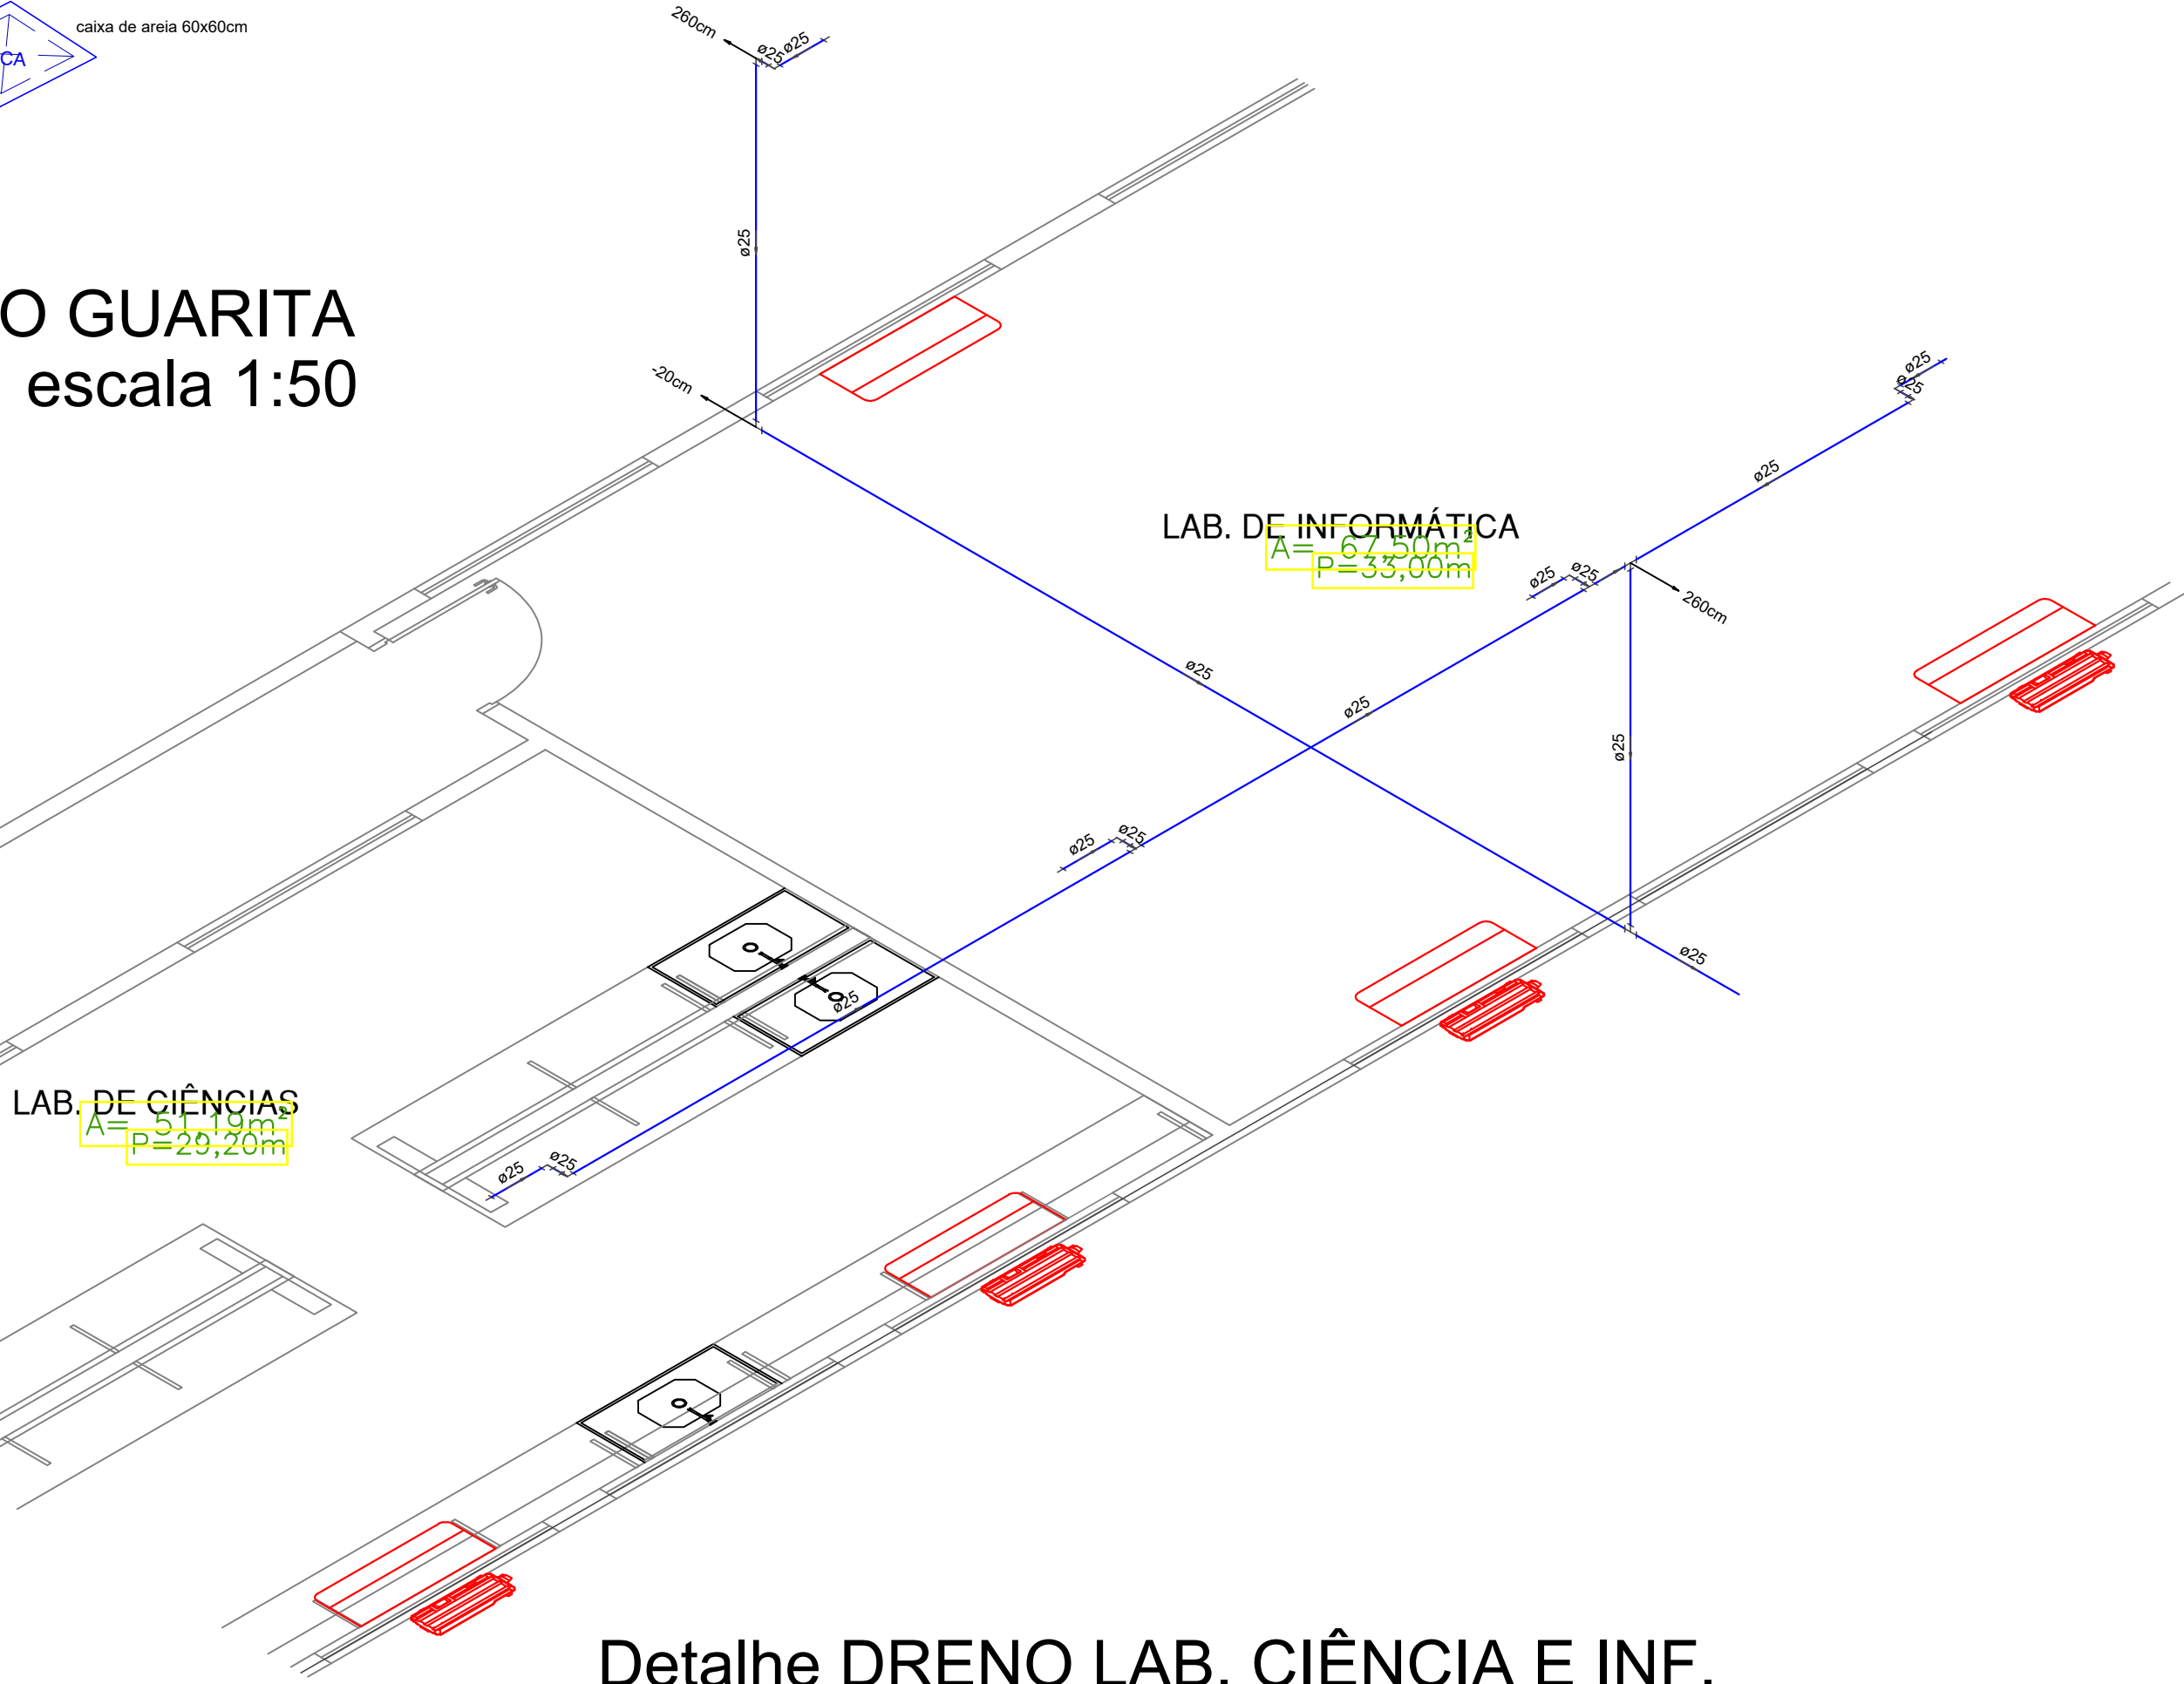


Detalhe DRENO LAB. CIÊNCIA E INF.
escala 1:50

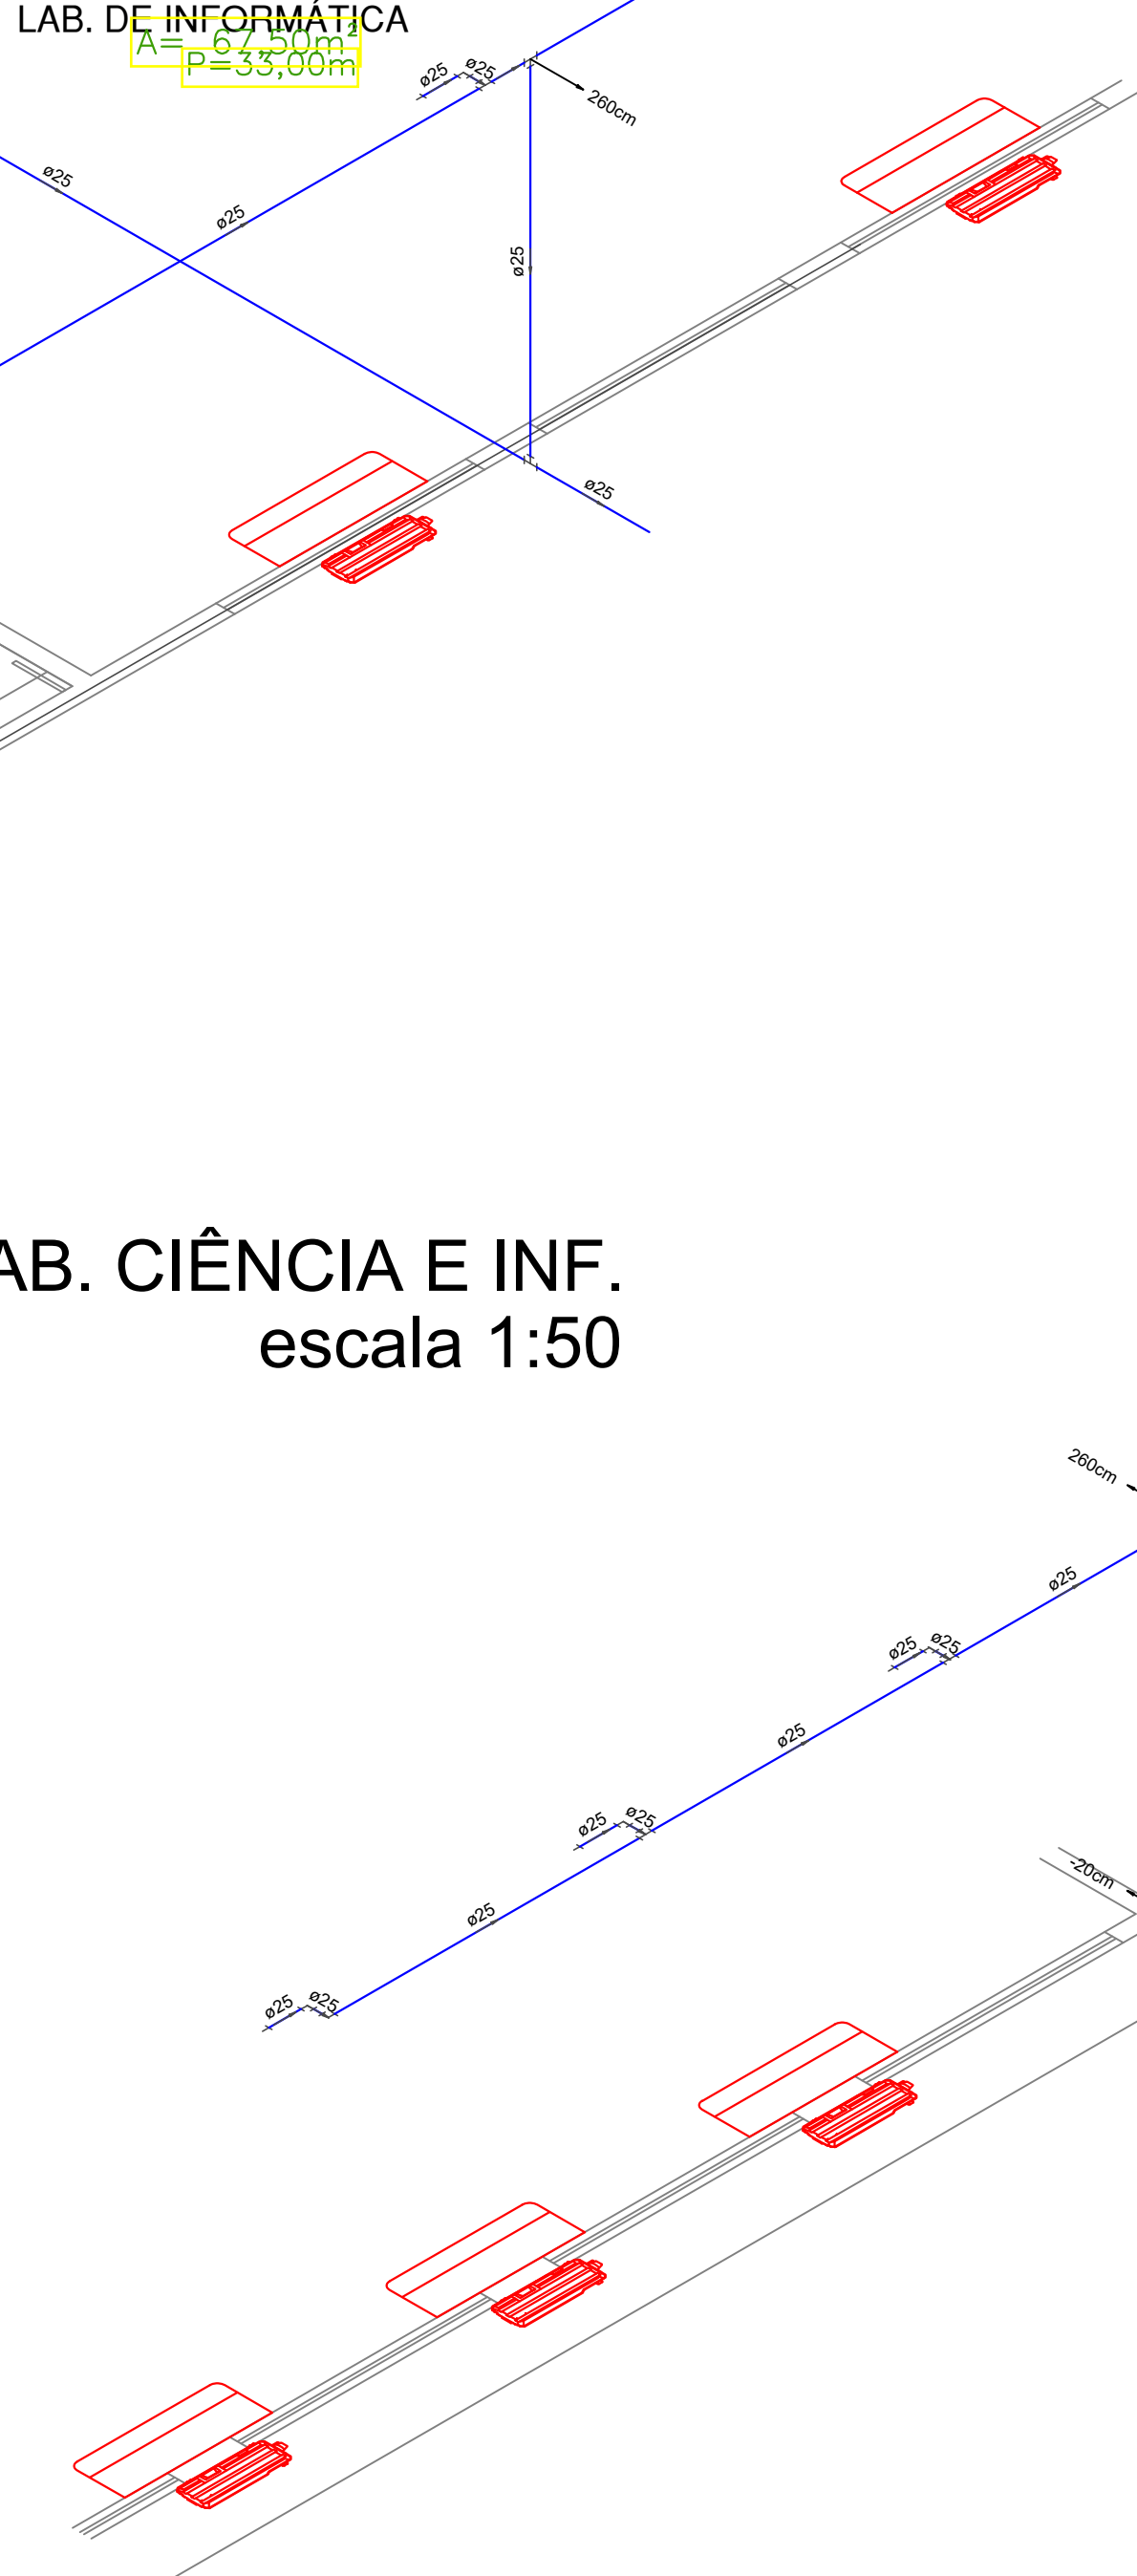

Detalhe DRENO REFEITÓRIO E SALA 04
escala 1:50

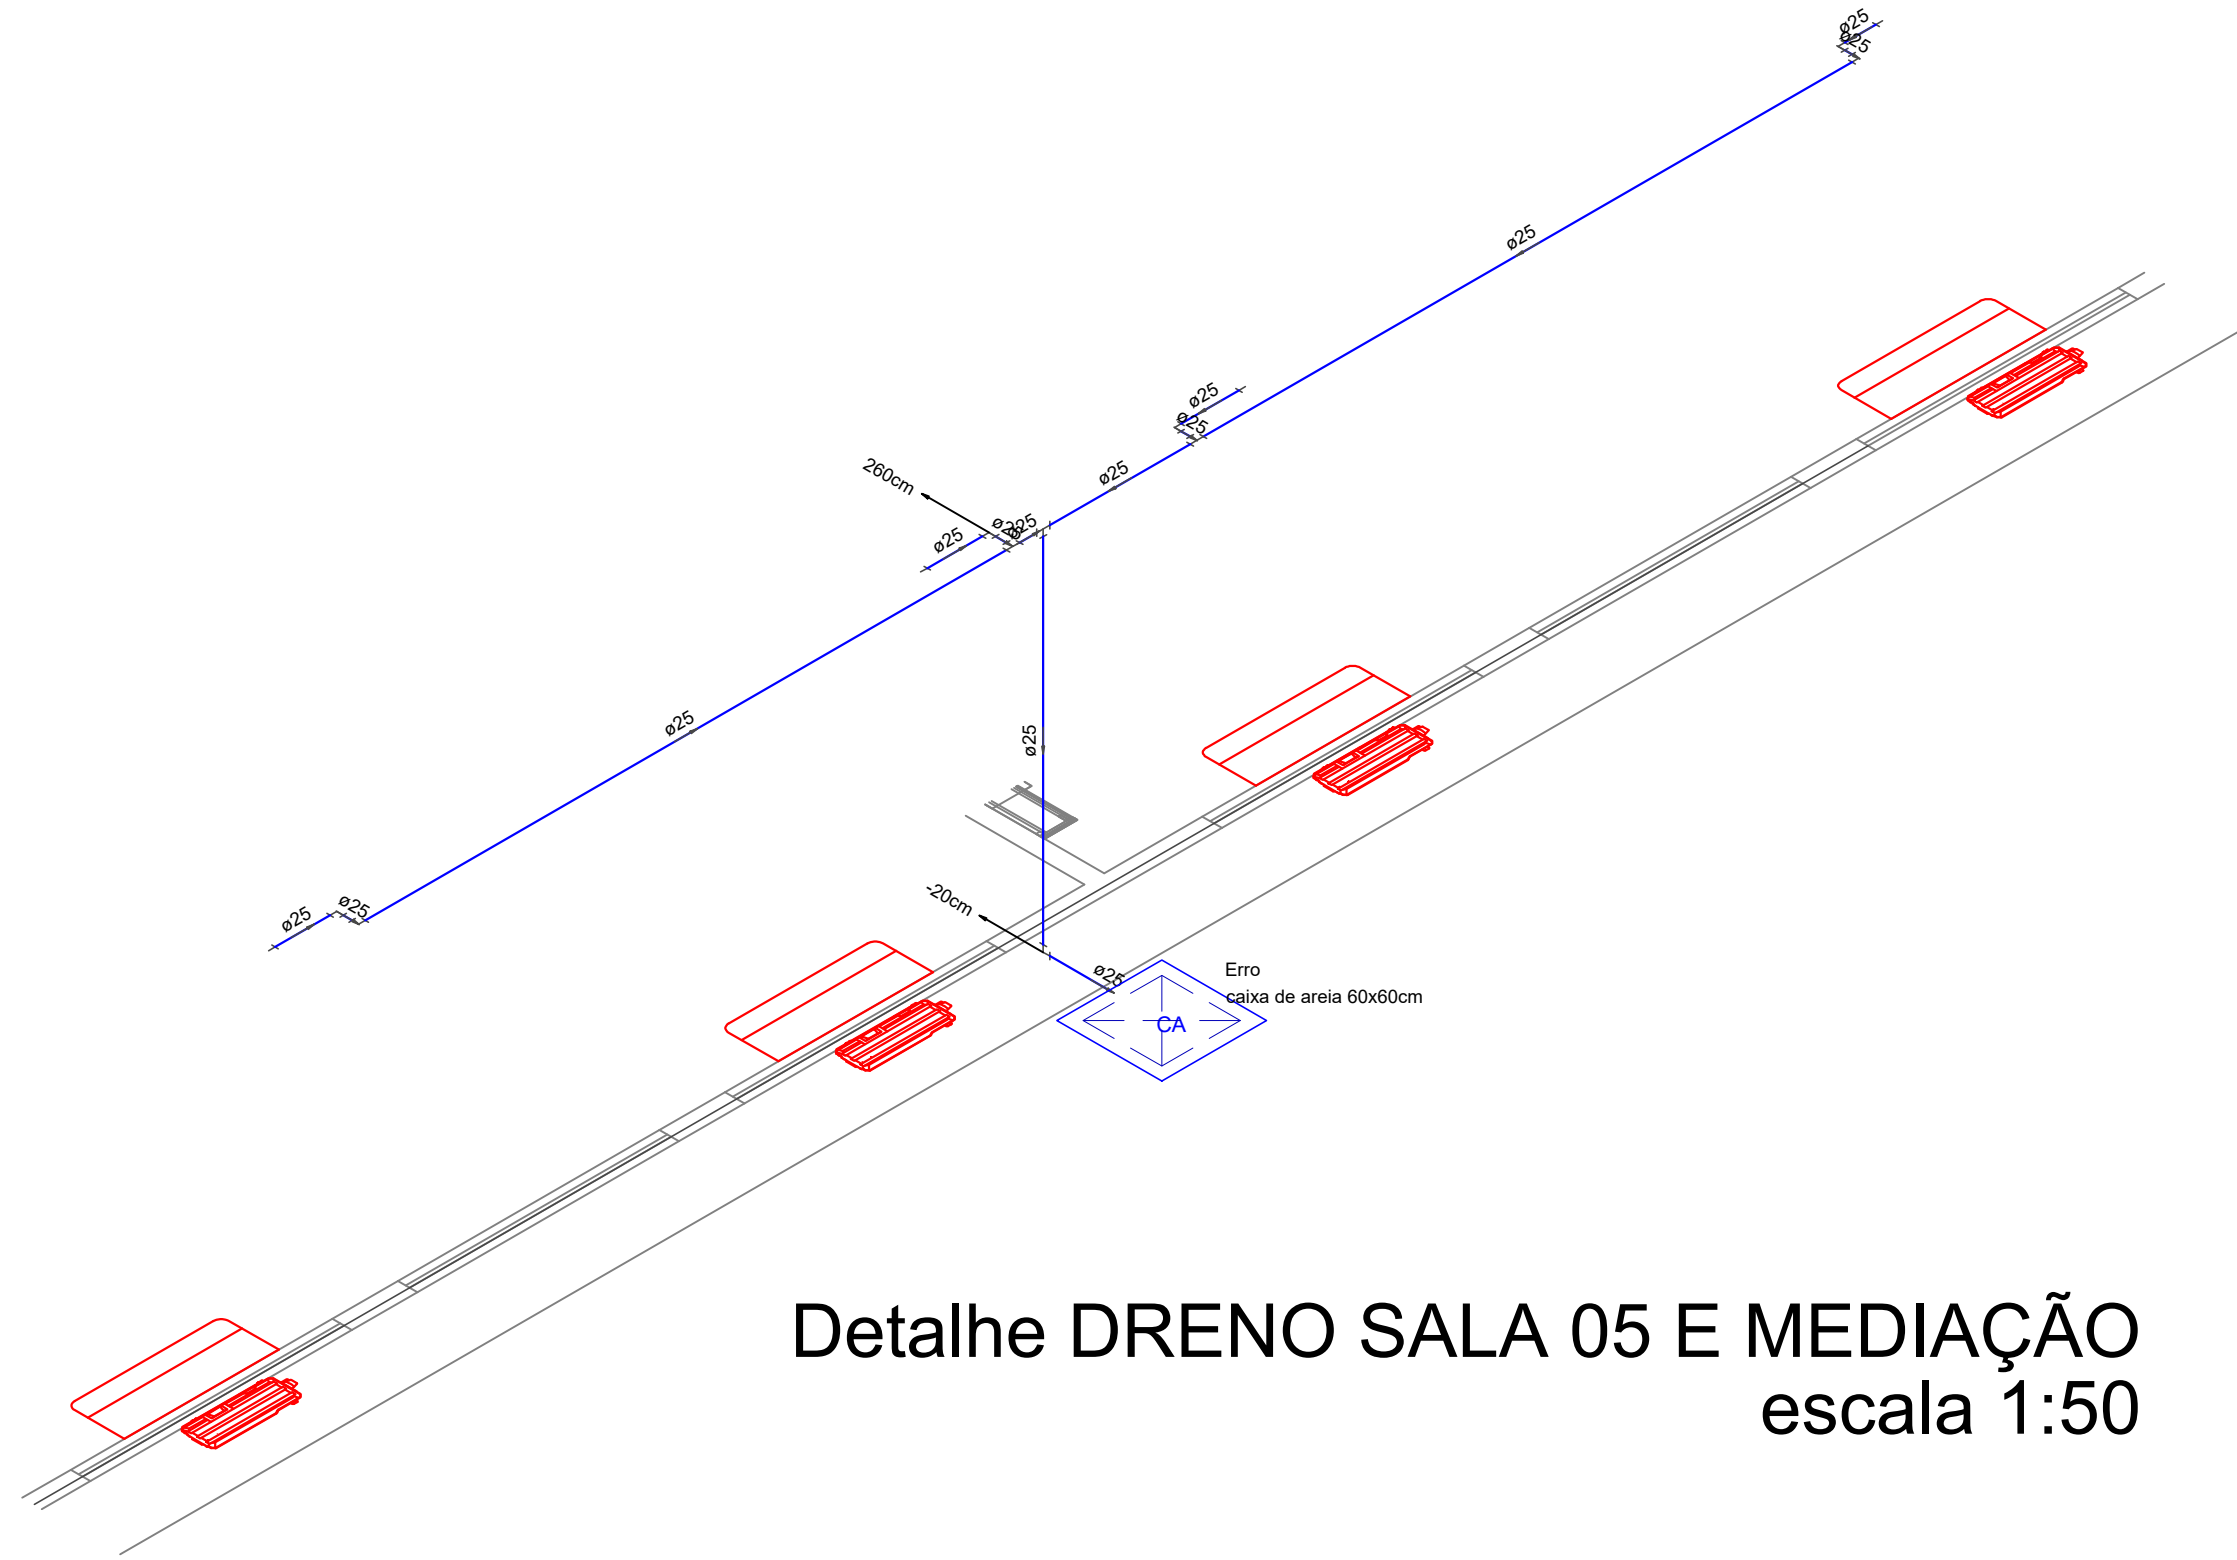

Detalhe DRENO SALA 05 E MEDIAÇÃO
escala 1:50

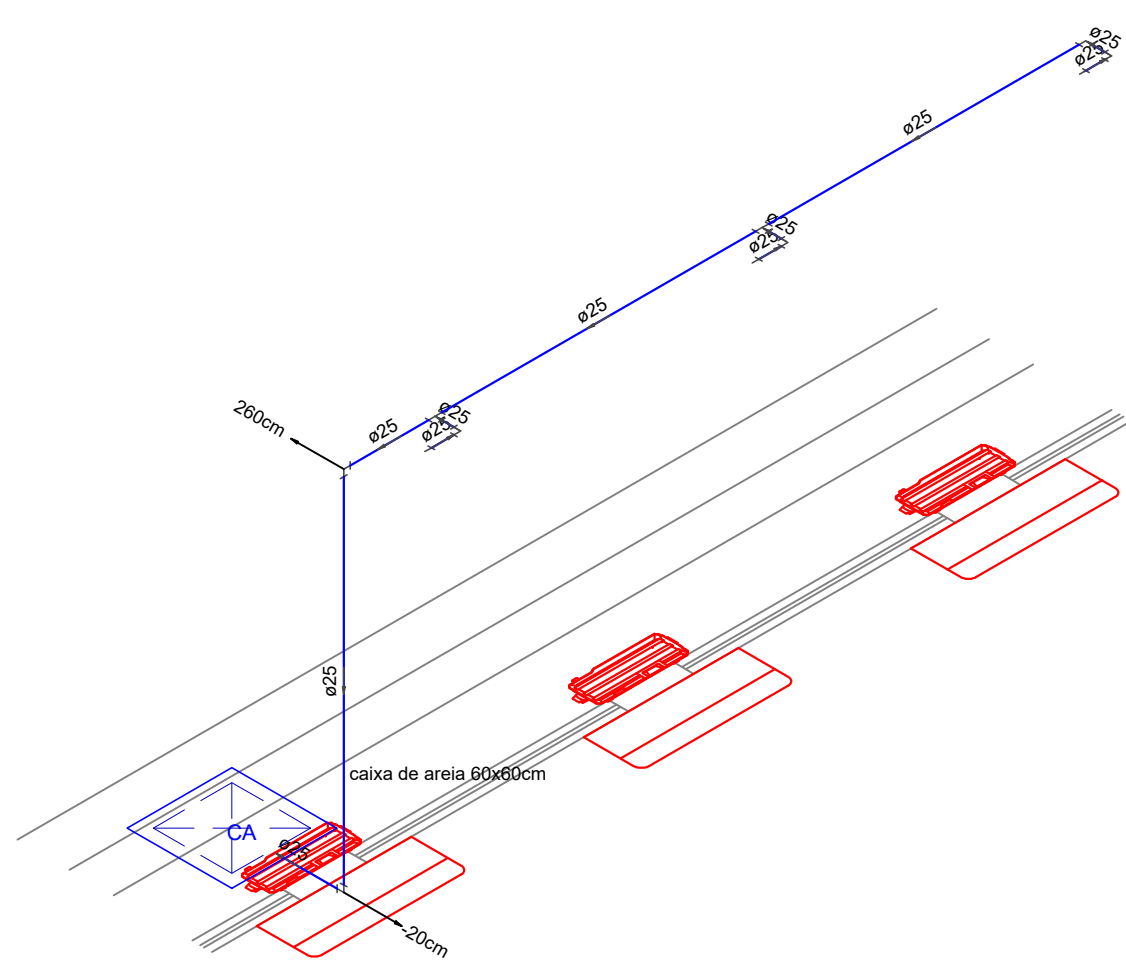

Detalhe DRENO REFEITÓRIO
escala 1:50

ARQUITETO(A):	GOV.BR	ENGENHEIRO(A) RESPONSÁVEL:	PROPRIETÁRIO:
documento assinado digitalmente		ALEXANDRE MAGNO BANDEIRA DA SILVA COSTA Data: 05/04/2024 08:22:42-0300 Verifique em https://validar.rti.gov.br	
GOVERNO DO ESTADO DO PIAUÍ			
SEDUC - SECRETARIA DE ESTADO DA EDUCAÇÃO 17º GRE - CETI CIRILA MARIA DE JESUS			
DEPARTAMENTO: UNIDADE DE GESTÃO DA REDE FÍSICA		DESENHO: ENG.	
TÍTULO DO PROJETO: PROJETO DE INSTALAÇÕES SANITÁRIAS E DRENO		PRANCHA: 03/03	
ENDEREÇO DO SERVIÇO: RUA SEBASTIÃO RAIMUNDO IRINEU, SN, BAIRRO ALTO DA MARAVILHA		ESCALA: INDICADAS	
TÍTULO DO DESENHO: DETALHE ISOMETRICO DO DRENO		REVISÃO: 01	
MUNICÍPIO: SÃO FRANCISCO DE ASSIS - PI	ZONA: URBANA	FASE: PROJETO EXECUTIVO	DATA: MARÇO/2024

COR	PENA
red	07 0,1
yellow	07 0,2
green	07 0,3
cyan	07 0,4
blue	07 0,5
magenta	07 0,6
white	07 0,7
08	07 0,1
40	07 0,1
94	07 0,1
240	07 0,1
253	07 0,1