



PLANTA BAIXA BWCS FEMININOS
ESCALA 1/25

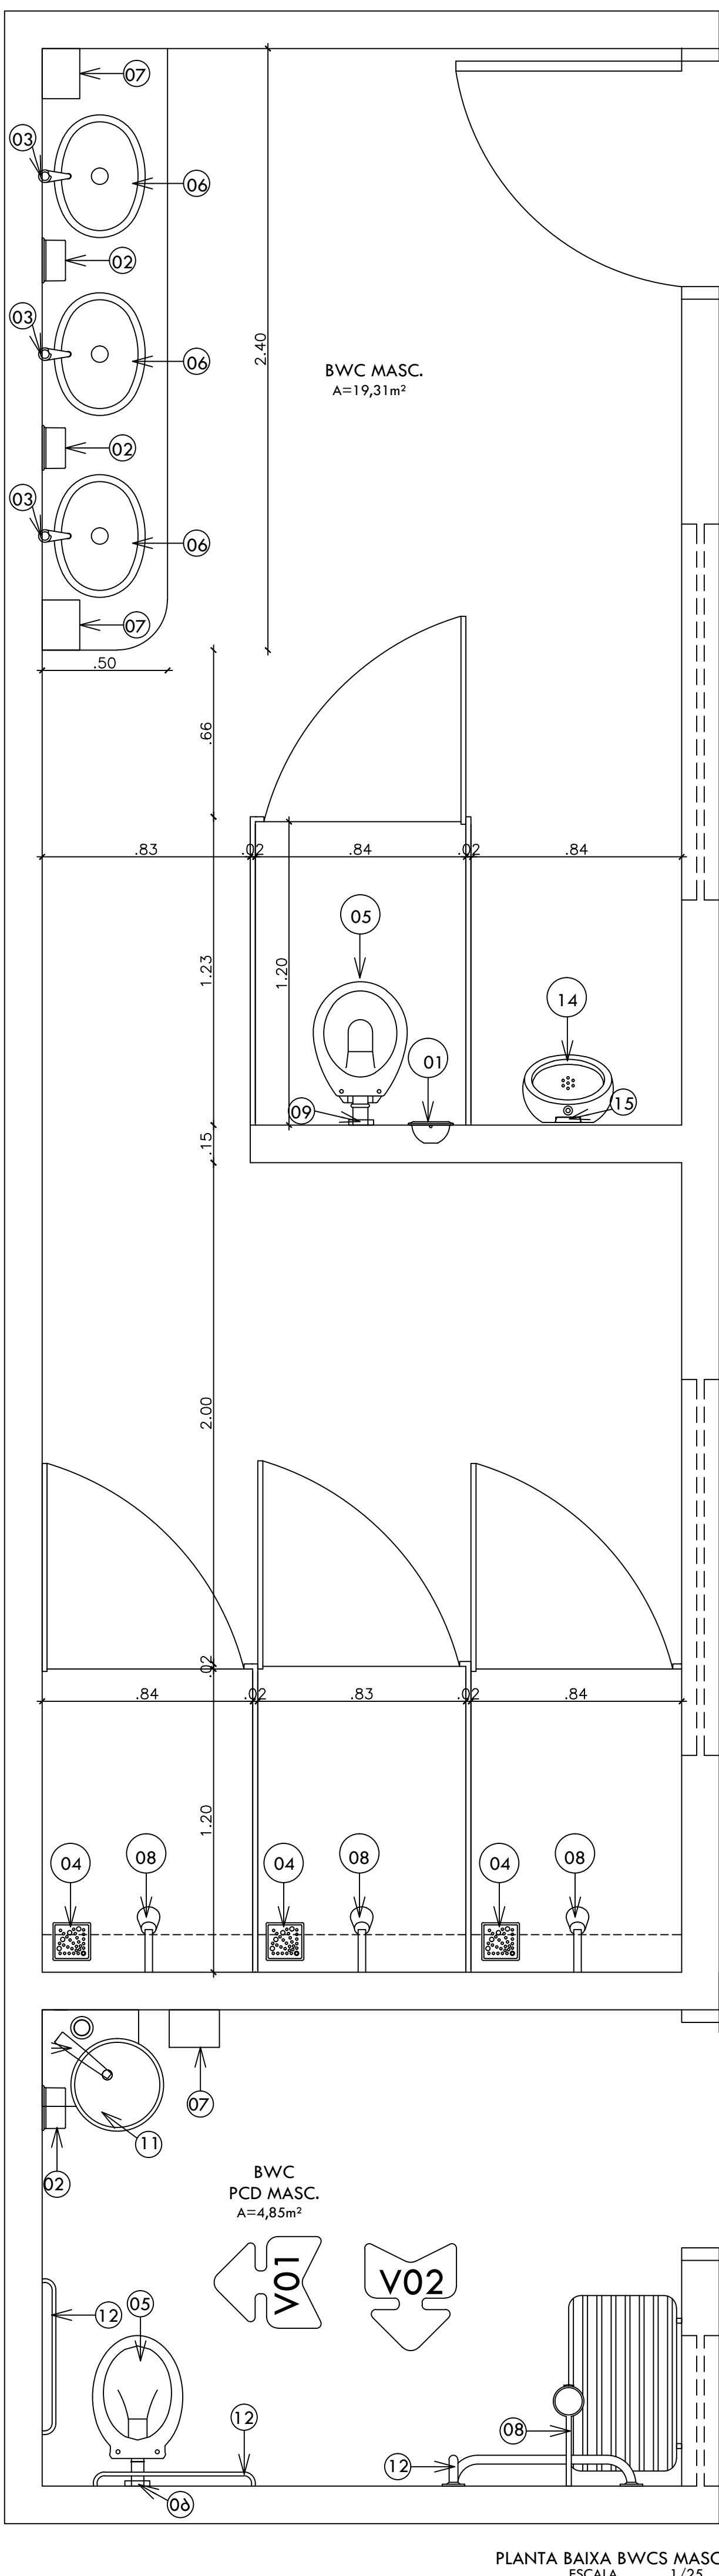


PLANTA BAIXA BWCS MASCULINOS
ESCALA 1/25

LEGENDA - ACESSÓRIOS DE LOUÇA


01	PAPELEIRA EM LOUÇA DECA A480
02	SABONETEIRA PARA SABONETE LÍQUIDO
03	TORNEIRA LINHA PRATA 1199C50 DECA
04	RALO
05	BACIA SANITÁRIA DECA RAVENA BRANCO GELO REF.P9 E ASSENTO AP.01
06	CUBA L65 DECA COM SIFÃO CROMADO P/LAVATÓRIOS, REF. 1680C100112. REF. DECA OU EQUIV.
07	PORTA PAPEL TOALHA
08	CHUVEIRO LINHA TRADICIONAL 1995CCT DECA
09	VÁLVULA DE DESCARGA 1 1/2" C/REGISTRO, C/ ACABAMENTO ANTIVANDALISMO 1 1/2. DOCOL, BASE REF.01051300, E ACABAMENTO REF.01505006, DOCOL OU SIMILAR.
11	LAVATÓRIO MASTER L76
12	BARRA DE APOIO HORIZONTAL
13	TORNEIRA MONOCOMANDO LINHA DECAMIX 2875C79CR DECA
14	MICTÓRIO COM SIFÃO INTEGRADO PARA VÁLVULA EMBUTIDA M.714.17, COR BRANCA
15	VÁLVULA DE MICTÓRIO COM FECHAMENTO AUTOMÁTICO DECAMATIC ECO 2574.C, COR CROMADO

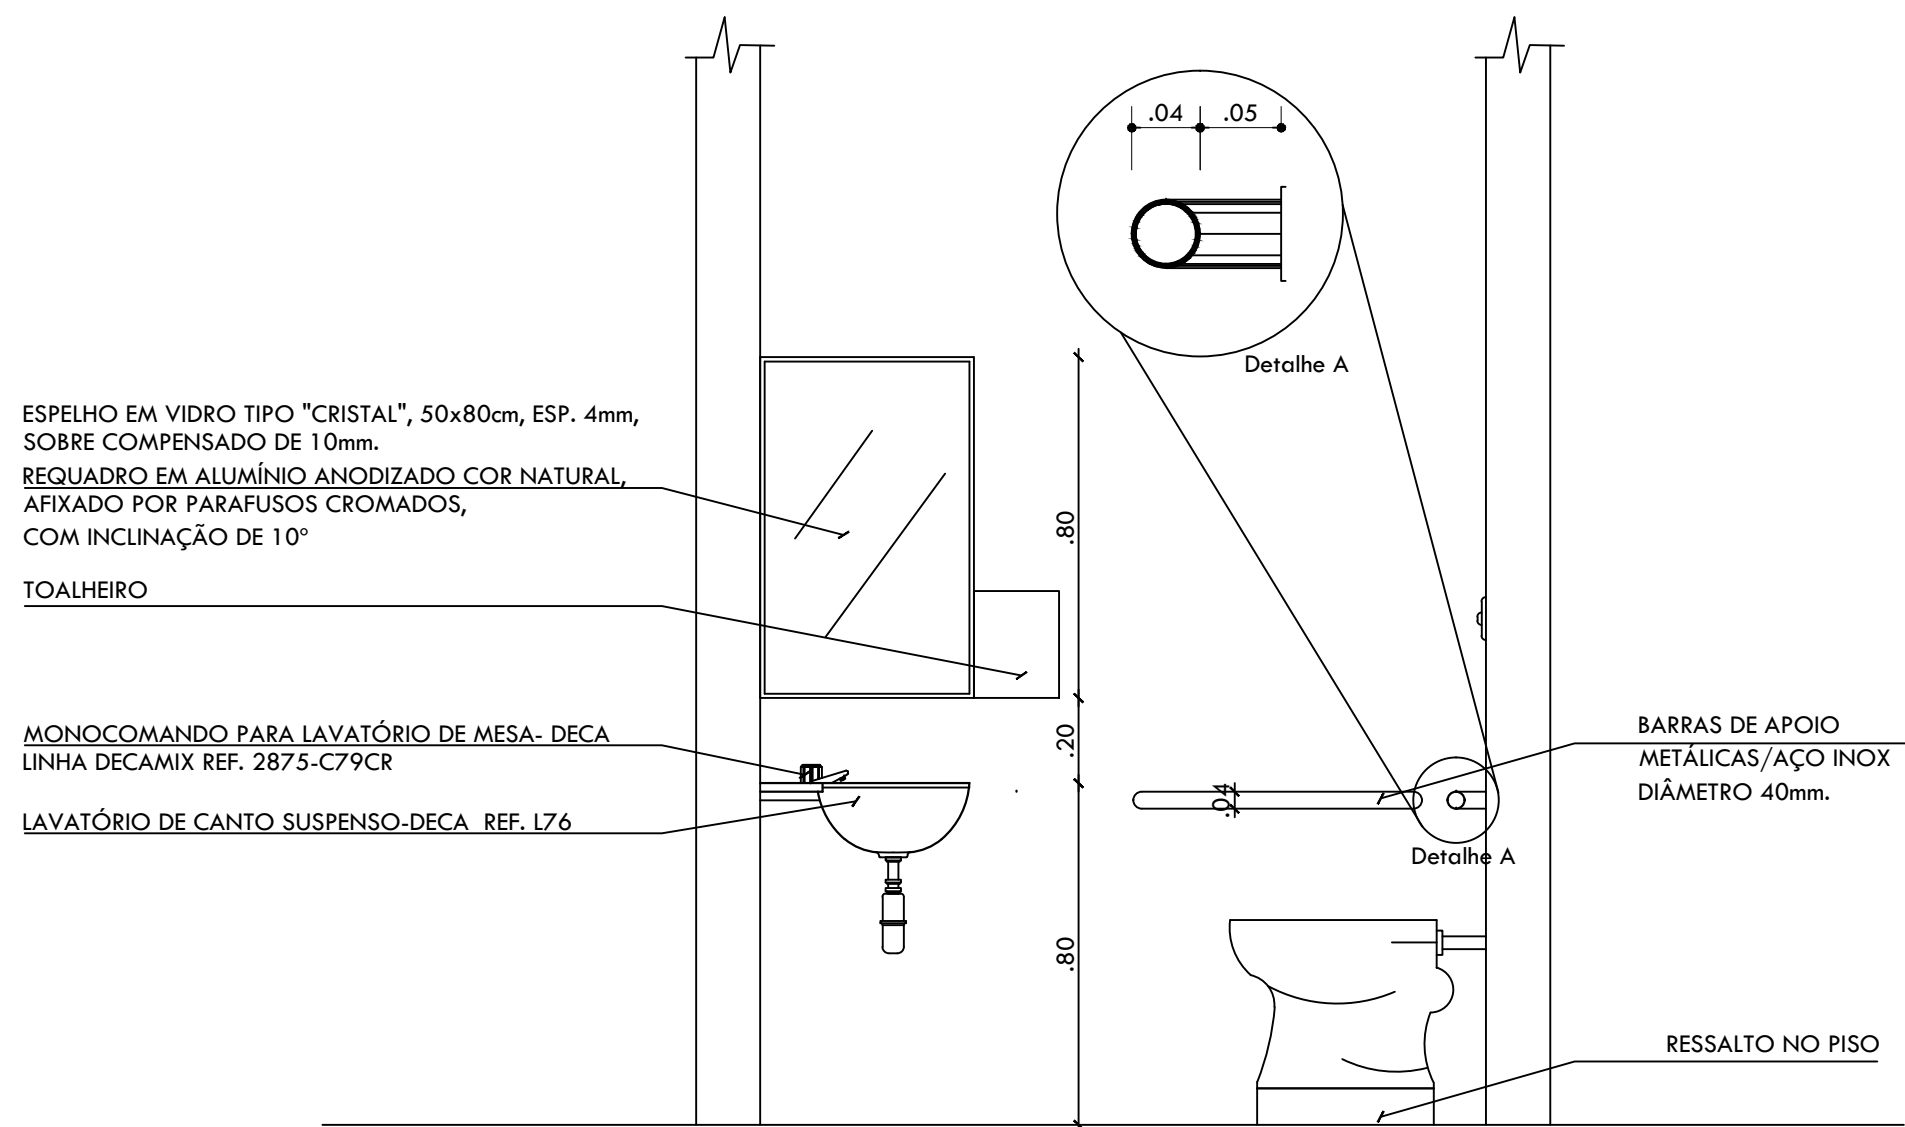


VISTA 01
ESCALA 1/25

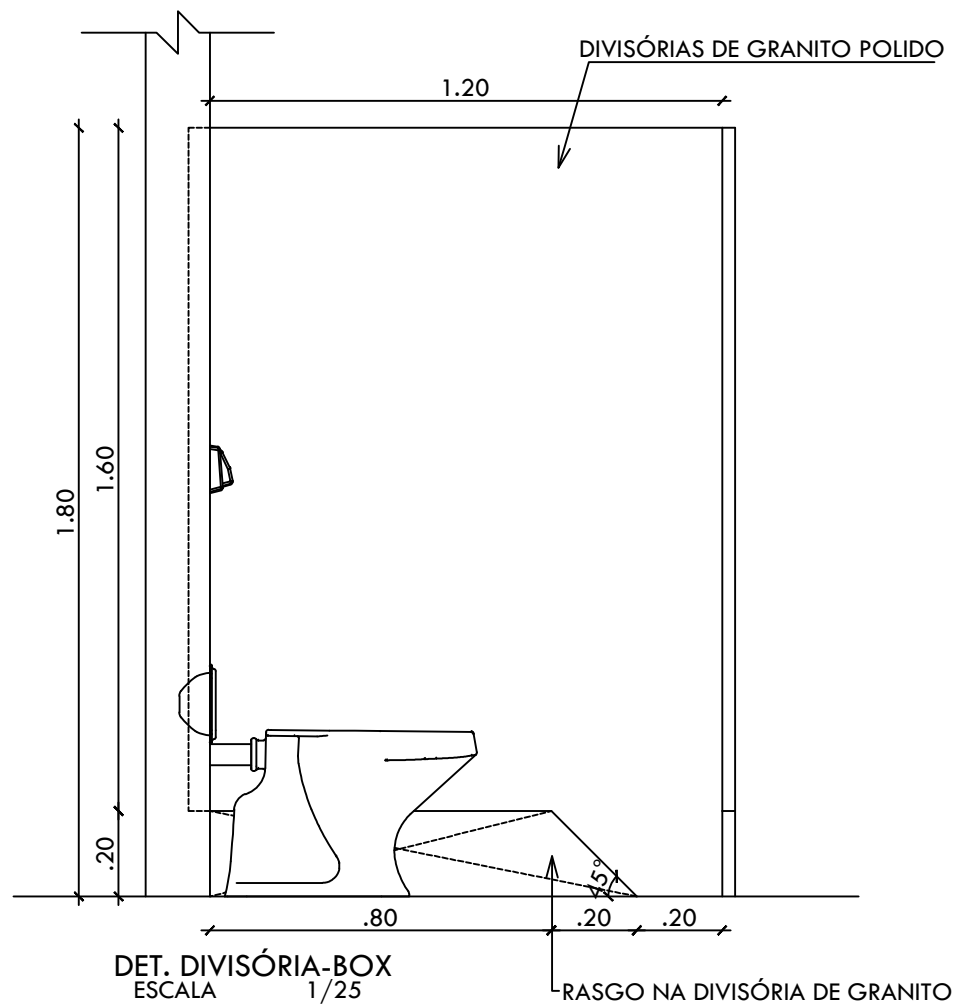


DET. DIVISÓRIA-BOX
ESCALA 1/25

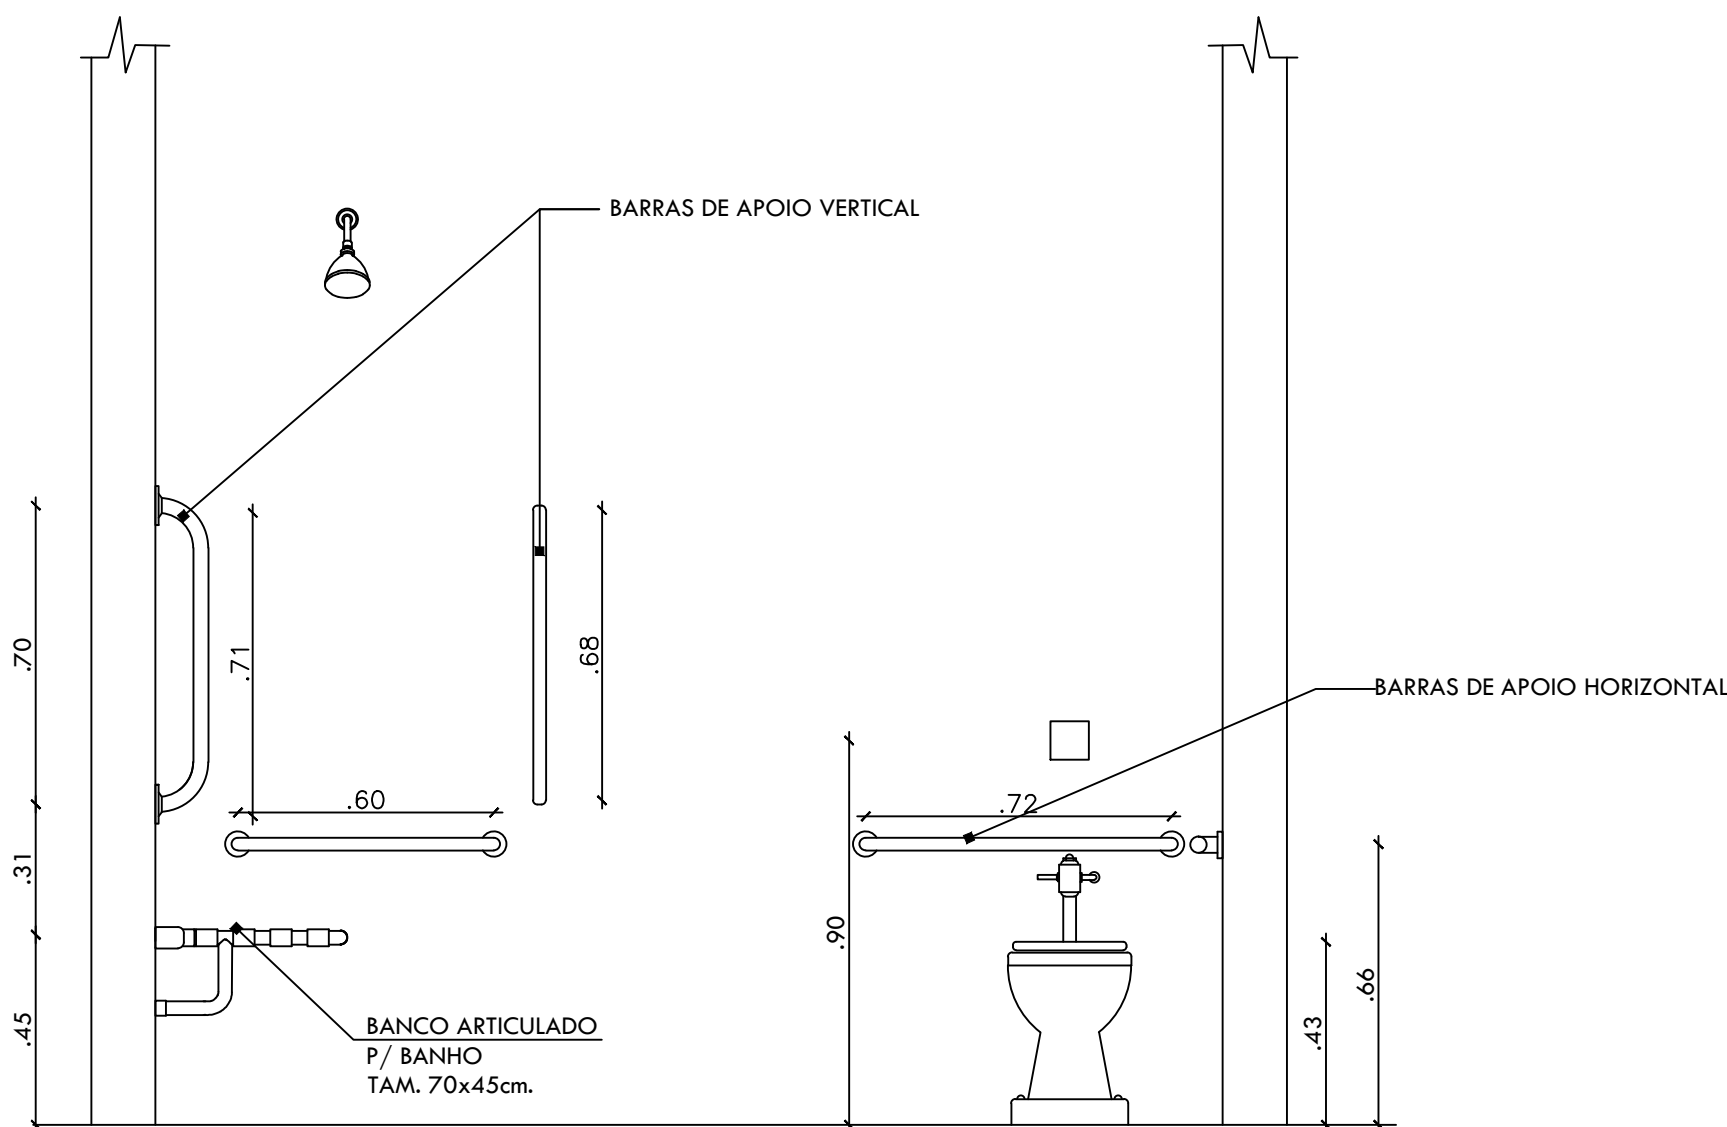

VISTA 02
ESCALA 1/25

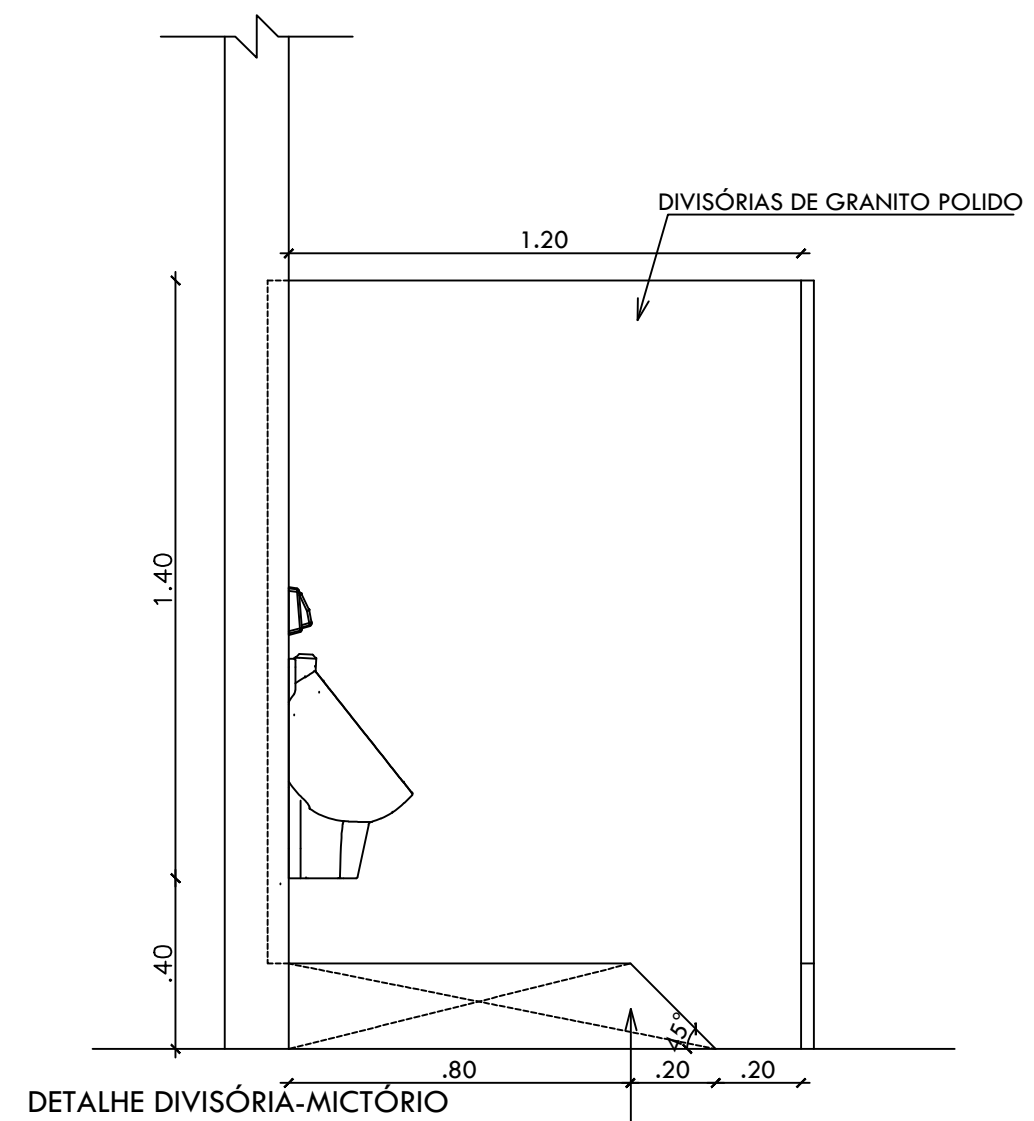

DETALHE DIVISÓRIA-MICTÓRIO
ESCALA 1/25

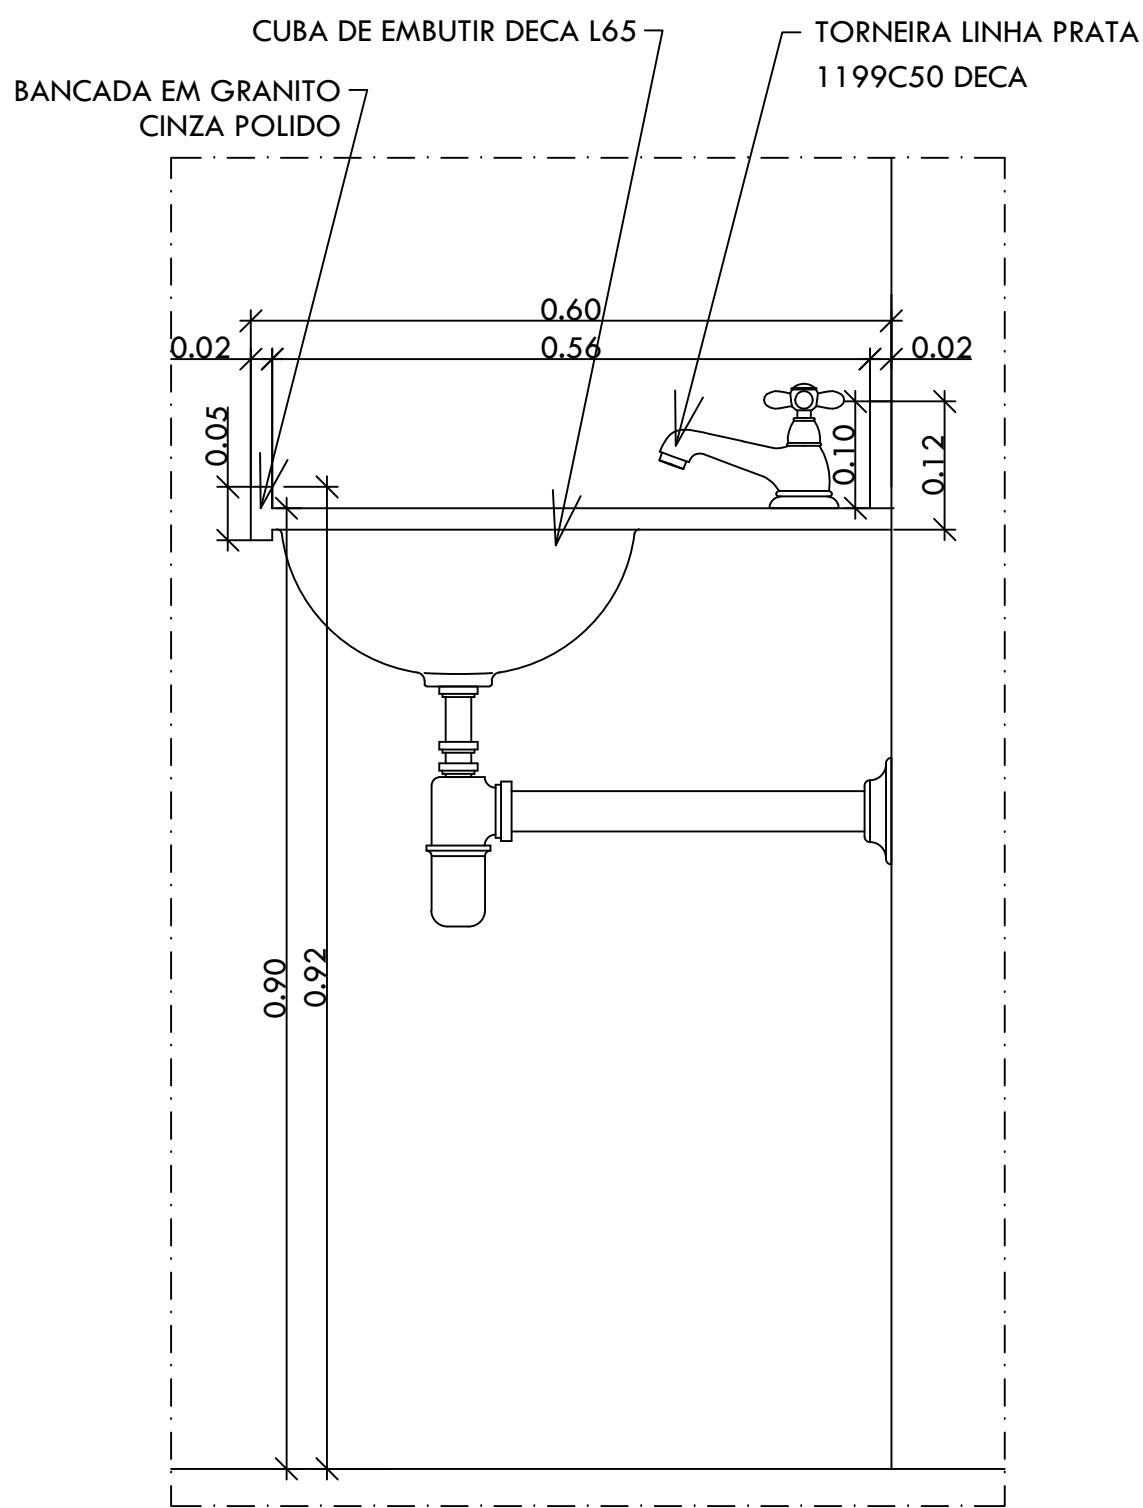

DET. BANCADA BWC'S
ESCALA 1/10

ARQUITETO(A):		ENGENHEIRO(A) RESPONSÁVEL:	PROPRIETÁRIO:
		GOVERNO DO ESTADO DO PIAUÍ SEDUC - SECRETARIA DE ESTADO DA EDUCAÇÃO UNIDADE ESCOLAR JOSÉ GUSMÃO	
DEPARTAMENTO: UNIDADE DE GESTÃO DA REDE FÍSICA		DESENHO: ARQ	
TÍTULO DO PROJETO: PROJETO DE REFORMA - UNIDADE ESCOLAR JOSÉ GUSMÃO		PRANCHA: 03/03	
ENDEREÇO DO SERVIÇO: AVENIDA OTILIA MARIA DE PAIVA, S/N - BAIRRO CENTRO		ESCALA: INDICADA	
TÍTULO DO DESENHO: DETALHAMENTO DOS BANHEIROS COLETIVOS E ACESSÍVEIS DA QUADRA POLIESPORTIVA		REVISÃO:	
MUNICÍPIO: COLÔNIA DO PIAUÍ	ZONA: URBANA	DATA: MAIO/2017	
DESENHO:	FASE: PROJETO BÁSICO		