


Planta Instalações elétricas
ESCALA : 1/100

LEGENDA:

- REFLETOR 150 W
- Caixa de Passagem
- Caixa de passagem no piso
- Caixa X 1" - 5 entradas
- Quadro Geral de luz e força
- Quadro Parcial de luz e força
- Disjuntor a seco - DIN Curva C 16A 1P
- Disjuntor a seco - DIN Curva C 25A 3P
- DPS Classe II 20kA 1P
- Eletroduto no Teto
- Eletroduto no Piso
- Neutro, Fase, Terra

OBSERVAÇÕES:

- Tubulação sem indicação considerar bitola de 3/4".
- Fiação sem indicação considerar bitola de 1,5mm².
- Recomenda-se quando possível alinhar altura dos quadros pela face inferior, em locais com mais de um quadro próximo.

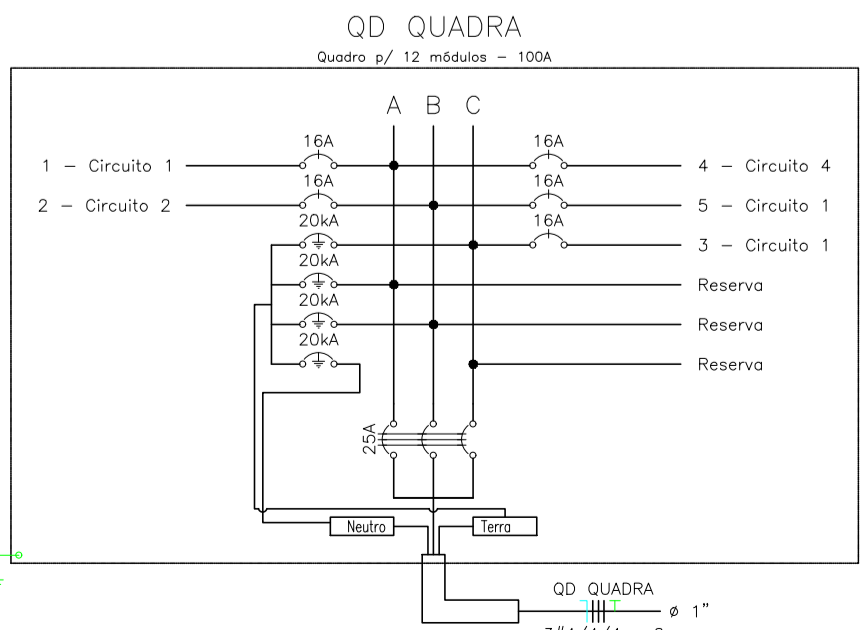


Quadro de Cargas											
QD QUADRA											
Circ.	Descrição	Iluminação	Pot. W	Pot. VA	Demanda	Fat. Corr.	Foss. Corr.	Prot. A	Cond. A	Fases	Obs.
1	Circuito 1	8	1200.0	1304.3	100%	0.92	5.93	1	16A	2.5	A Obs.
2	Circuito 2	8	1200.0	1304.3	100%	0.92	5.93	1	16A	2.5	B Obs.
3	Circuito 3	8	1200.0	1304.3	100%	0.92	5.93	1	16A	2.5	C Obs.
4	Circuito 4	4	600.0	652.2	100%	0.92	2.96	1	16A	2.5	A Obs.
5	Circuito 5	4	600.0	652.2	100%	0.92	2.96	1	16A	2.5	B Obs.
Total		32	4800.0	5217.4	100%	0.92	6.92	3	25A	4	ABC
Aliment. C=93.77m Q1=2K											
Potência Demandada: 100% (4800.0 W) (5217.4 VA)											
Corrente nas Fases: A=8.9A B=8.9A C=5.9A											

HISTÓRICO		
ALTERAÇÃO	REVISÃO	DATA
1.		
2.		
3.		
4.		
5.		

ARQUITETO(A):	ENGENHEIRO(A) RESPONSÁVEL:	PROPRIETÁRIO:
	Marcílio Rocha Marques Engenheiro Eletricista CREA PI: 2.209/5 Mat. 353579-7 UGERF - SEDUC/PI	

GOVERNO DO ESTADO DO PIAUÍ Secretaria de Estado da Educação / SEDUC	GOVERNO DO ESTADO DO PIAUÍ SEDUC - SECRETARIA DE ESTADO DA EDUCAÇÃO U. E. FLORESTAM FERNANDES
--	---

DEPARTAMENTO: UNIDADE DE GESTÃO DA REDE FÍSICA	DESENHO:
TÍTULO DO PROJETO: INSTALAÇÕES ELÉTRICAS	IE
ENDEREÇO DO SERVIÇO: RUA ENF. JOSÉ DE OLIVEIRA, RES. DEUS QUER, BAIRRO BOM PRINCÍPIO	PRANCHA:
TÍTULO DO DESENHO: INSTALAÇÕES ELÉTRICAS DE ILUMINAÇÃO PARA QUADRA ESPORTIVA	01/02
MUNICÍPIO: TERESINA - PI	ZONA: URBANA
DESENHO:	ESCALA: INDICADA
FASE:	REVISÃO:
DATA: OUTUBRO / 2022	

 


	— REFLETOR 150 W
	— Caixa de Passagem
	— Caixa de passagem no piso
	— Caixa X 1" — 5 entradas
	— Quadro Geral de luz e força
	— Quadro Parcial de luz e força
	— Disjuntor a seco — DIN Curva C 16A 1P
	— Disjuntor a seco — DIN Curva C 25A 3P
	— DPS Classe II 20kA 1P
	— Eletroduto no Teto
	— Eletroduto no Piso
	— Neutro, Fase, Terra

- Tubulação sem indicação considerar bitola de 3/4".
- Fiação sem indicação considerar bitola de 1,5mm2.
- Recomenda-se quando possível alinhar altura dos quadros pela face inferior, em locais com mais de um quadro próximo.



Quadro de Cargas												
04 QUADRA												
Circ.	Descrição	Numeração 150W	Vol. V	Y	Demanda (W)	Corr. (%)	Corr. (V)	Fases	Prot. (V)	Cond. mm²	Fases Abc	Obs.
1	Circuito 1	8	1200,0	1304,3	100%	0,92	5,93	1	16A	2,5	A	Obs.:
2	Circuito 2	8	1200,0	1304,3	100%	0,92	5,93	1	16A	2,5	B	Obs.:
3	Circuito 1	8	1200,0	1304,3	100%	0,92	5,93	1	16A	2,5	C	Obs.:
4	Circuito 4	4	600,0	652,2	100%	0,92	2,96	1	16A	2,5	A	Obs.:
5	Circuito 1	4	600,0	652,2	100%	0,92	2,96	1	16A	2,5	B	Obs.:
Total:		32	4800,0	5217,4		100%	0,92	6,92	3	25A	4	ABC -
Aliment. C=0,5,7mm Q1=2% Potência Demanda: 100% (4800,0 W) (5217,4 V.A) Corrente nas Fases: A=5,9A B=5,9A C=5,9A												


HISTÓRICO		
ALTERAÇÃO	REVISÃO	DATA
1.		
2.		
3.		
4.		
5.		

ARQUITETO(A):	ENGENHEIRO(A) RESPONSÁVEL:  Marcílio Rocha Marques Engenheiro Eletricista CREA PI - 22093 Matr. 353579-7 UGERF - SEDUC/PI	PROPRIETÁRIO:
---------------	--	---------------

<p>GOVERNO DO ESTADO DO PIAUÍ</p> <p>Secretaria de Estado da Educação / SEDUC</p>	<p>GOVERNO DO ESTADO DO PIAUÍ</p>
	<p>SEDUC - SECRETARIA DE ESTADO DA EDUCAÇÃO</p> <p>U. E. FLORESTAM FERNANDES</p>

DEPARTAMENTO: UNIDADE DE GESTÃO DA REDE FÍSICA			DESENHO: IE	
TÍTULO DO PROJETO: INSTALAÇÕES ELÉTRICAS			PRANCHA: 02/02	
ENDEREÇO DO SERVIÇO: RUA ENF. JOSÉ DE OLIVEIRA, RES. DEUS QUER, BAIRRO BOM PRINCÍPIO				
TÍTULO DO DESENHO: INSTALAÇÕES ELÉTRICAS DE ILUMINAÇÃO PARA QUADRA ESPORTIVA			ESCALA: INDICADA	
MUNICÍPIO: TERESINA - PI		ZONA: URBANA		
DESENHO:		FASE:		DATA: OUTUBRO / 2022
				REVISÃO:

	COR	PENA
red	07	0.1
yellow	07	0.2
green	07	0.3
cyan	07	0.4
blue	07	0.5
magenta	07	0.6
white	07	0.7
08	07	0.1
40	40	0.1
94	94	0.1
240	240	0.1
253	253	0.1

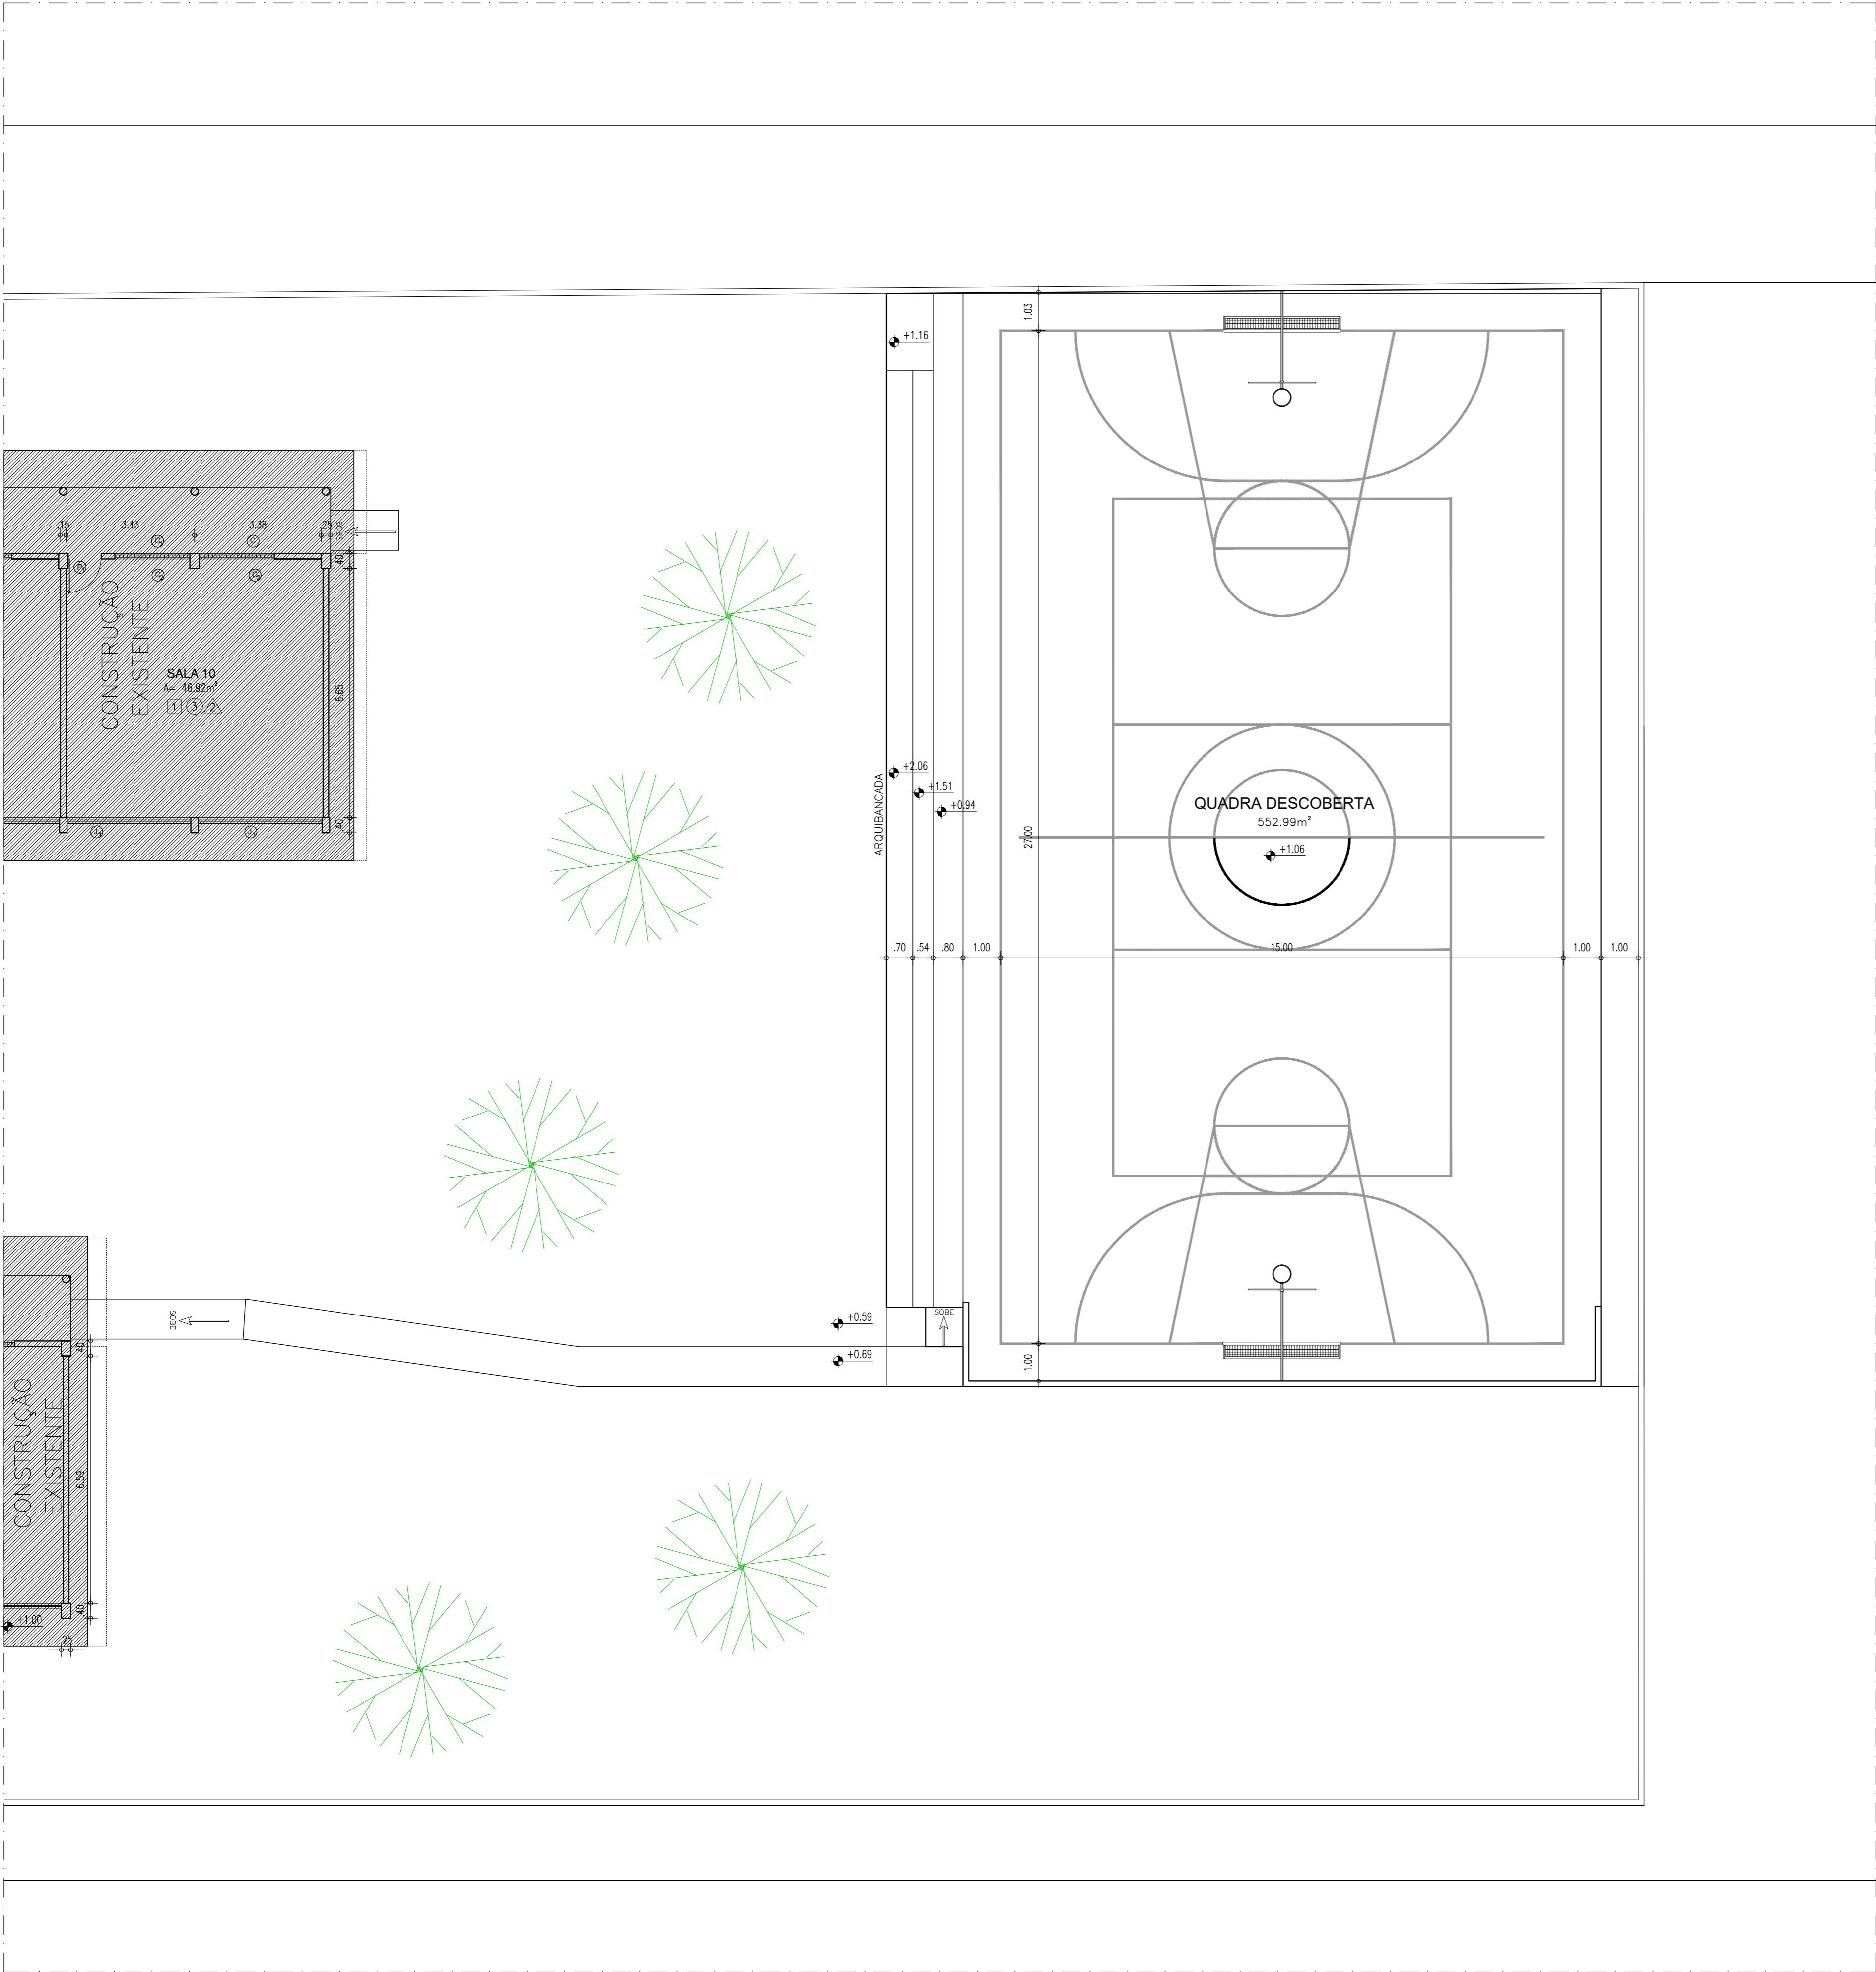

ÁREAS	
AREA DO TERRENO	1.993,23m²
AREA DA QUADRA	552,99m²

HISTÓRICO		
ALTERAÇÃO	REVISÃO	DATA
1.		
2.		
3.		
4.		
5.		
ARQUITETO(A):	ENGENHEIRO(A) RESPONSÁVEL:	PROPRIETÁRIO:

GOVERNO DO
ESTADO DO PIAUÍ

Secretaria de Estado
da Educação / SEDUC

GOVERNO DO ESTADO DO PIAUÍ

SEDUC - SECRETARIA DE ESTADO DA EDUCAÇÃO

21º GRE - TERESINA

DEPARTAMENTO:
UNIDADE DE GESTÃO DA REDE FÍSICA

TÍTULO DO PROJETO:
LEVANTAMENTO ARQUITETÔNICO

ENDEREÇO DO SERVIÇO:
RUA ENF. JOSÉ DE OLIVEIRA, RES. DEUS QUER, BAIRRO BOM PRINCÍPIO

TÍTULO DO DESENHO:
PLANTA DE SITUAÇÃO/LOCAÇÃO E MACROLOCALIZAÇÃO

MUNICÍPIO:
TERESINA - PI

DESENHO:

ZONA:
URBANA

FASE:
LEV. ARQUITETÔNICO

DATA:
SETEMBRO / 2022

DESENHO:

REVISÃO: 01

DESENHO:
LEV. ARQUITETÔNICO

DATA:
SETEMBRO / 2022


REVISÃO: 01

DESENHO:
LEV

PRANCHA:
01/09

ESCALA:
INDICADA

COR	PENA
red	07 0,1
yellow	07 0,2
green	07 0,3
blue	07 0,4
cyan	07 0,5
blue	07 0,6
magenta	07 0,7
white	07 0,8
08	07 0,9
40	40 0,1
94	94 0,1
240	240 0,1
253	253 0,1

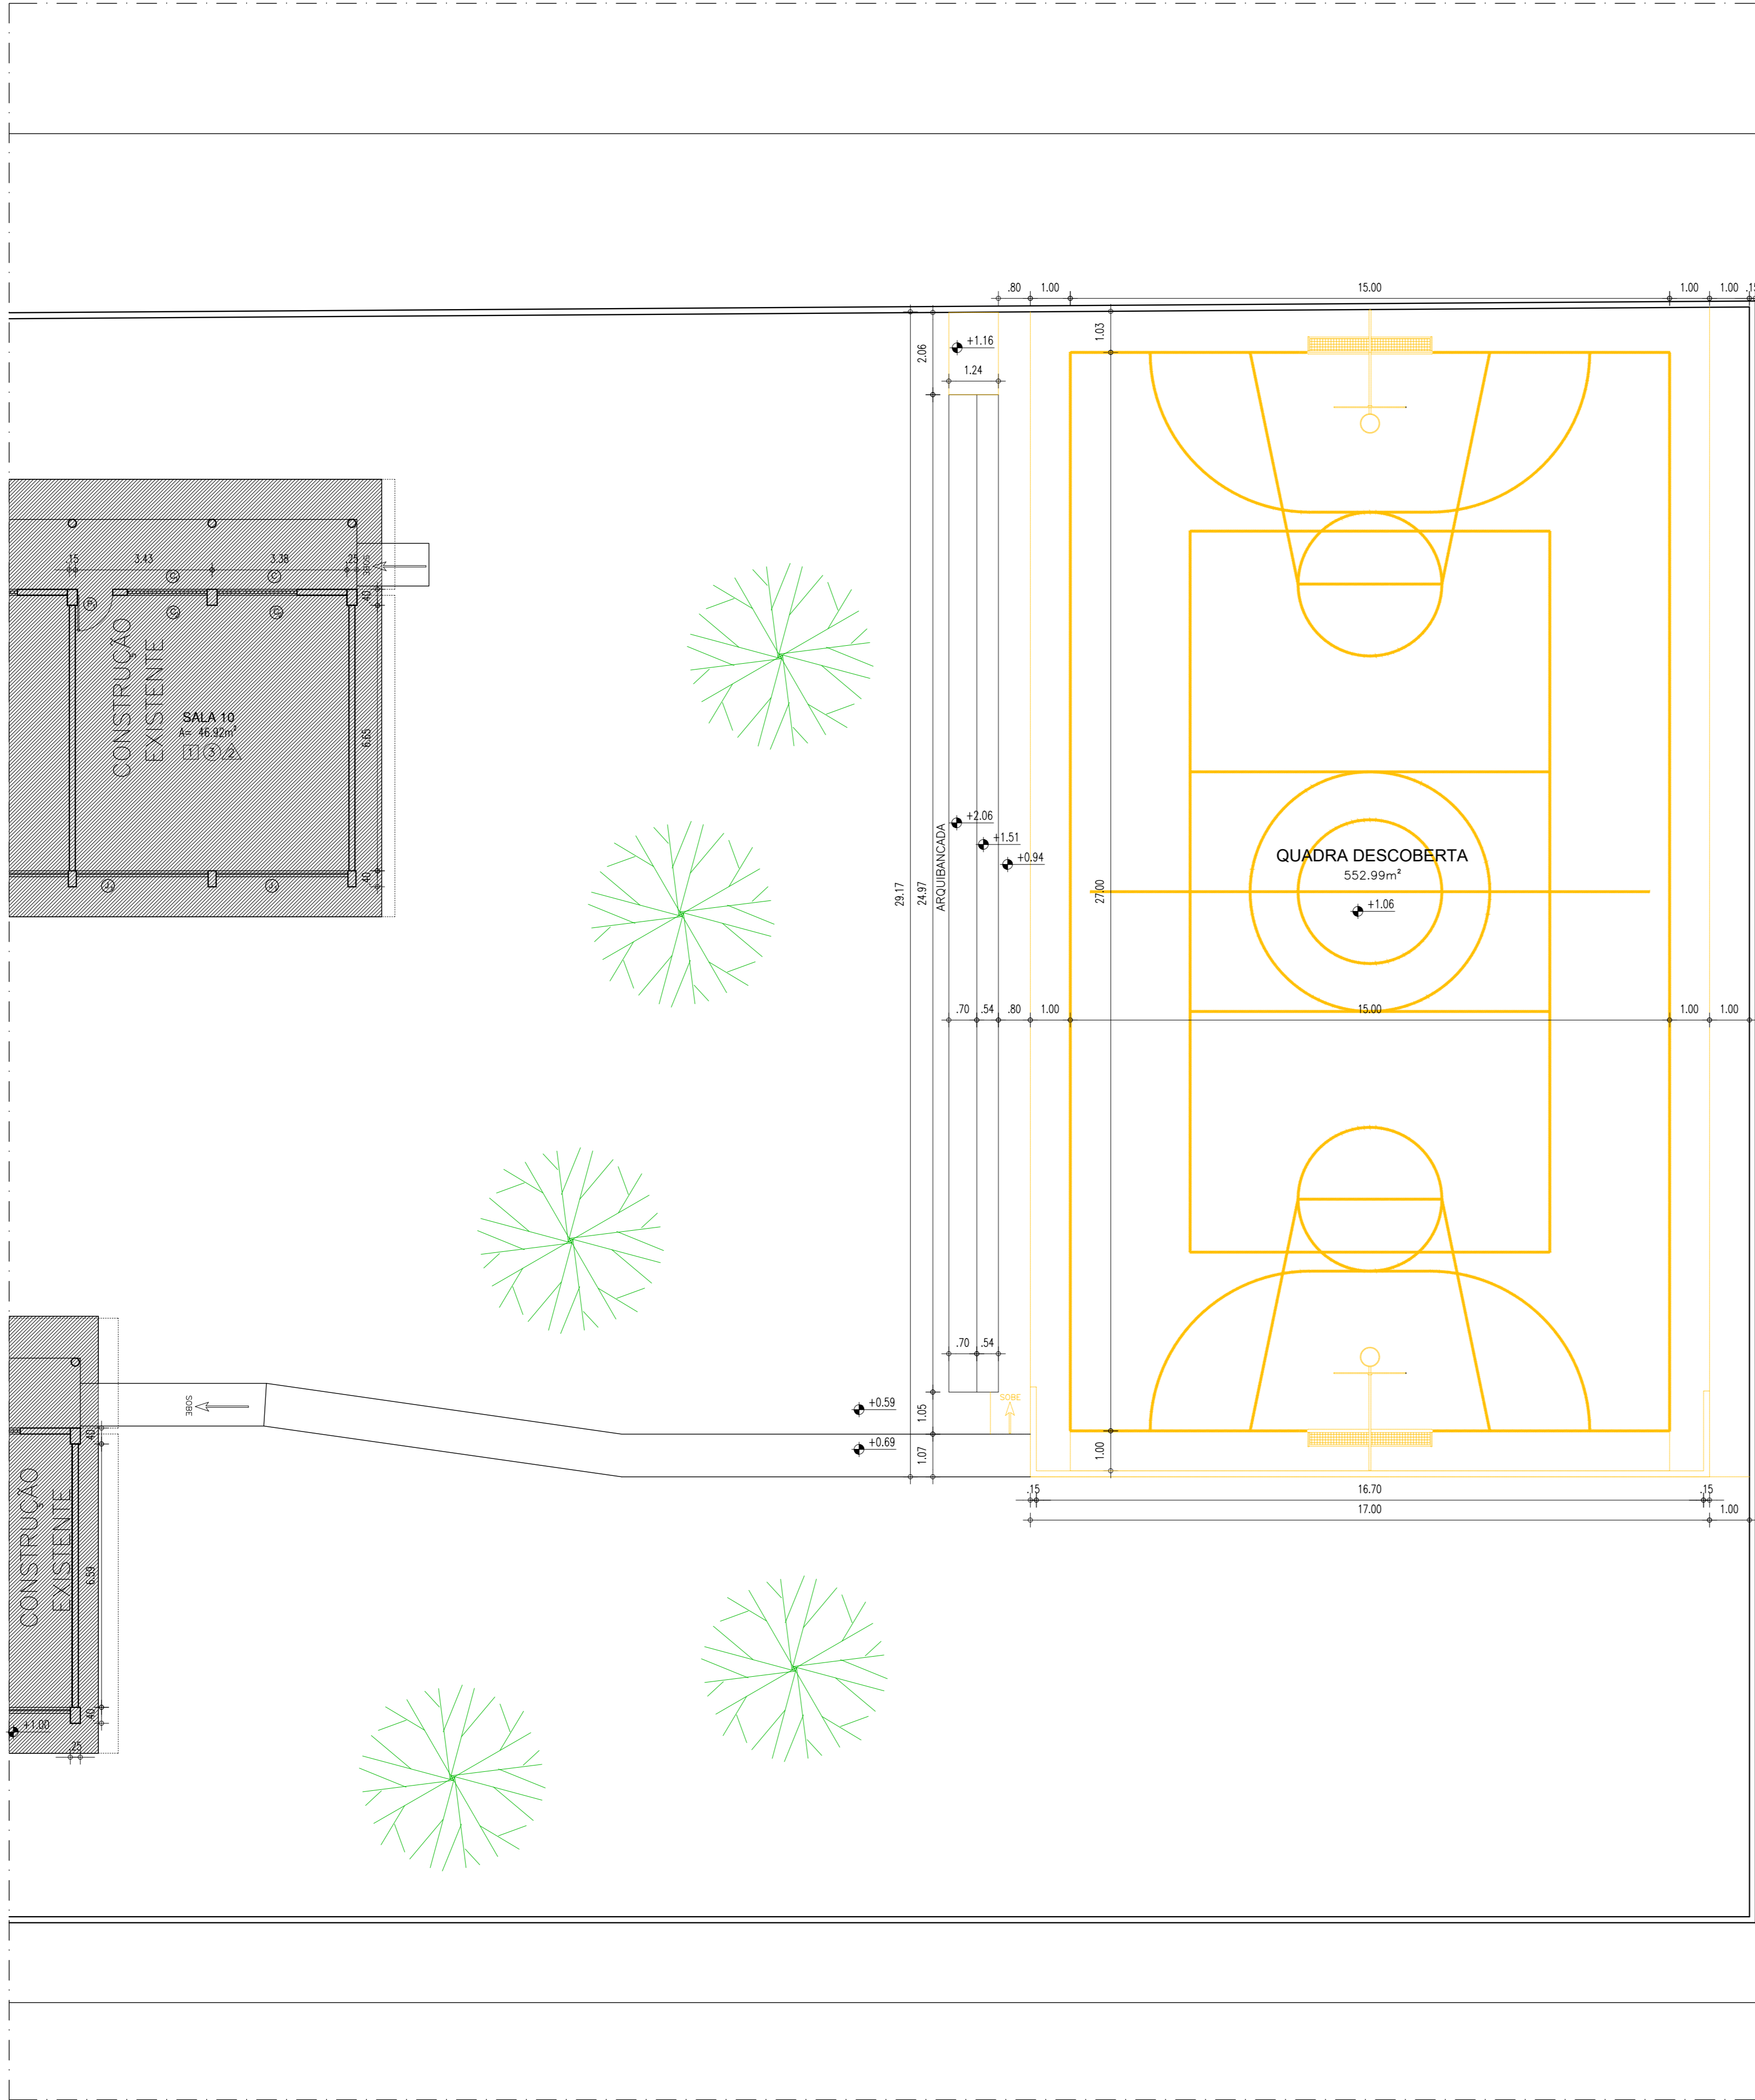

ÁREAS	
ÁREA DO TERRENO	1.993,23m²
ÁREA DA QUADRA	552,99m²

HISTÓRICO		
ALTERAÇÃO	REVISÃO	DATA
1.		
2.		
3.		
4.		
5.		

ARQUITETO(A): SUZY CLARA MARINHO DE O. UCHÔA Arquiteta da Unidade de Gestão de Rede Física - UGRF CRAJ Nº AT4744-4 SP 4815 BR 0000	ENGENHEIRO(A) RESPONSÁVEL:	PROPRIETÁRIO:
---	----------------------------	---------------


GOVERNO DO ESTADO DO PIAUÍ Secretaria de Estado da Educação / SEDUC	GOVERNO DO ESTADO DO PIAUÍ SEDUC - SECRETARIA DE ESTADO DA EDUCAÇÃO 21º GRE - TERESINA
DEPARTAMENTO: UNIDADE DE GESTÃO DA REDE FÍSICA	DESENHO: PROJ
TÍTULO DO PROJETO: PROJETO ARQUITETÔNICO DE REFORMA	PRANCHA: 02/09
ENDEREÇO DO SERVIÇO: RUA ENF. JOSÉ DE OLIVEIRA, RES. DEUS QUER, BAIRRO BOM PRINCÍPIO	ESCALA: INDICADA
TÍTULO DO DESENHO: PLANTA DE DEMOLIÇÃO	REVISÃO: REVISÃO 01
MUNICÍPIO: TERESINA - PI	ZONA: URBANA
DESENHO:	FASE: PROJETO DE REFORMA
	DATA: SETEMBRO / 2022

LEGENDA	
	ALVENARIA EXISTENTE/AMAR
	ALVENARIA EXISTENTE/DEMOLIR
	ALVENARIA INSTALAR/CONSTRUIR

COR PENA		
red	07	0,1
yellow	07	0,2
green	07	0,3
cyan	07	0,4
blue	07	0,5
magenta	07	0,6
white	07	0,7
08	07	0,1
40	40	0,1
94	94	0,1
240	240	0,1
253	253	0,1

COR_PENA
red 07 0.1
yellow 07 0.2
green 07 0.3
cyan 07 0.4
blue 07 0.5
magenta 07 0.6
white 07 0.7
08 07 0.1
40 40 0.1
94 94 0.1
240 240 0.1
253 253 0.1

LEGENDA
ALVENARIA EXISTENTE/MANTER
ALVENARIA EXISTENTE/DEMOLIR
ALVENARIA INSTALAR/CONSTRUIR

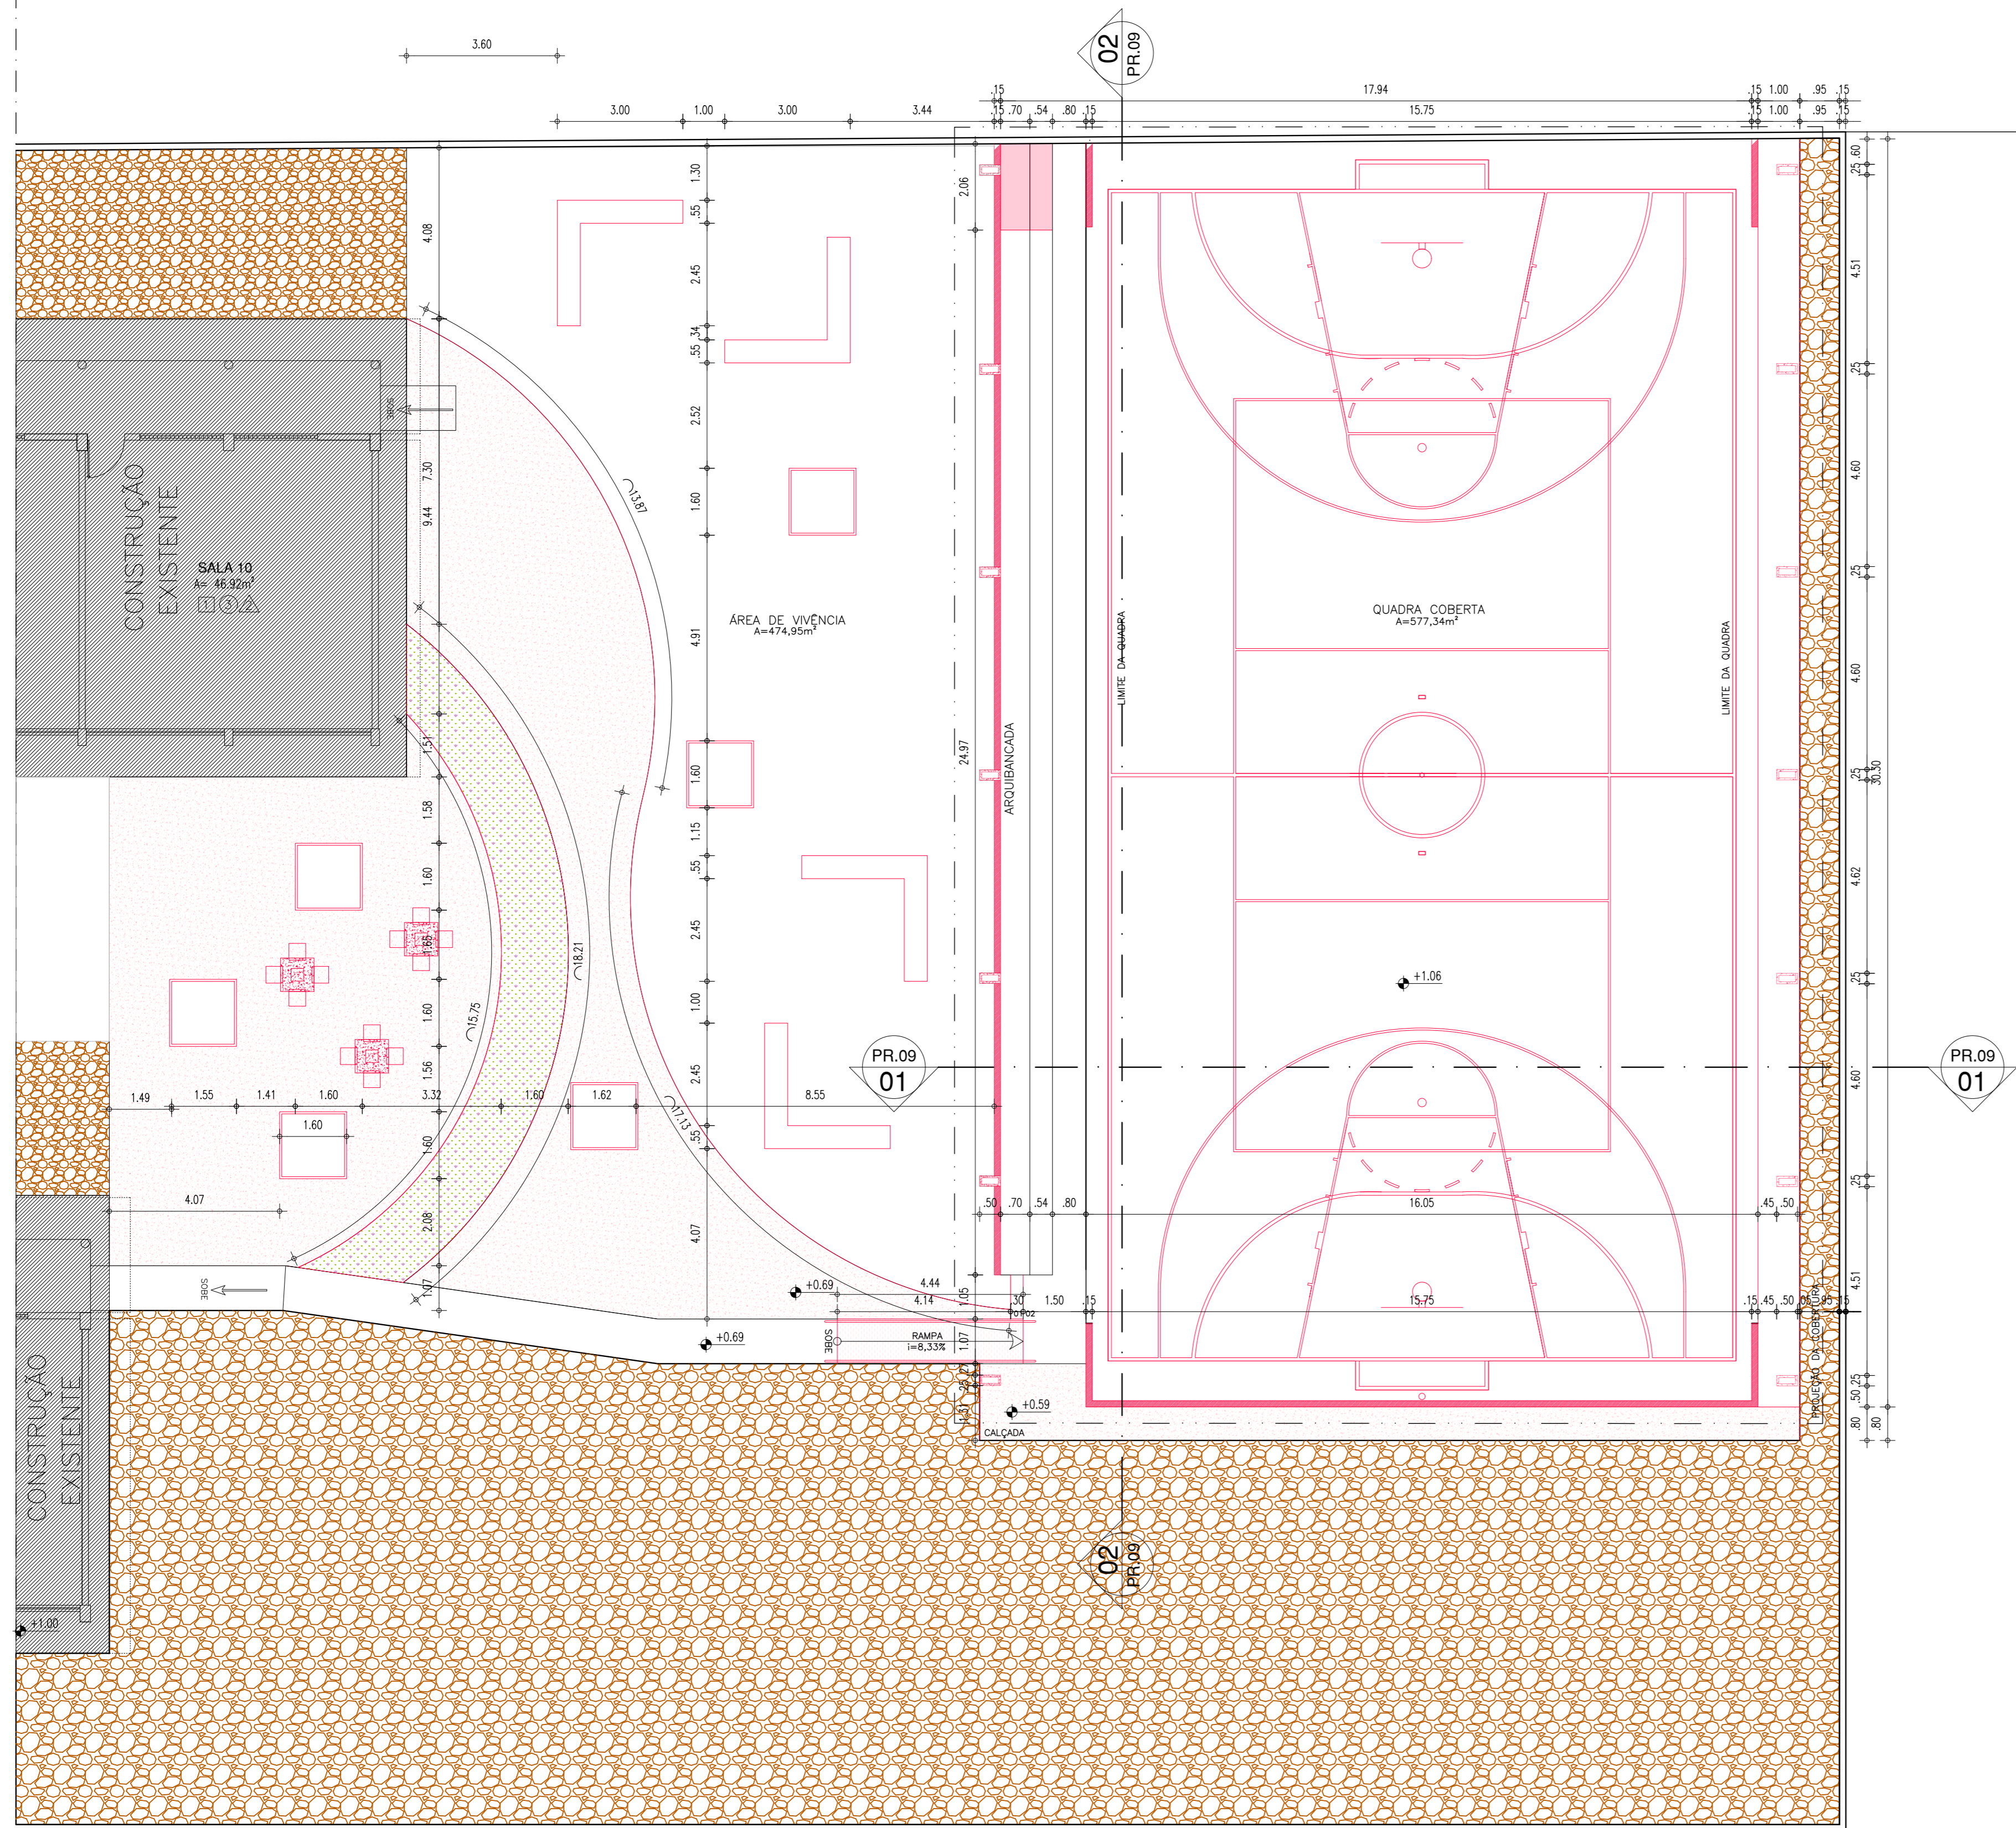


QUADRO DE ÁREAS			
ITEM	DISCRIMINAÇÃO	UNID.	QUANT.
01	ÁREA DO TERRENO	m²	1.993,23
02	ÁREA DA QUADRA DESCOBERTA EXISTENTE	m²	552,99
03	ÁREA DE COBERTURA A CONSTRUIR	m²	642,91
04	ÁREA DE PISO DA QUADRA REFORMADA	m²	577,34
05	ÁREA DE VIVÊNCIA	m²	474,95

HISTÓRICO		
ALTERAÇÃO	REVISÃO	DATA
1.		
2.		
3.		
4.		
5.		
ARQUITETO(A): SUZY CLARA MARINHO DE O. UCHOA Arquiteta da Unidade de Gestão de Rede Física - UGRF CUI Nº AT14744-4	ENGENHEIRO(A) RESPONSÁVEL:	PROPRIETÁRIO:

GOVERNO DO ESTADO DO PIAUÍ Secretaria de Estado da Educação / SEDUC		GOVERNO DO ESTADO DO PIAUÍ SEDUC - SECRETARIA DE ESTADO DA EDUCAÇÃO 21º GRE - TERESINA	
DEPARTAMENTO: UNIDADE DE GESTÃO DA REDE FÍSICA	TÍTULO DO PROJETO: PROJETO ARQUITETÔNICO DE REFORMA	DESENHO: PROJ	PRANCHA: 03/09
ENDEREÇO DO SERVIÇO: RUA ENF. JOSÉ DE OLIVEIRA, RES. DEUS QUER, BAIRRO BOM PRINCÍPIO	TÍTULO DO DESENHO: PLANTA BAIXA DE CONSTRUÇÃO	ESCALA: INDICADA	REVISÃO: REVISÃO 01
MUNICÍPIO: TERESINA - PI	ZONA: URBANA	FASE: PROJETO DE REFORMA	DATA: SETEMBRO / 2022

03 PLANTA BAIXA
ESCALA : 1/100

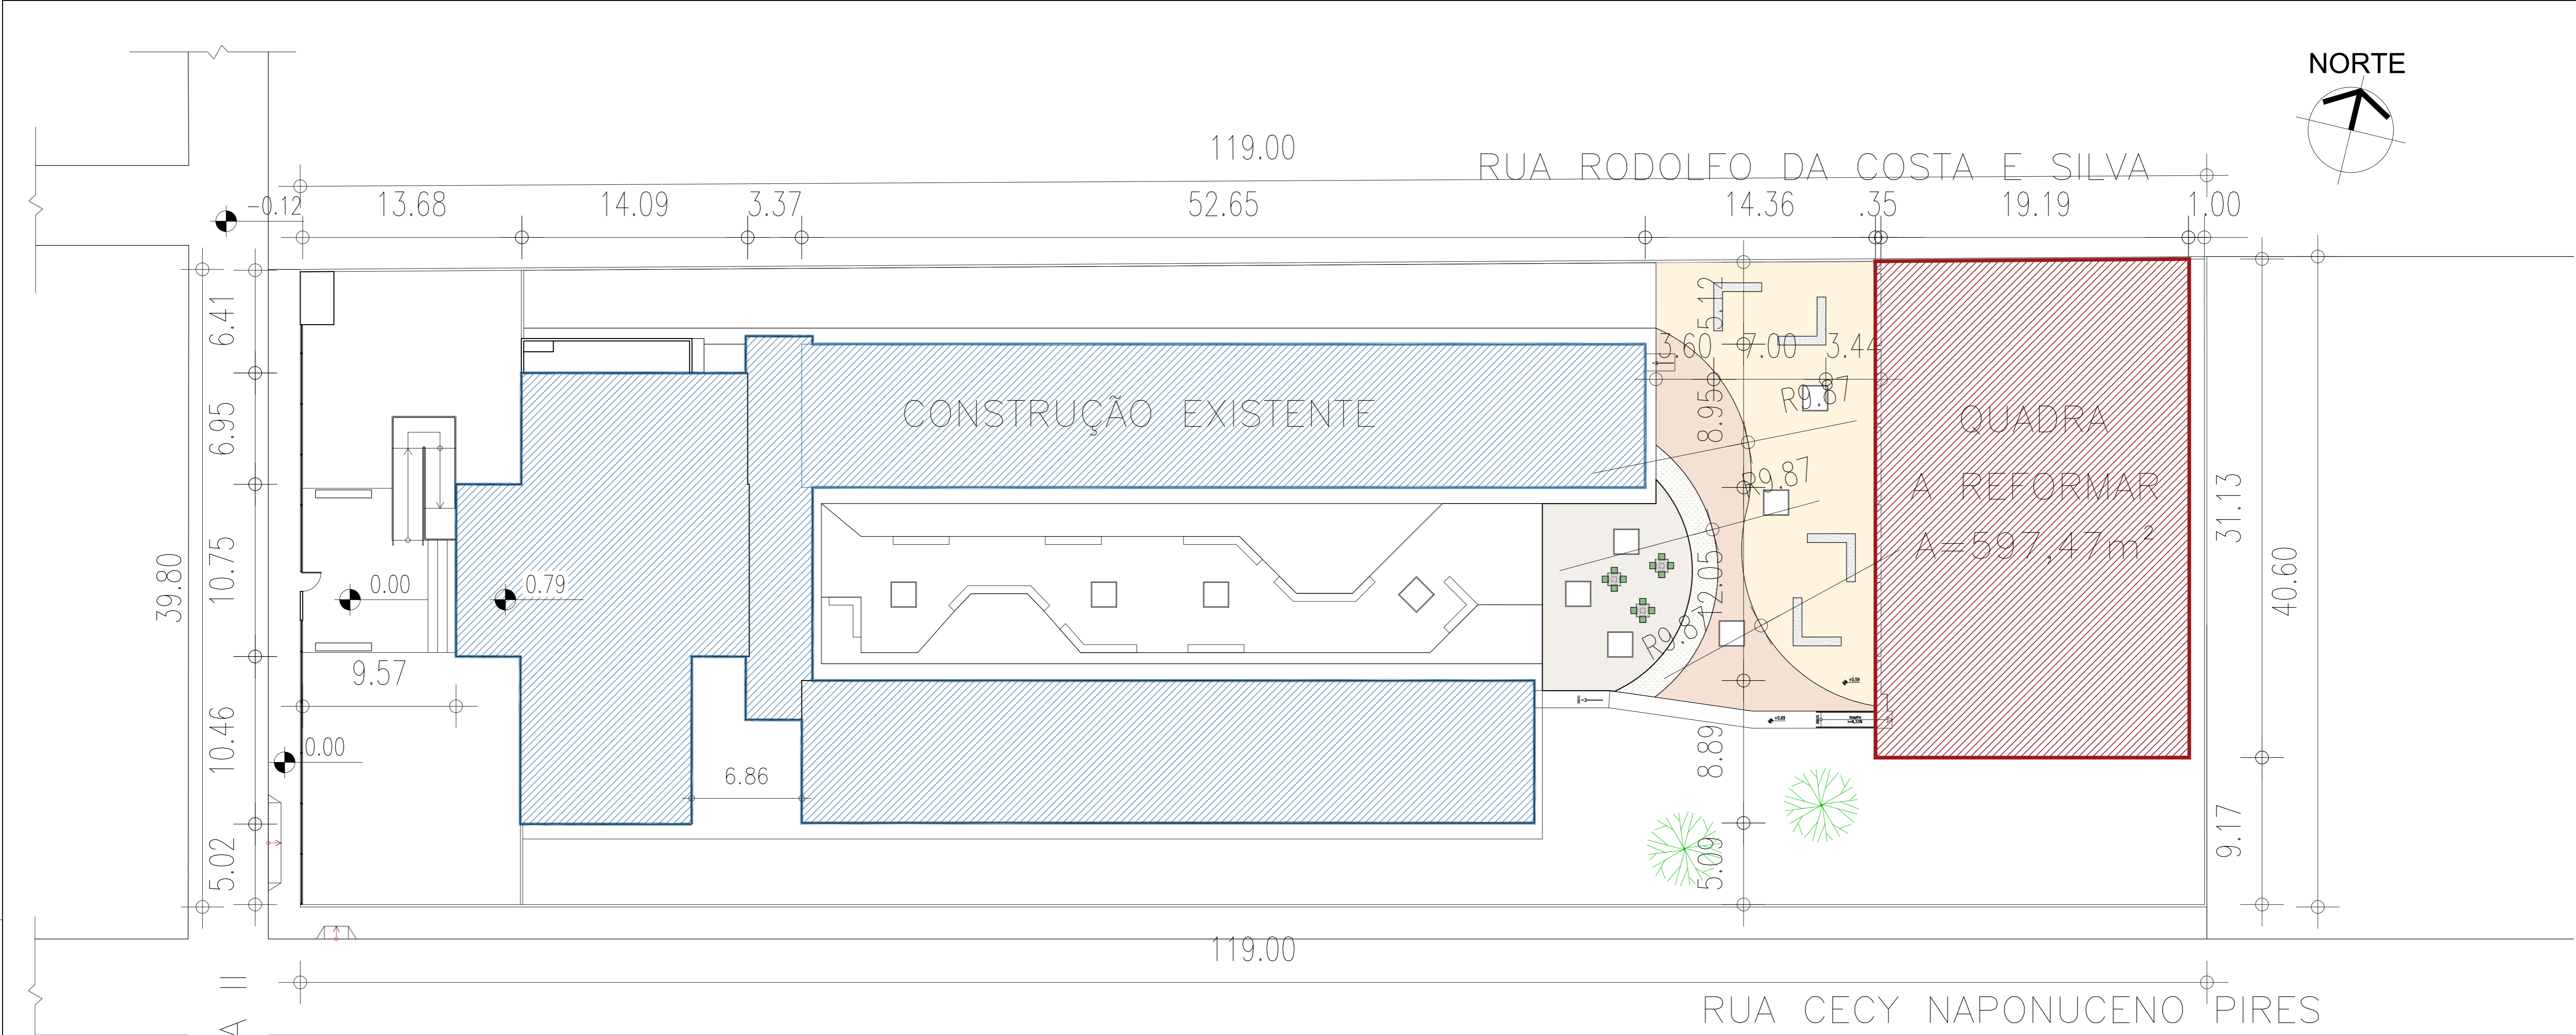

04 PLANTA DE IMPLANTAÇÃO

ESCALA : 1/200



QUADRO DE COORDENADAS GEOGRÁFICAS

- LATITUDE: - 5.12075°
- LONGITUDE: - 42.70815°


QUADRO DE ÁREAS

ITEM	DISCRIMINAÇÃO	UNID.	QUANT.
01	ÁREA DO TERRENO	m²	1.993,23
02	ÁREA DA QUADRA DESCOBERTA EXISTENTE	m²	552,99
03	ÁREA DE COBERTURA A CONSTRUIR	m²	642,51
04	ÁREA DE PISO DA QUADRA REFORMADA	m²	577,34
05	ÁREA DE VIVÊNCIA	m²	474,95

HISTÓRICO		
ALTERAÇÃO	REVISÃO	DATA
1.		
2.		
3.		
4.		
5.		
ARQUITETO(A): SUZY CLARA MARINHO DE O. UCHÔA Arquiteta da Unidade de Gestão da Rede Física - UGERF CNU Nº AT4744-4 Mº 4815 2019	ENGENHEIRO(A) RESPONSÁVEL:	PROPRIETÁRIO:

GOVERNO DO ESTADO DO PIAUÍ Secretaria de Estado da Educação / SEDUC	GOVERNO DO ESTADO DO PIAUÍ SEDUC - SECRETARIA DE ESTADO DA EDUCAÇÃO 21º GRE - TERESINA	
	DEPARTAMENTO: UNIDADE DE GESTÃO DA REDE FÍSICA	DESENHO: PROJ
TÍTULO DO PROJETO: PROJETO ARQUITETÔNICO DE REFORMA	ENDEREÇO DO SERVIÇO: RUA ENF. JOSÉ DE OLIVEIRA, RES. DEUS QUER, BAIRRO BOM PRINCÍPIO	PRANCHA: 04/09
TÍTULO DO DESENHO: PLANTA BAIXA DE IMPLANTAÇÃO	MUNICÍPIO: TERESINA - PI	ESCALA: INDICADA
DESENHO:	FASE: PROJETO DE REFORMA	DATA: SETEMBRO / 2022
		REVISÃO: REVISÃO 01

COR	PENA
red	07 0.1
yellow	07 0.2
green	07 0.3
cyan	07 0.4
blue	07 0.5
magenta	07 0.6
white	07 0.7
08	07 0.1
40	40 0.1
94	94 0.1
240	240 0.1
253	253 0.1


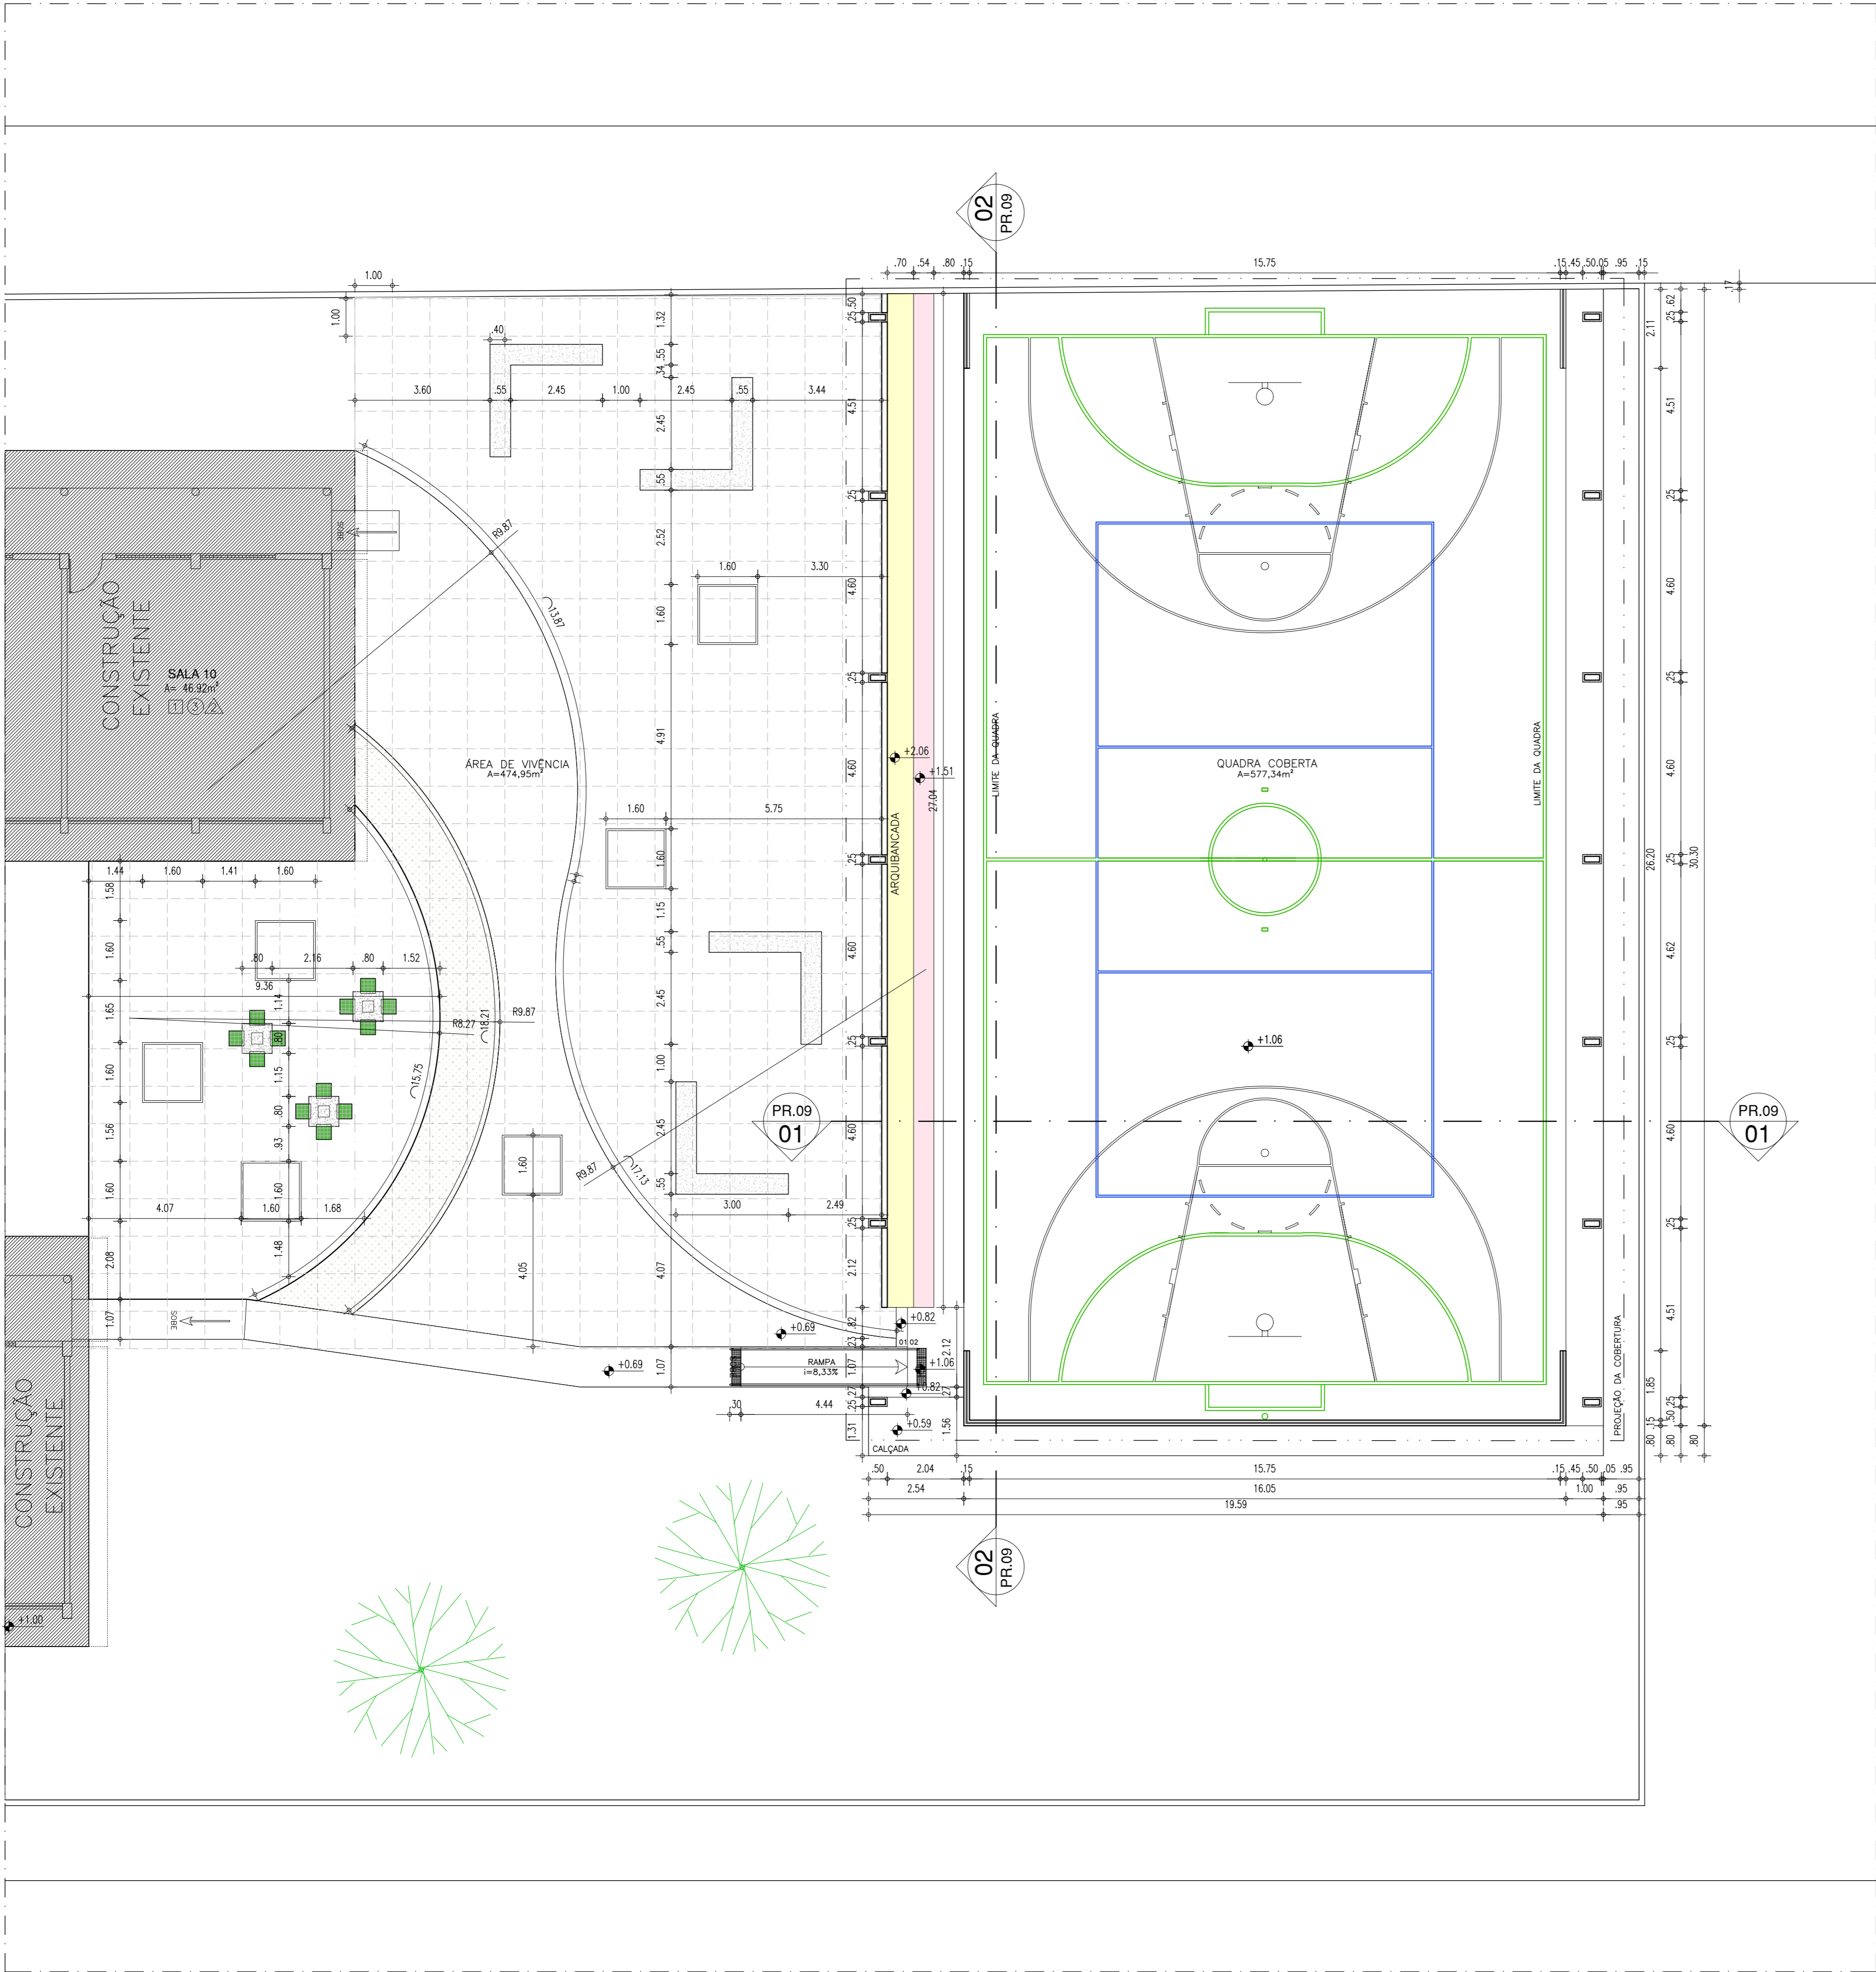


QUADRO DE ÁREAS			
ITEM	DISCRIMINAÇÃO	UNID.	QUANT.
01	ÁREA DO TERRENO	m²	1.993,23
02	ÁREA DA QUADRA DESCOBERTA EXISTENTE	m²	552,89
03	ÁREA DE COBERTURA A CONSTRUIR	m²	542,51
04	ÁREA DE PROJ DA QUADRA REFORMADA	m²	577,34
05	ÁREA DE VIVÊNCIA	m²	474,95

HISTÓRICO		
ALTERAÇÃO	REVISÃO	DATA
1.		
2.		
3.		
4.		
5.		
ARQUITETO(A): SUZY CLARA MARINHO DE O. UCHOA Arquiteta da Unidade de Gestão de Rede Física - UGERF CRL nº 1414744-4	ENGENHEIRO(A) RESPONSÁVEL:	PROPRIETÁRIO:

GOVERNO DO ESTADO DO PIAUÍ Secretaria de Estado da Educação / SEDUC	GOVERNO DO ESTADO DO PIAUÍ SEDUC - SECRETARIA DE ESTADO DA EDUCAÇÃO 21º GRE - TERESINA
---	---

DEPARTAMENTO: UNIDADE DE GESTÃO DA REDE FÍSICA	DESENHO: PROJ
TÍTULO DO PROJETO: PROJETO ARQUITETÔNICO DE REFORMA	PRANCHA: 05/09
ENDEREÇO DO SERVIÇO: RUA ENF. JOSÉ DE OLIVEIRA, RES. DEUS QUER, BAIRRO BOM PRINCÍPIO	ESCALA: INDICADA
TÍTULO DO DESENHO: PLANTA BAIXA TÉCNICA	REVISÃO: REVISÃO 01
MUNICÍPIO: TERESINA - PI	FASE: PROJETO DE REFORMA
DATA: SETEMBRO / 2022	

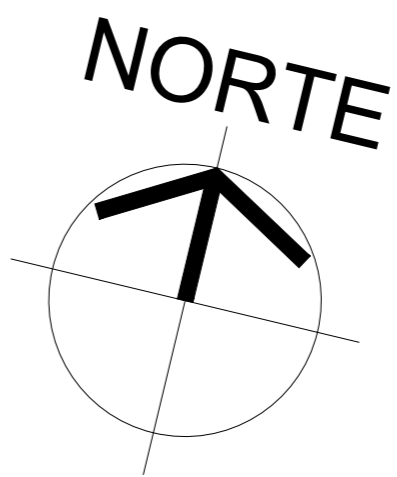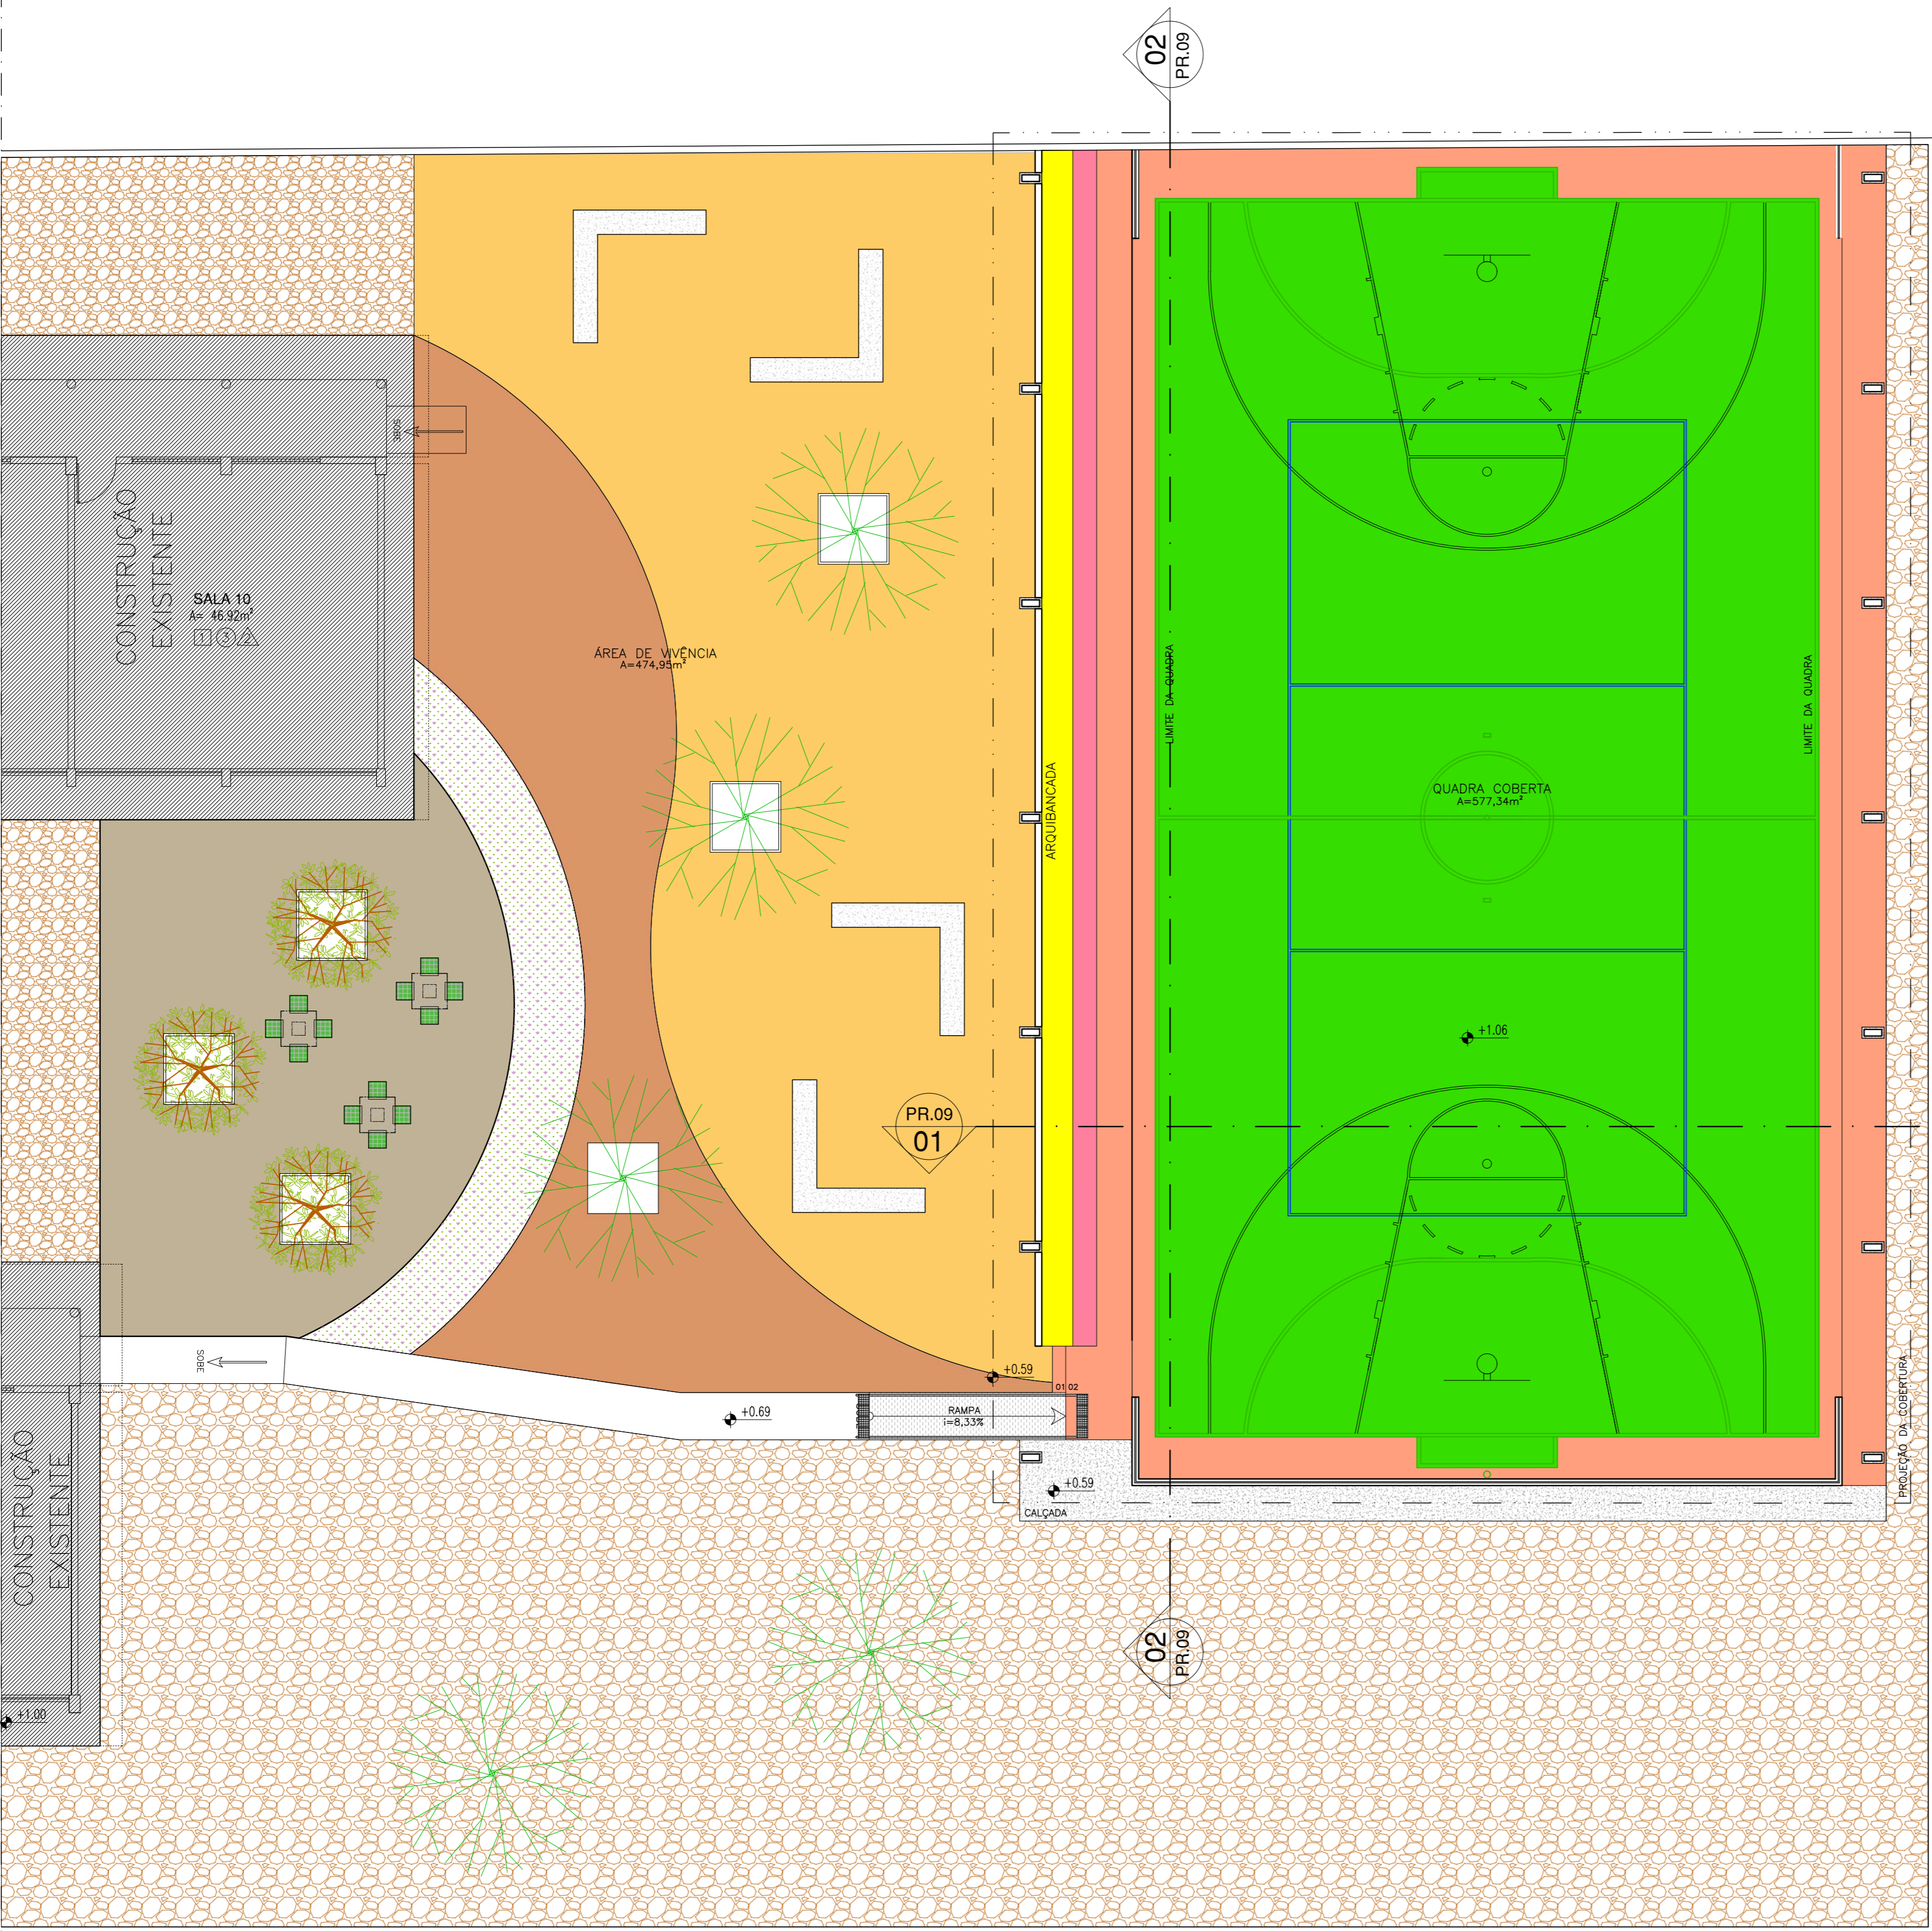



LEGENDA DE PAGINAÇÃO DE PISO

- PISO EM CIMENTO ASPERO ACABAMENTO FINAL COM PINTURA PARA PISO VERBRÁS COR AMARELO (REF.: 2056) OU SIMILAR
- PISO EM CIMENTO ASPERO ACABAMENTO FINAL COM PINTURA PARA PISO VERBRÁS COR CONCRETO (REF.: 2051) OU SIMILAR
- PISO EM CIMENTO ASPERO ACABAMENTO FINAL COM PINTURA PARA PISO VERBRÁS COR CASTOR (REF.: 2052) OU SIMILAR
- PISO DE ALTA RESISTÊNCIA NA COR MARROM
- PISO DE ALTA RESISTÊNCIA NA COR VERDE
- ARQUIBANCADA PINTADA NA COR ROSA
- ARQUIBANCADA PINTADA NA COR AMARELA
- PISO EM CIMENTO ASPERO
- FORMAÇÃO: TRAPICHE/BAIXA ROXA
- TERRENO NATURAL

HISTÓRICO		
ALTERAÇÃO	REVISÃO	DATA
1.		
2.		
3.		
4.		
5.		
ARQUITETO(A): SUZY CLARA MARINHO DE O. UCHOA Arquiteta da Unidade de Gestão de Rede Física - UGRF CUI Nº AT1744-4	ENGENHEIRO(A) RESPONSÁVEL:	PROPRIETÁRIO:

GOVERNO DO ESTADO DO PIAUÍ	
Secretaria de Estado da Educação / SEDUC	
SEDUC - SECRETARIA DE ESTADO DA EDUCAÇÃO	
21º GRE - TERESINA	
DEPARTAMENTO: UNIDADE DE GESTÃO DA REDE FÍSICA	DESENHO: PROJ
TÍTULO DO PROJETO: PROJETO ARQUITETÔNICO DE REFORMA	PRANCHA: 06/09
ENDEREÇO DO SERVIÇO: RUA ENF. JOSÉ DE OLIVEIRA, RES. DEUS QUER, BAIRRO BOM PRINCÍPIO	ESCALA: INDICADA
TÍTULO DO DESENHO: PLANTA BAIXA DE LAYOUT	REVISÃO: REVISÃO 01
MUNICÍPIO: TERESINA - PI	FASE: PROJETO DE REFORMA
DESENHO:	DATA: SETEMBRO / 2022

COR PENA
red 07 0,1
yellow 07 0,2
green 07 0,3
cyan 07 0,4
blue 07 0,5
magenta 07 0,6
white 07 0,7
08 07 0,1
40 40 0,1
94 94 0,1
240 240 0,1
253 253 0,1

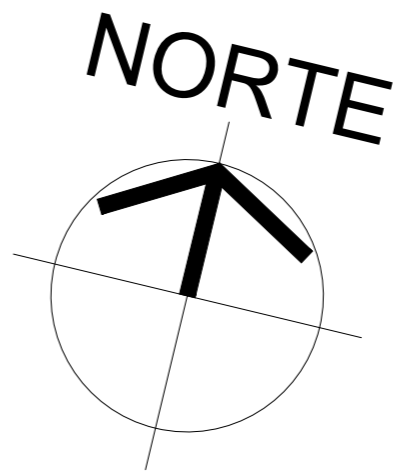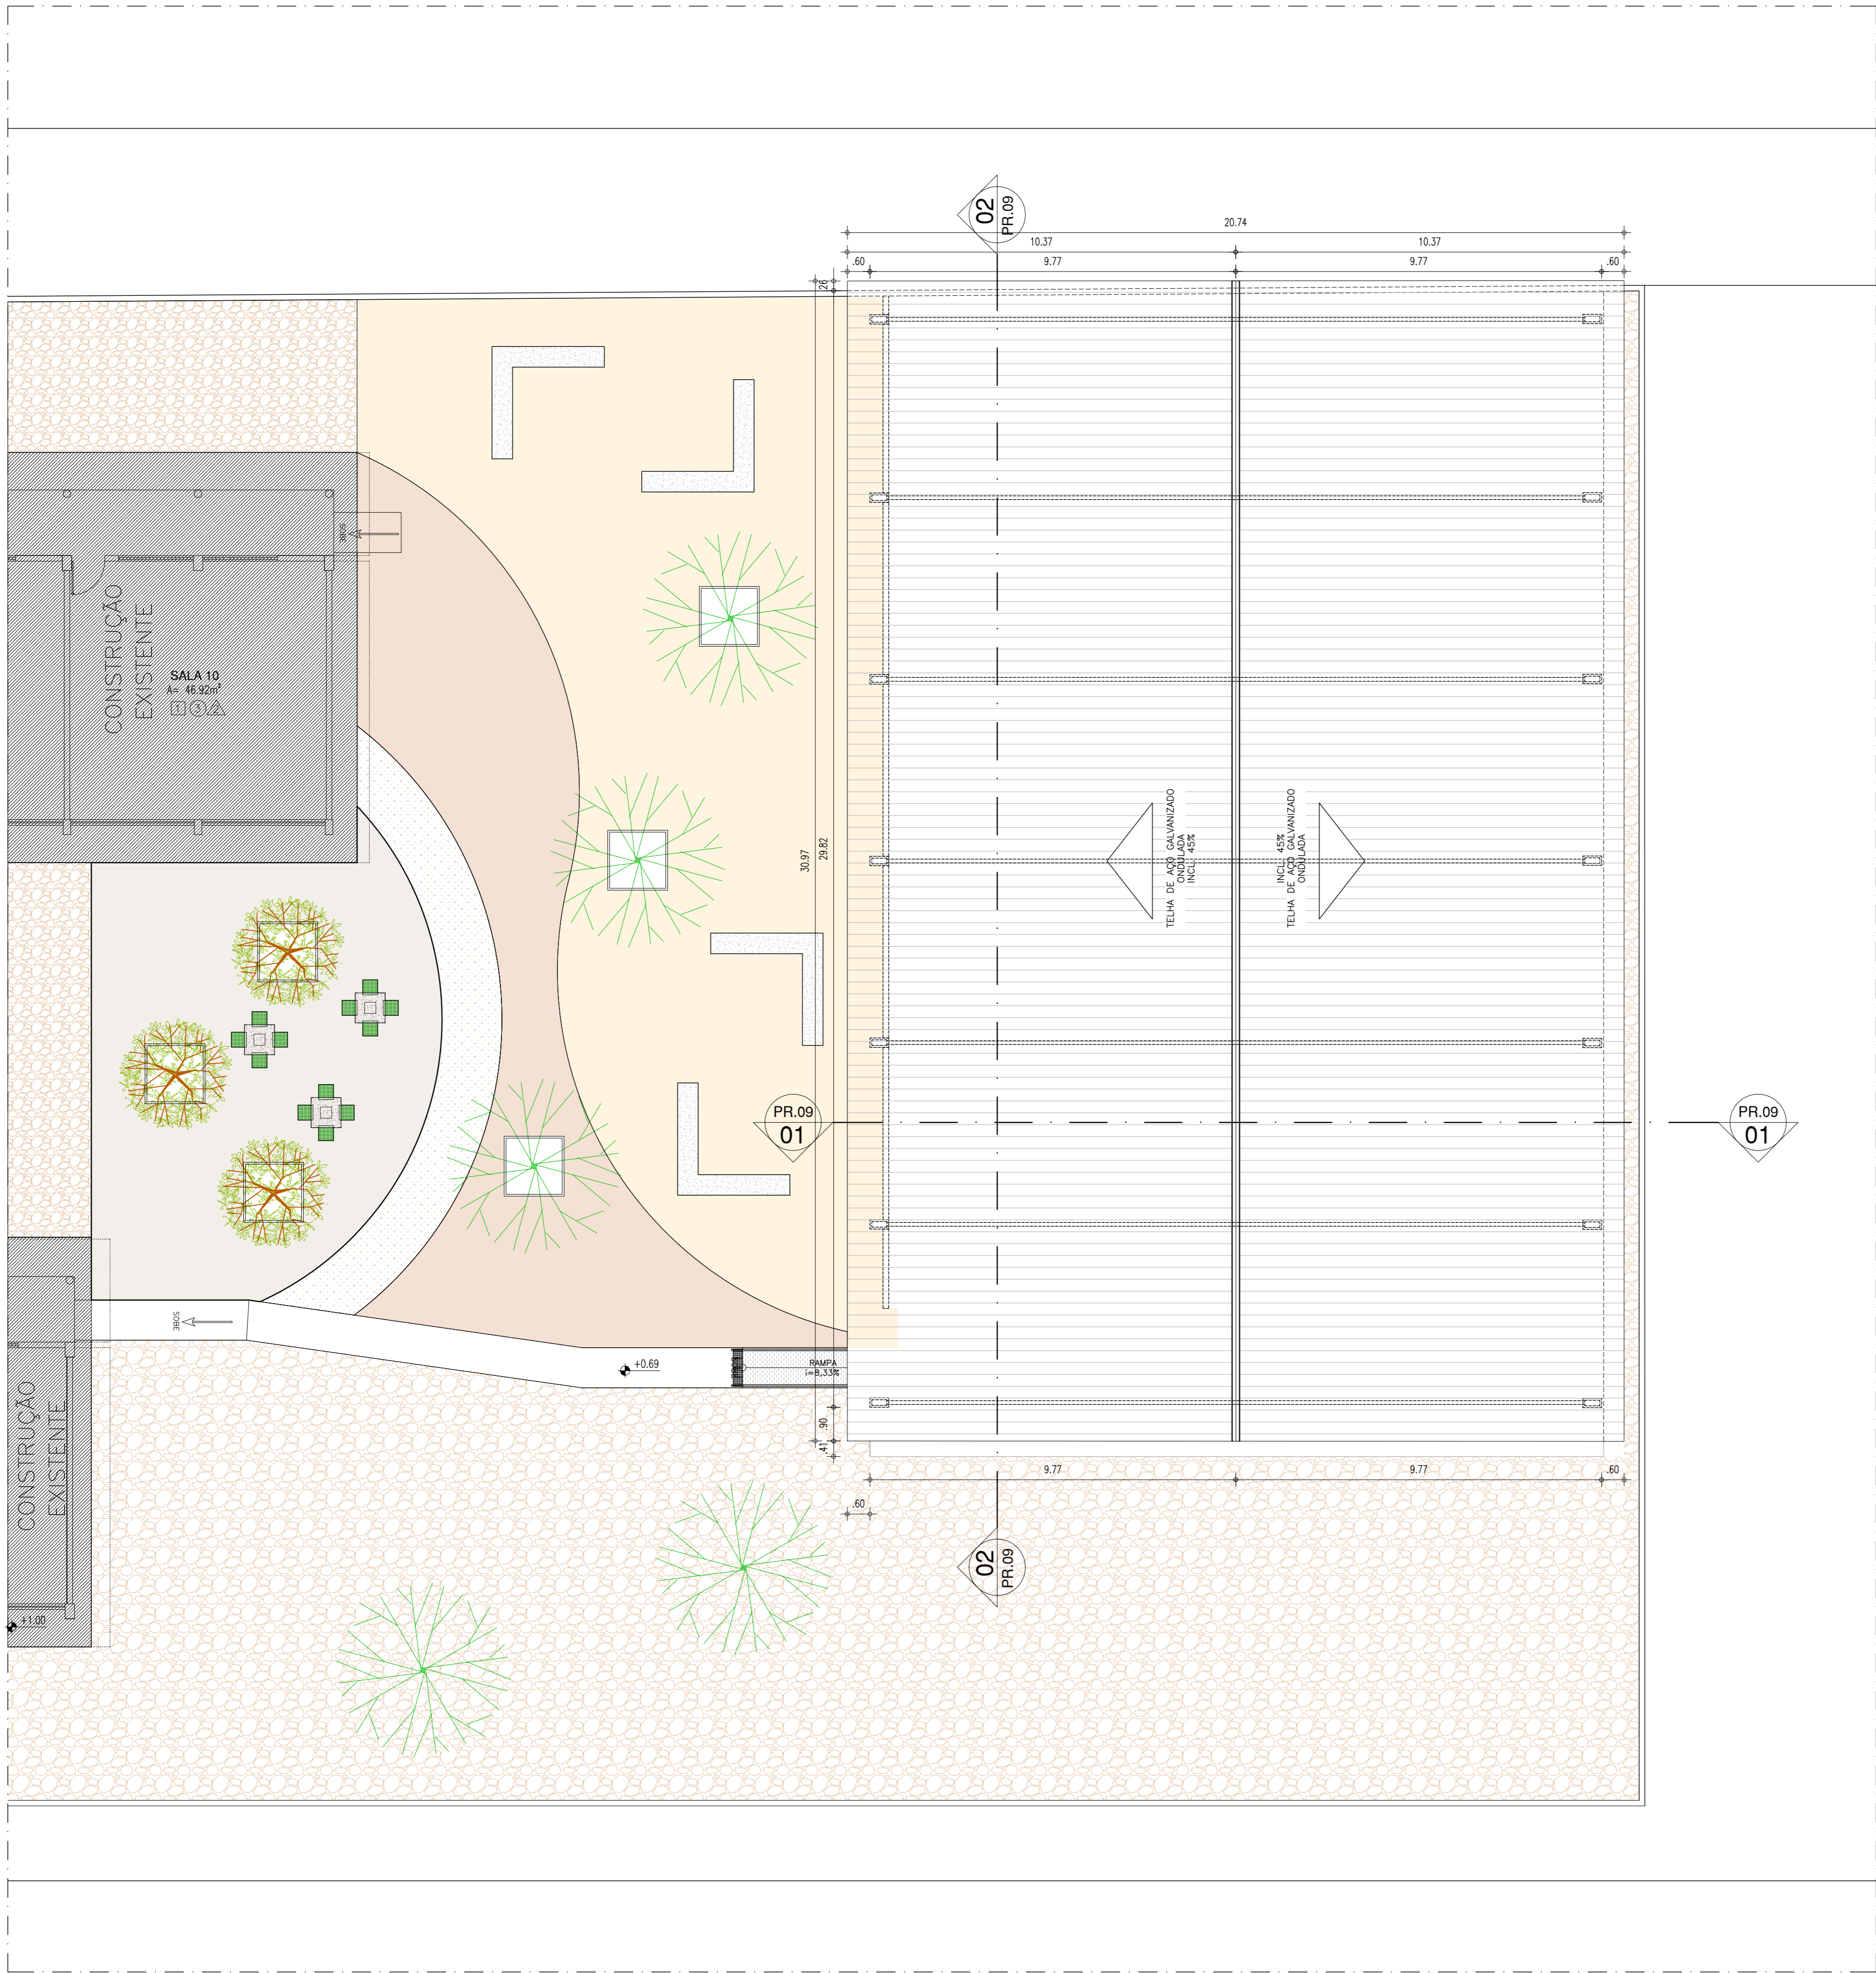

QUADRO DE ÁREAS			
ITEM	DISCRIMINAÇÃO	UNID.	QUANT.
01	ÁREA DO TERRENO	m²	1.993,23
02	ÁREA DA QUADRA DE COBERTURA EXISTENTE	m²	552,99
03	ÁREA DE COBERTURA A CONSTRUIR	m²	642,51
04	ÁREA DE PISO DA QUADRA REFORMADA	m²	577,34
05	ÁREA DE VIVÊNCIA	m²	474,95

HISTÓRICO		
ALTERAÇÃO	REVISÃO	DATA
1.		
2.		
3.		
4.		
5.		
ARQUITETO(A): SUZY CLARA MARINHO DE O. UCHOA Arquiteta da Unidade de Gestão de Rede Física - UGRF CRAJ Nº AT14744-4	ENGENHEIRO(A) RESPONSÁVEL:	PROPRIETÁRIO:

GOVERNO DO
ESTADO DO PIAUÍ

Secretaria de Estado
da Educação / SEDUC

GOVERNO DO ESTADO DO PIAUÍ
SEDUC - SECRETARIA DE ESTADO DA EDUCAÇÃO
21º GRE - TERESINA

DEPARTAMENTO:
UNIDADE DE GESTÃO DA REDE FÍSICA

TÍTULO DO PROJETO:
PROJETO ARQUITETÔNICO DE REFORMA

ENDEREÇO DO SERVIÇO:
RUA ENF. JOSÉ DE OLIVEIRA, RES. DEUS QUER, BAIRRO BOM PRINCÍPIO

TÍTULO DO DESENHO:
PLANTA BAIXA DE COBERTURA

MUNICÍPIO:
TERESINA - PI

DESENHO:

ZONA:
URBANA

DATA:
SETEMBRO / 2022

REVISÃO: 01


DESENHO:
PROJETO DE REFORMA

REVISÃO: 01

DESENHO:
PROJ

PRANCHA:
07/09

ESCALA:
INDICADA

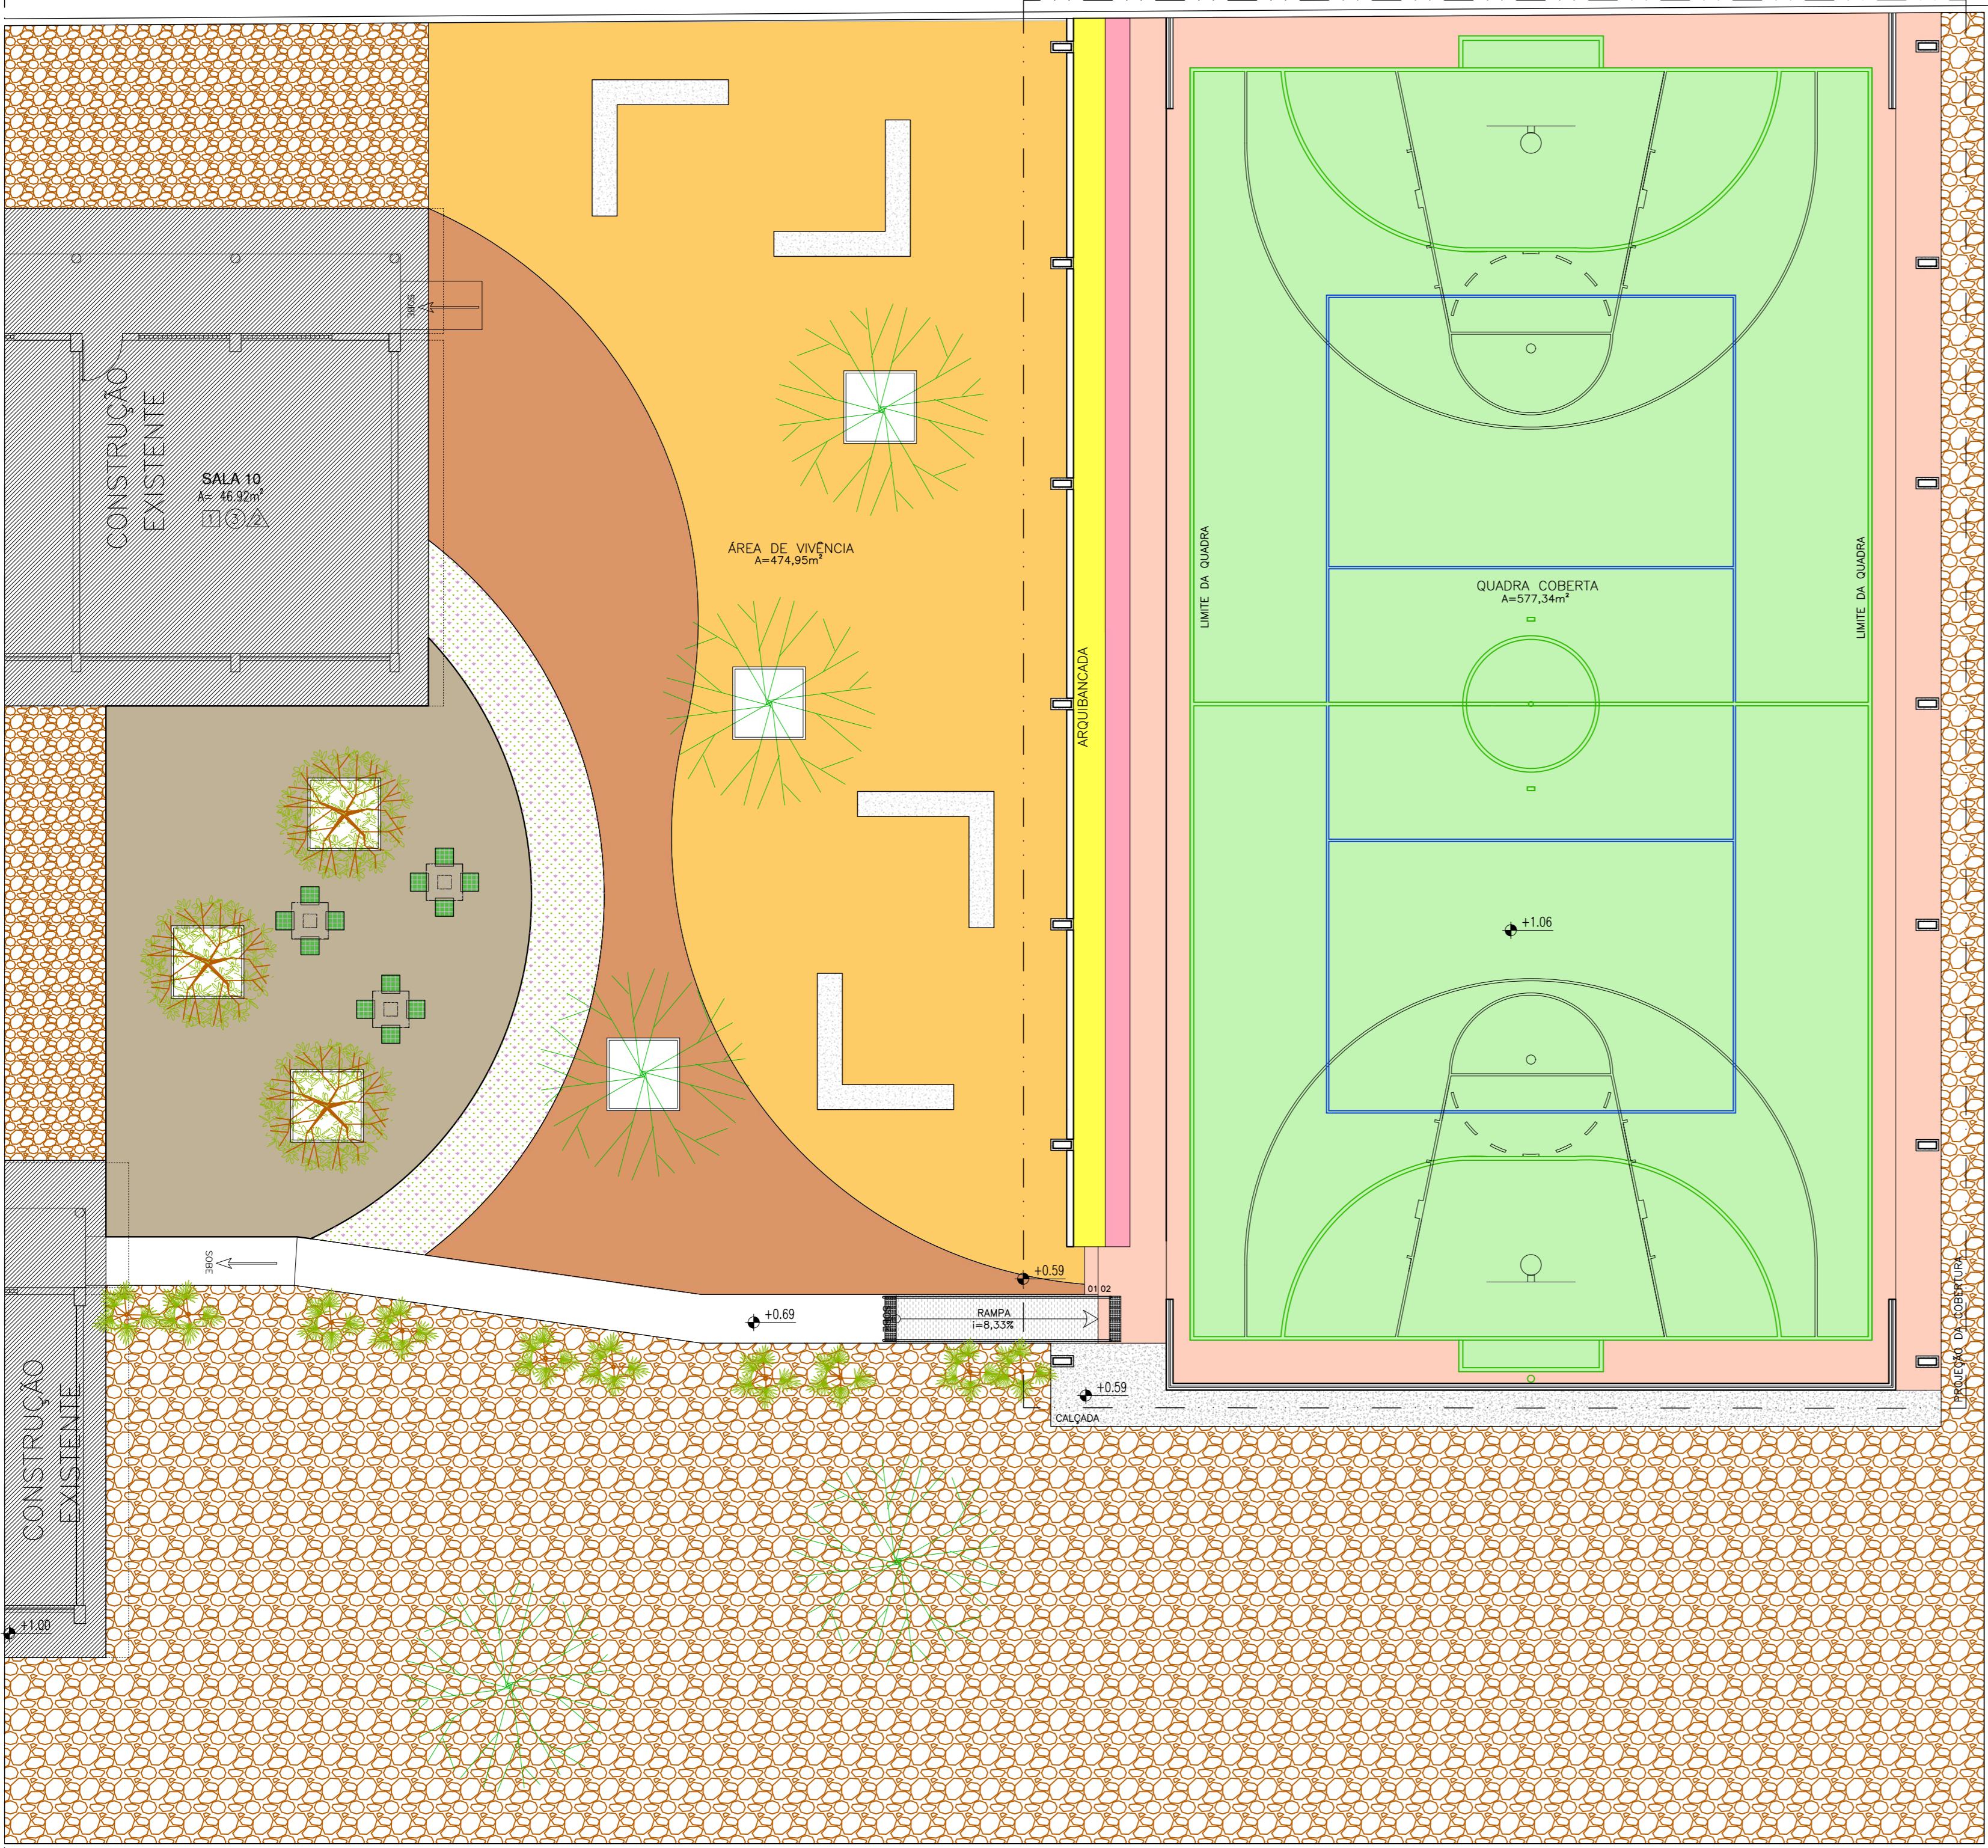


LEGENDA PAISAGISMO	
	ÁRVORE EXISTENTE
	PLUMERIA RUBRA - JASMIM-MANGA
	IXORA BRANCA
	FORRAÇÃO: TRAPIDERABA-ROXA - Tradescantia pallida purpurea

LEGENDA DE PISO	
	PISO EM CIMENTO ÁSPERO ACABAMENTO FINAL COM PINTURA PARA PISO VERDEIRAS COR AMARELO (REF.: 2056) OU SIMILAR
	PISO EM CIMENTO ÁSPERO ACABAMENTO FINAL COM PINTURA PARA PISO VERDEIRAS COR CONCRETO (REF.: 2051) OU SIMILAR
	PISO EM CIMENTO ÁSPERO ACABAMENTO FINAL COM PINTURA PARA PISO VERDEIRAS COR CASTOR (REF.: 2052) OU SIMILAR
	PISO EM CIMENTO ÁSPERO
	FORRAÇÃO: TRAPIDERABA-ROXA
	TERRENO NATURAL


HISTÓRICO		
ALTERAÇÃO	REVISÃO	DATA
1.		
2.		
3.		
4.		
5.		
ARQUITETO(A): SUZY CLARA MARINHO DE O. UCHOA Arquiteta da Unidade de Gestão de Rede Física - UGRF CNU Nº AT14744-4	ENGENHEIRO(A) RESPONSÁVEL:	PROPRIETÁRIO:

GOVERNO DO ESTADO DO PIAUÍ Secretaria de Estado da Educação / SEDUC		GOVERNO DO ESTADO DO PIAUÍ SEDUC - SECRETARIA DE ESTADO DA EDUCAÇÃO 21º GRE - TERESINA	
DEPARTAMENTO: UNIDADE DE GESTÃO DA REDE FÍSICA		DESENHO: PROJ	
TÍTULO DO PROJETO: PROJETO ARQUITETÔNICO DE REFORMA		PRANCHA: 08/09	
ENDEREÇO DO SERVIÇO: RUA ENF. JOSÉ DE OLIVEIRA, RES. DEUS QUER, BAIRRO BOM PRINCÍPIO		ESCALA: INDICADA	
TÍTULO DO DESENHO: PLANTA BAIXA DE COBERTURA		REVISÃO: 01	
MUNICÍPIO: TERESINA - PI	ZONA: URBANA	DATA: SETEMBRO / 2022	REVISÃO: 01
DESENHO:	FASE: PROJETO DE REFORMA	DATA:	REVISÃO: 01


COR - PENA		
red	07	0,1
yellow	07	0,2
green	07	0,3
cyan	07	0,4
blue	07	0,5
magenta	07	0,6
white	07	0,7
08	07	0,1
40	40	0,1
94	94	0,1
240	240	0,1
253	253	0,1

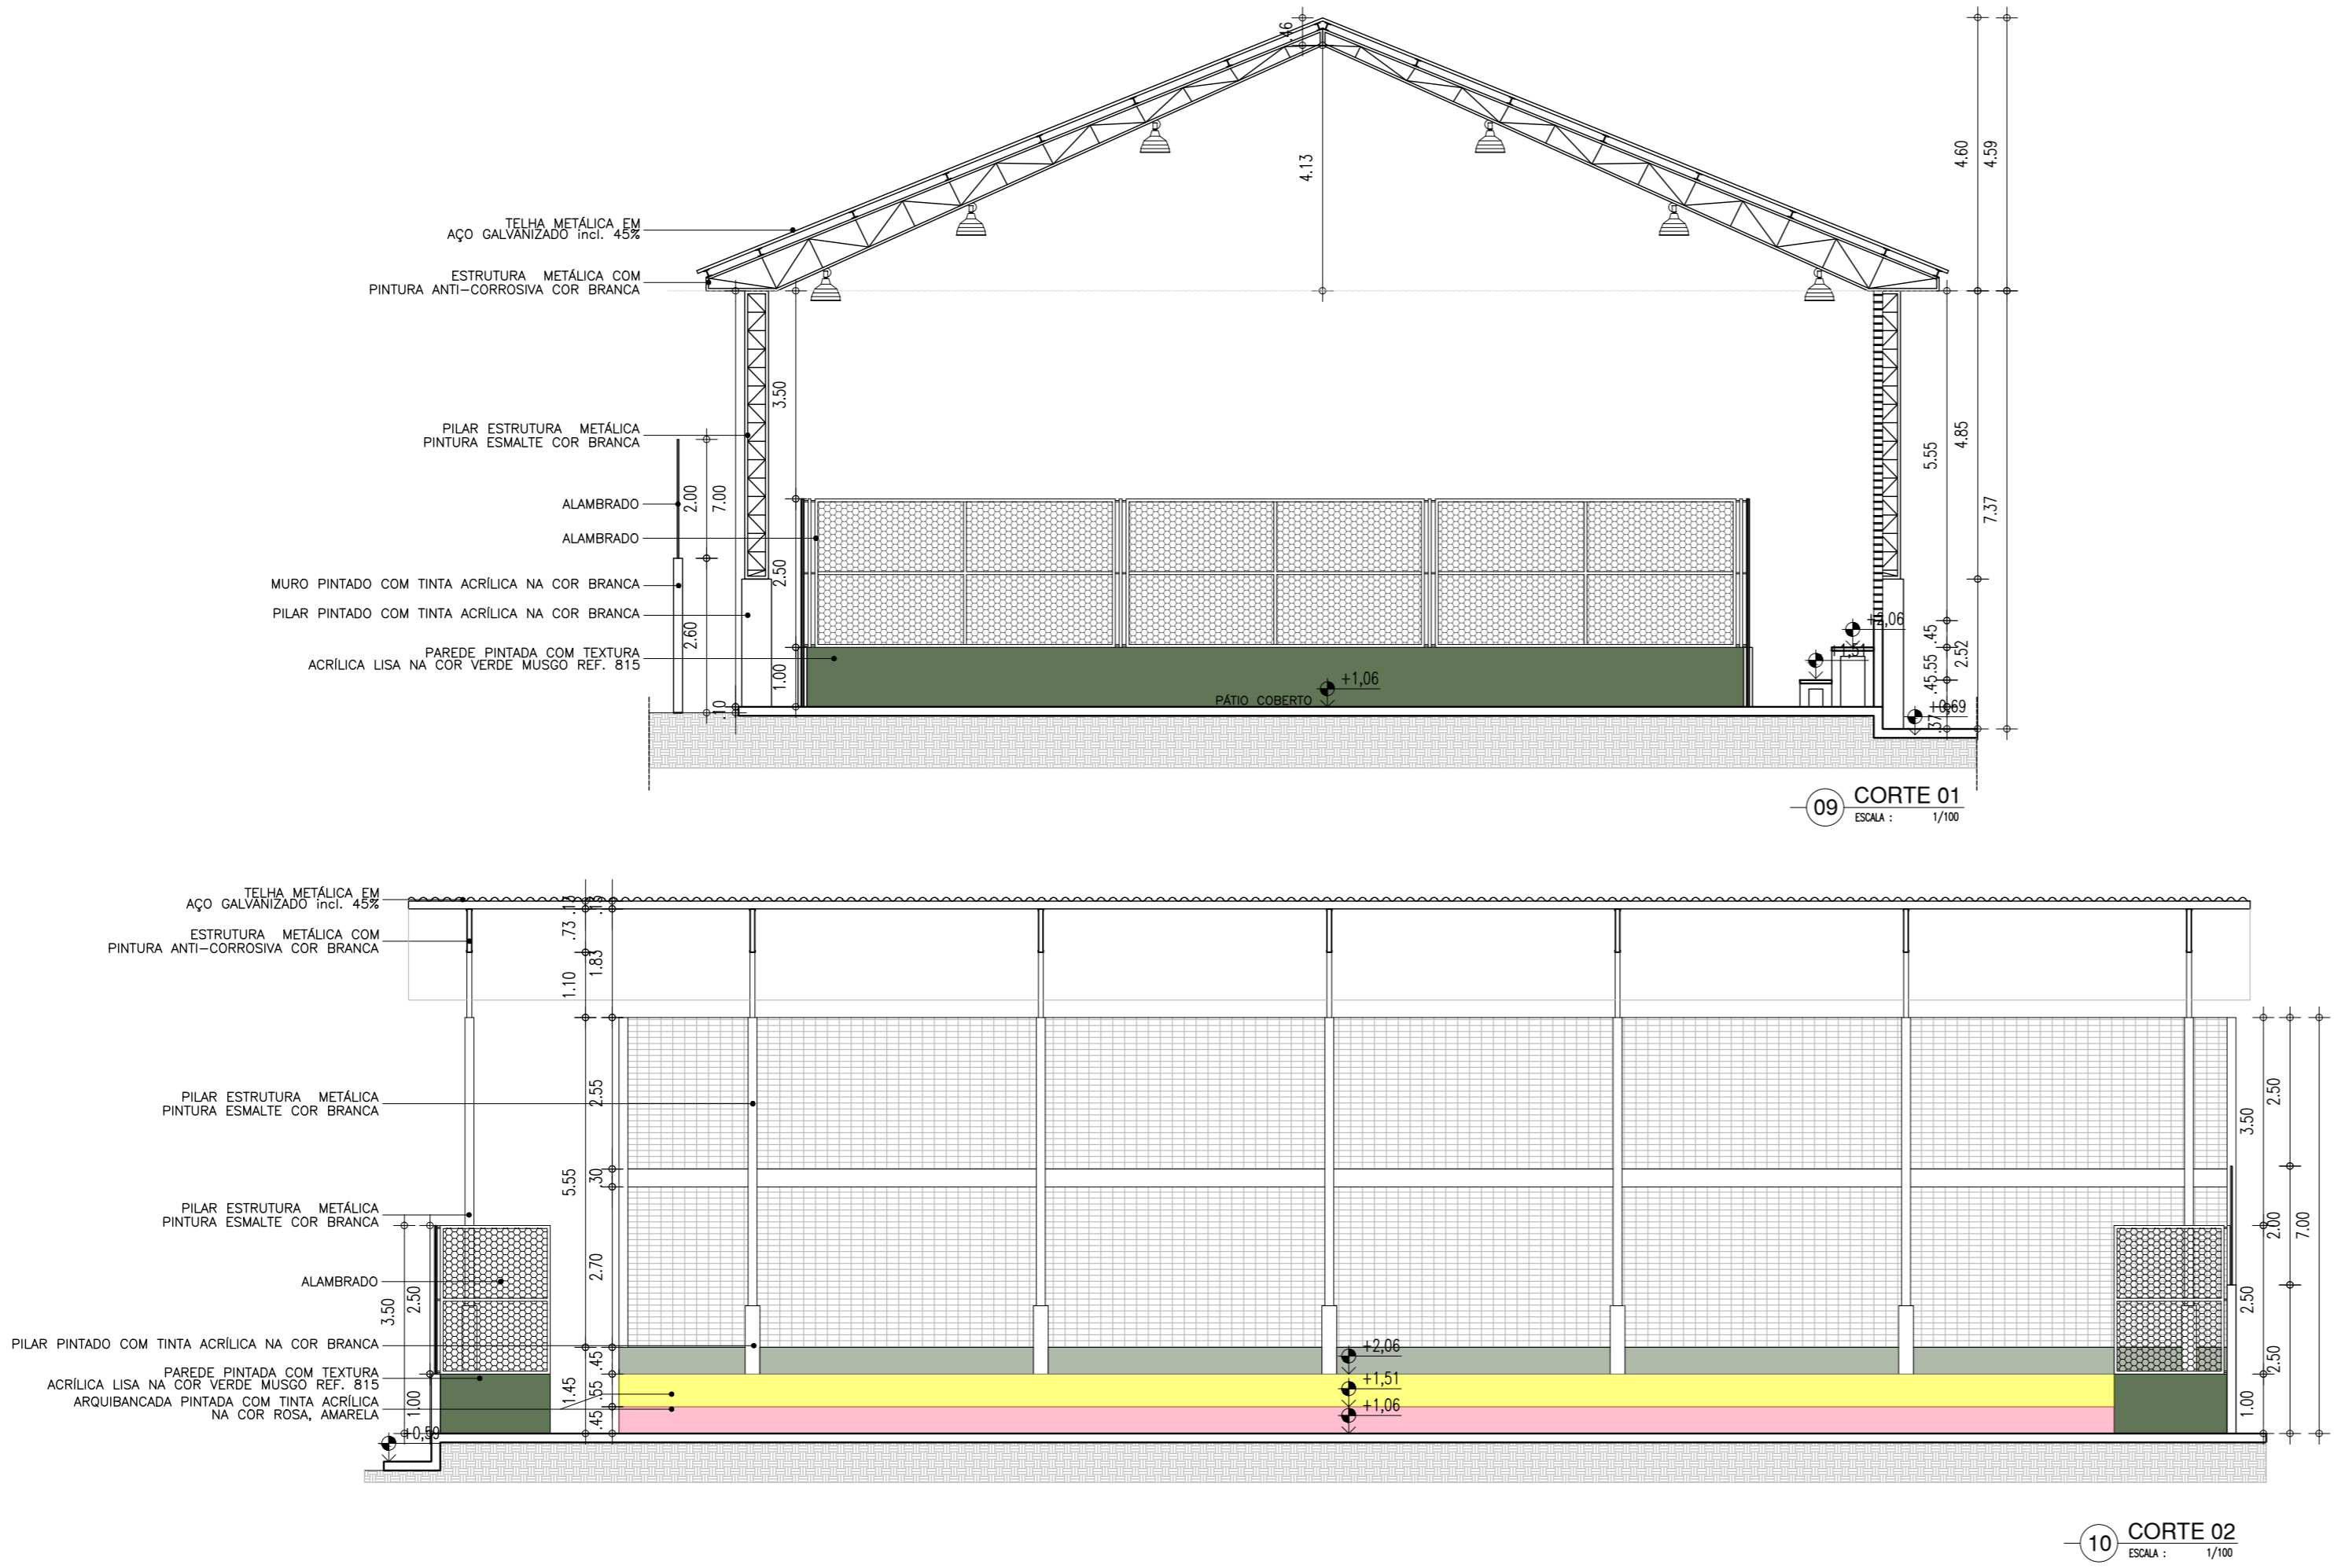


DETALHE RAMPA

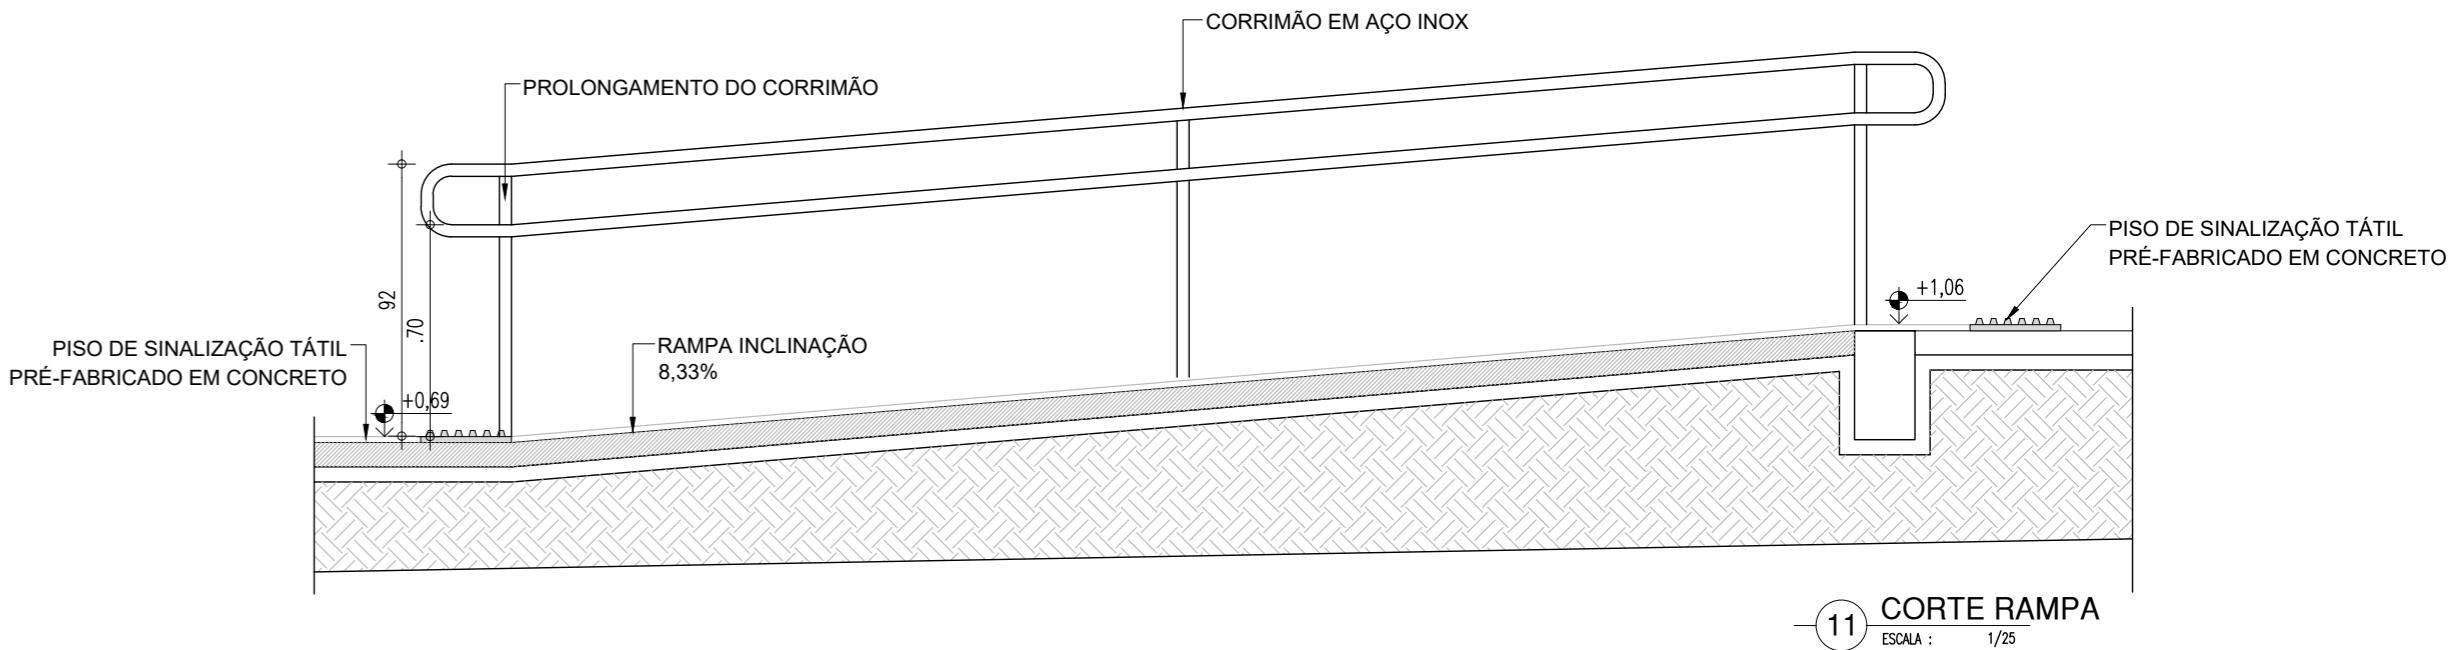


MESA E BANCOS DE ALVENARIA

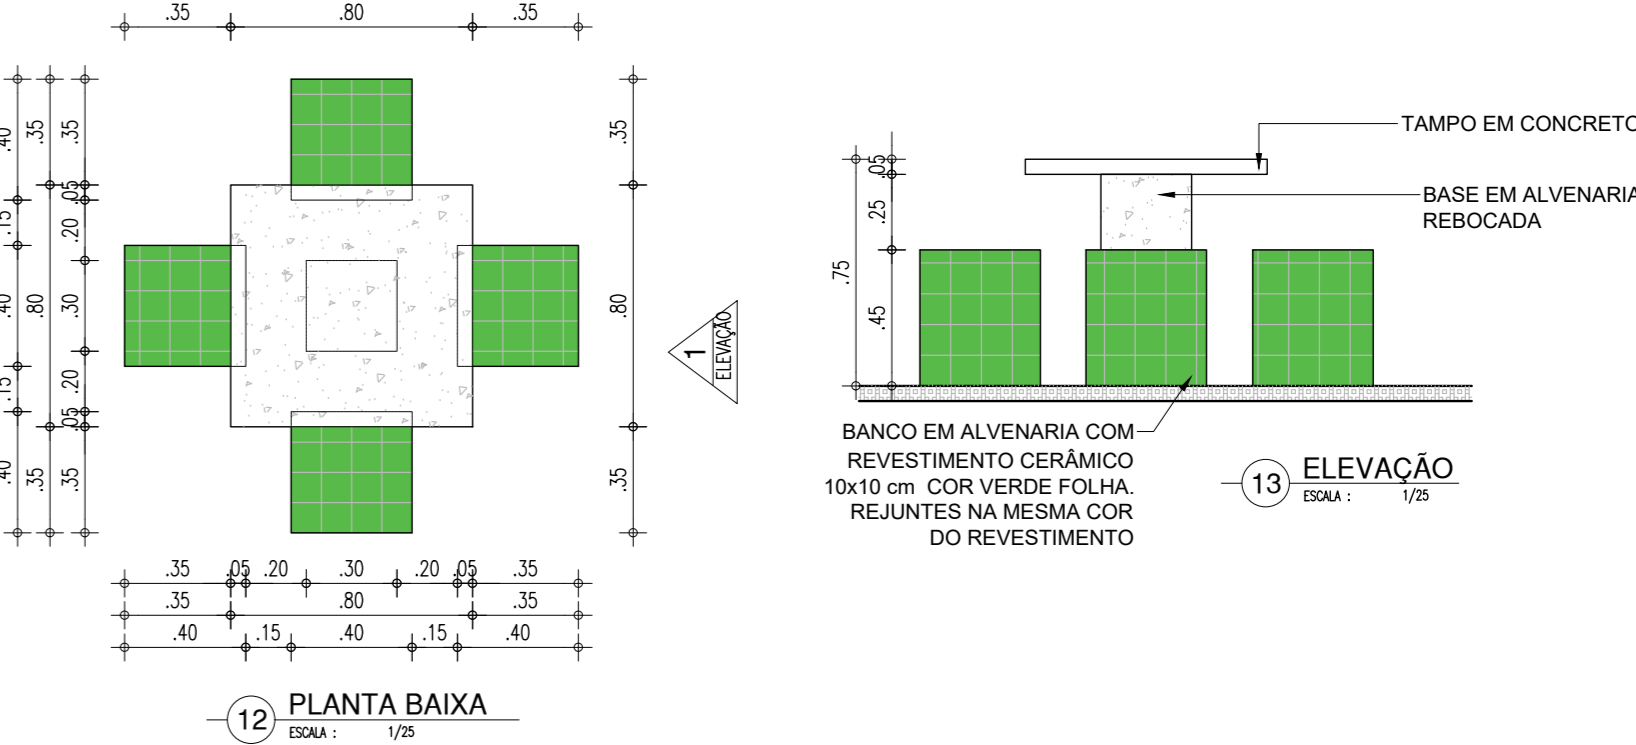

DETALHE BANCO DE ALVENARIA

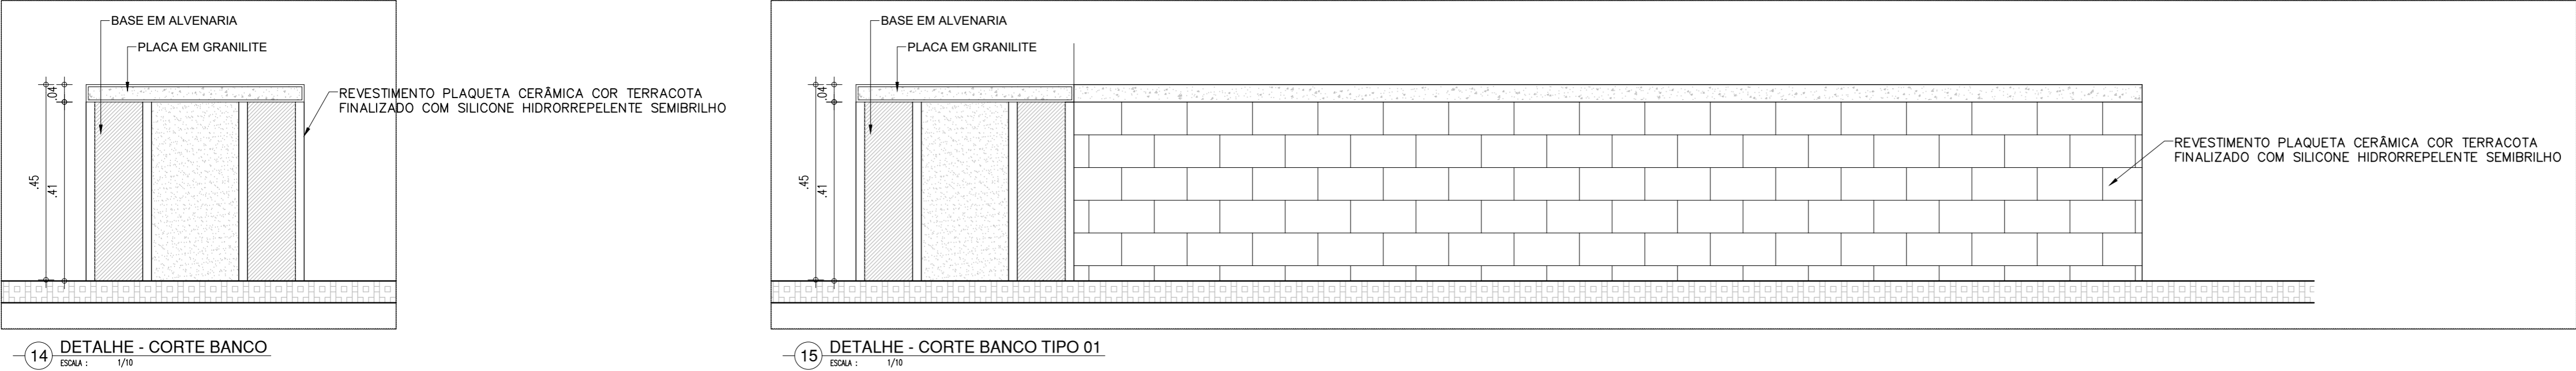

EQUIPAMENTOS QUADRA

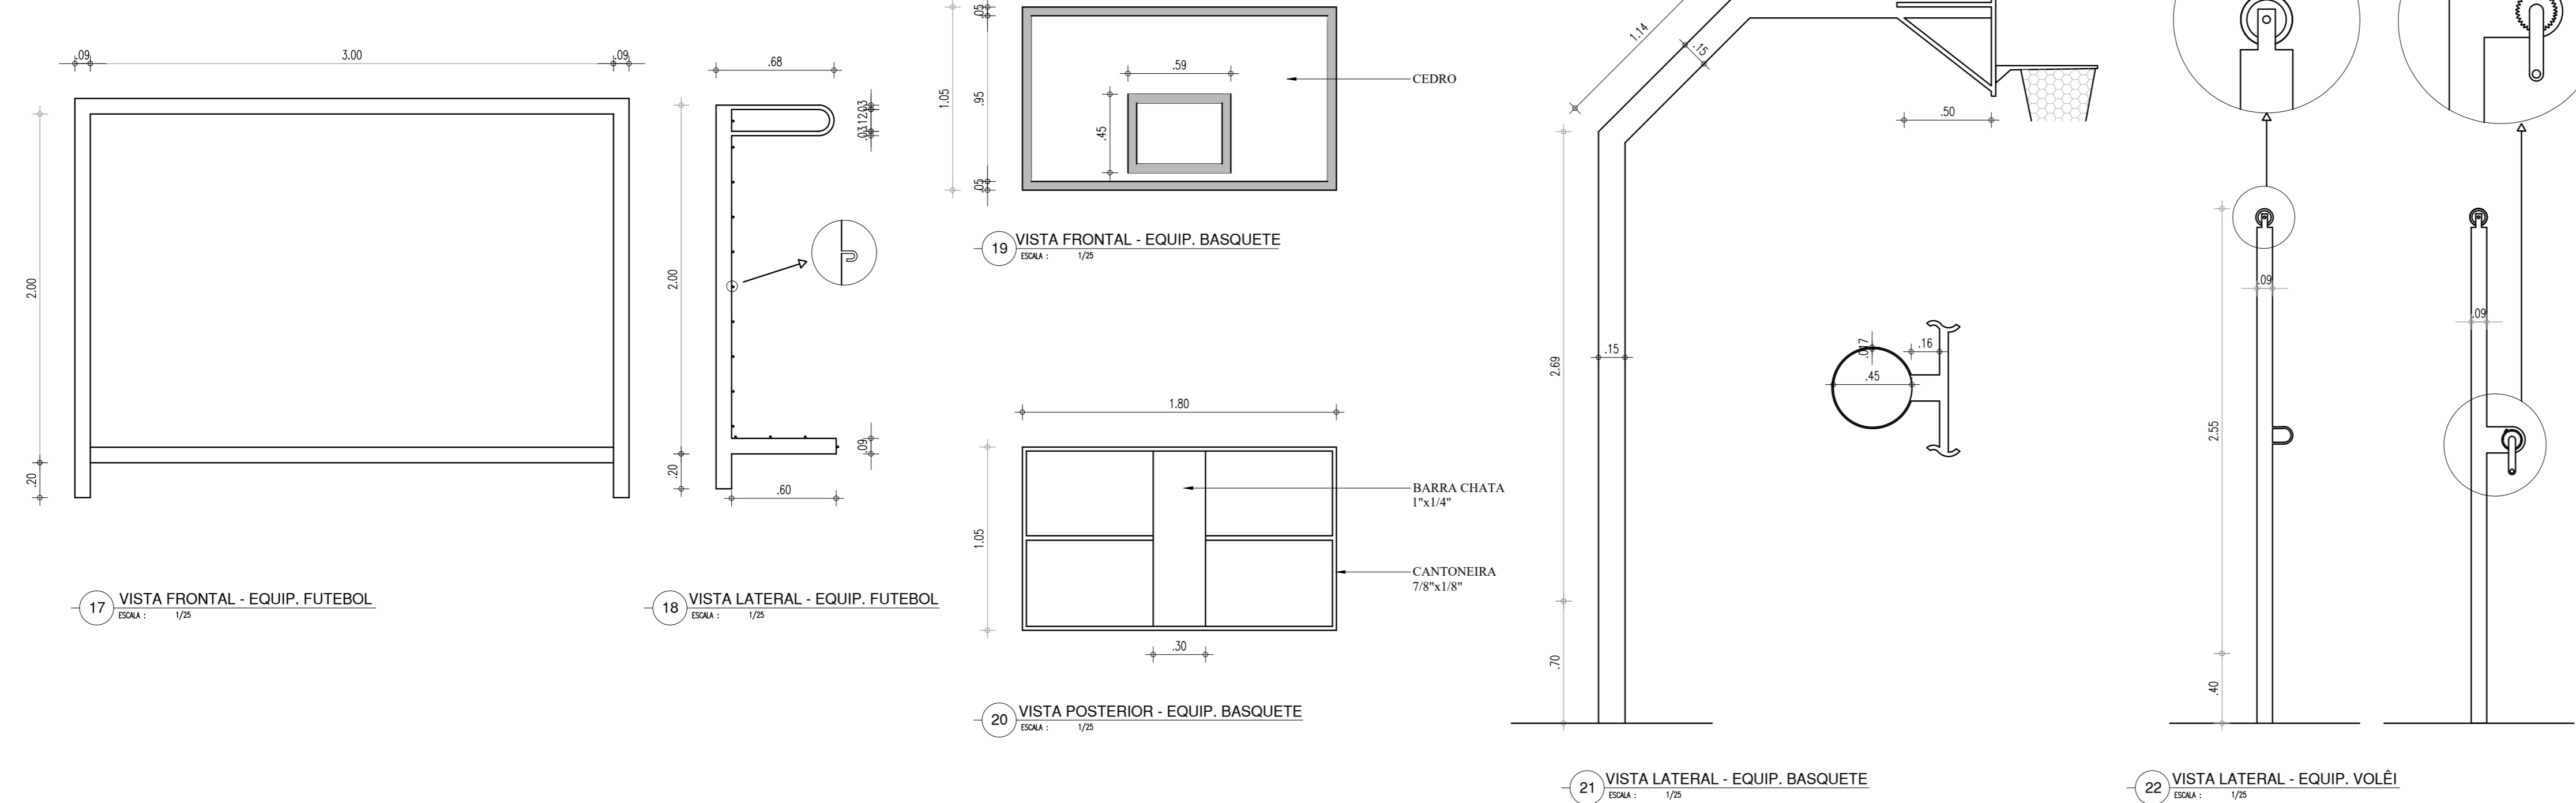

HISTÓRICO		
ALTERAÇÃO	REVISÃO	DATA
1.		
2.		
3.		
4.		
5.		
ARQUITETO(A): SUZY CLARA MARINHO DE O. UCHOA Arquiteta do Estado do Ceará - CREA 101/14744-4	ENGENHEIRO(A) RESPONSÁVEL:	PROPRIETÁRIO:
GOVERNO DO ESTADO DO PIAUÍ		
SEDUC - SECRETARIA DE ESTADO DA EDUCAÇÃO		
21º GRE - TERESINA		
DEPARTAMENTO: UNIDADE DE GESTÃO DA REDE FÍSICA	TÍTULO DO PROJETO: PROJETO ARQUITETÔNICO DE REFORMA	DESENHO: PROJ
ENDEREÇO DO SERVIÇO: RUA ENF. JOSÉ DE OLIVEIRA, RES. DEUS QUER, BAIRRO BOM PRÍNCIPIO	TÍTULO DO DESENHO: PLANTA BAIXA DE COBERTURA	PRANCHA: 09/09
MUNICÍPIO: TERESINA - PI	ZONA: URBANA	ESCALA: INDICADA
DESENHO:	FASE: PROJETO DE REFORMA	DATA: SETEMBRO / 2022
		REVISÃO: REVISÃO 01